

DISEÑÓ:

REVISÓ

APROBÓ:

INTERVENTORÍA:

[illegible]

NOTAS.

1. LAS ESPECIFICACIONES GENERALES DEL COMPONENTE ESTRUCTURAL SE ENCUENTRAN EN EL PLANO 1/13

NOTAS:

- 1- DEBEN DESINSTALARSE TODOS LOS ELEMENTOS INCLUIDOS DENTRO DE LA ESTACIÓN REDUCTORA DE PRESIÓN EXISTENTE, LA CUAL SE DEBE DEMOLIR PARA CONSTRUIR LA ESTRUCTURA NUEVA MOSTRADA EN EL DIBUJO.
- 2- LA TUBERÍA DE ENTRADA Y SALIDA DE LA CÁMARA DEBE EMPATARSE CON LA TUBERÍA EXISTENTE.
- 3- LA TUBERÍA DE DESAGÜE DEBE LLEVARSE HASTA LA CAMA DE ENTREGA.
- 4- VER NOTAS GENERALES EN PLANO Nº1

NOTA:
LA CIMENTACIÓN DEBE SER REVISADA Y APROBADA POR UN
INGENIERO GEOTECNISTA, SIN ESTA APROBACIÓN NO TIENE
VALIDEZ.

PROYECTO:

CONSULTORÍA DE DIAGNÓSTICO Y EVALUACIÓN INTEGRAL PARA LA
REFORMULACION DE LA PUESTA EN MARCHA
DEL ACUEDUCTO REGIONAL LA MESA-ANAPOIMA-FASE 5

CONTENIDO: CAMARA DE QUIEBRE DE PRESION 3
REFUERZO PLANTA Y CORTES

PLANO ESTRUTURAL

FECHA:
03/05/2017

ESCALAS:
INDICADAS


ARCHIVO:
331-(5-7)-EST-CAM-3.dwg

CÓDIGO:
C350-(02-15)-EST-CAJACONT-V1

PLANO Nº:	
-----------	--

7
DE
13

13	1
14	1
15	1
100	1

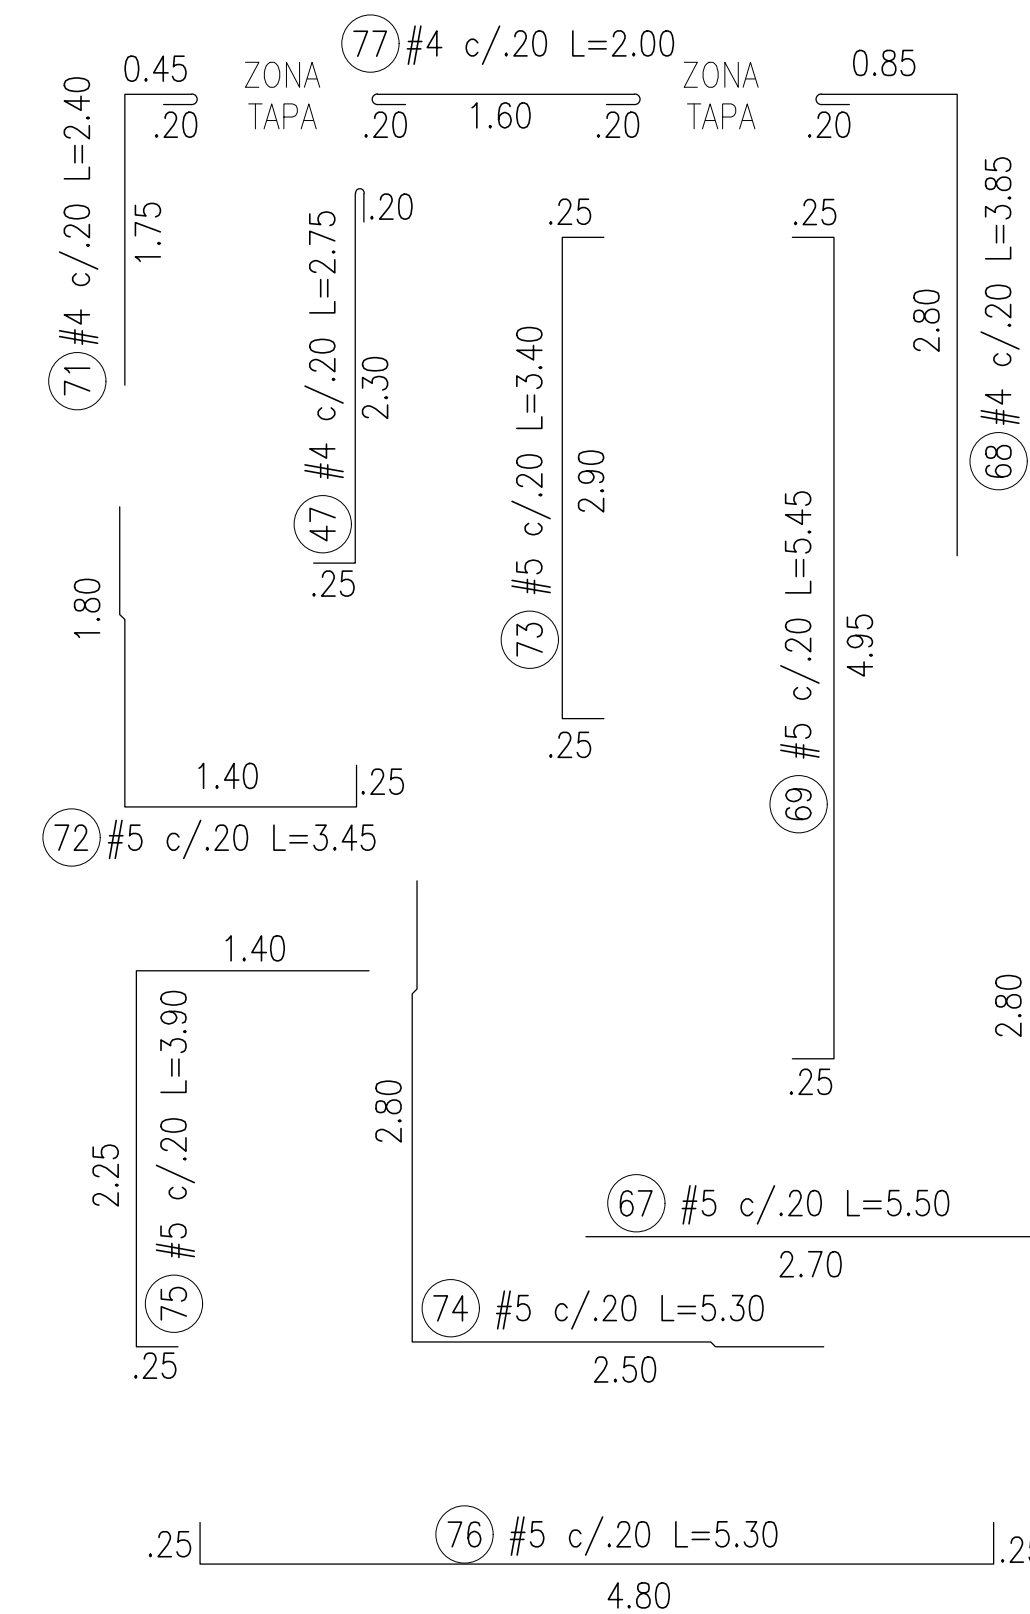


REFUERZO CORTE C-C
ESCALA 1:50

REFUERZO CORTE D-D
ESCALA 1:50

REFUERZO CORTE E-E
ESCALA 1:50

REFUERZO CORTE F-F
ESCALA 1:50

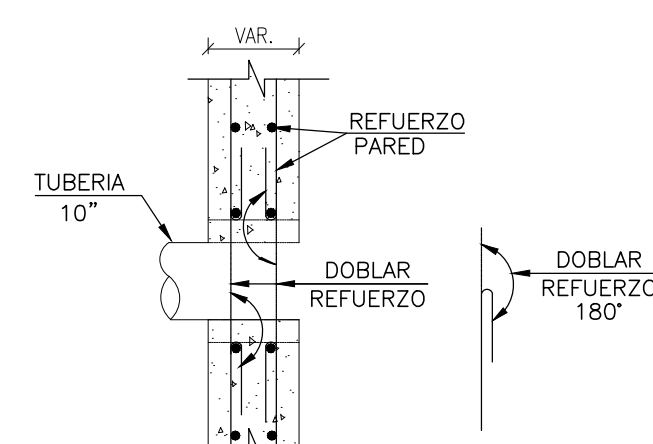


REFUERZO ADICIONAL
HUECO TUBERIA
ESCALA 1:25

HUECO TUBERIA
ALZADO O PLANTA
ESCALA 1:25

REFUERZO ADICIONAL
HUECO TUBERIA
ESCALA 1:25

HUECO TUBERIA
ALZADO O PLANTA
ESCALA 1:25

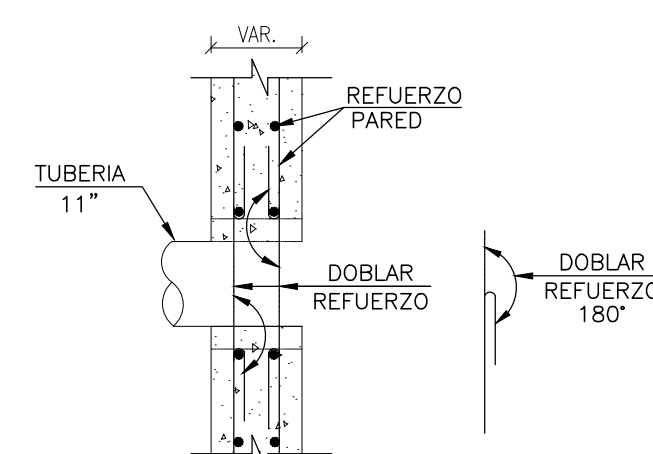

REFUERZO ADICIONAL
HUECO TUBERIA
ESCALA 1:25

HUECO TUBERIA
ALZADO O PLANTA
ESCALA 1:25