

CONSULTORIA:

DISEÑO:

Ing. Silvia Cristina Álvarez
M.P. 252026-1474 CDN

REVISÓ:

Carlos Alberto Giraldo L.
M.P. 17935 CND

APROBÓ:

Carlos Alberto Giraldo L.
M.P. 17935 CND

INTERVENTORÍA:

Franklin Paolo Flechas Parra
M.P. 25202-101398 CND
Empresas Públicas de
Cundinamarca S.A. E.S.P.

OBSERVACIONES O MODIFICACIONES

FECHA	No	OBSERVACIÓN

NOTAS.

1. LAS ESPECIFICACIONES GENERALES DEL
COMPONENTE ESTRUCTURAL SE ENCUENTRAN EN
EL PLANO 15/15

NOTA:

LA CIMENTACIÓN DEBE SER REVISADA Y APROBADA POR EL
INGENIERO GEOTECNISTA, SIN ESTA APROBACIÓN NO TIENE
VALIDEZ.

V"8"

DISEÑO

PROYECTO:

CONSULTORIA DE DIAGNÓSTICO Y EVALUACIÓN INTEGRAL PARA LA
REFORMULACIÓN DE LA PUESTA EN MARCHA
DEL ACUEDUCTO REGIONAL LA MESA-ANAPOMA-FASE 5

CONTENIDO:

CÁMARA DE LLEGADA PTAP LA MESA
FORMALETA PLANTA- CORTES- DETALLES

PLANO ACUEDUCTO

FECHA:
03/05/2017

ESCALAS:

INDICADAS

ARCHIVO:

C350-(04-05)-EST-CAMALEG-V1.dwg

CODIGO:

C350-(05-15)-EST-CAJAPTAP-V1

PLANO Nº:


4

DE


15

VERSIÓN:


1

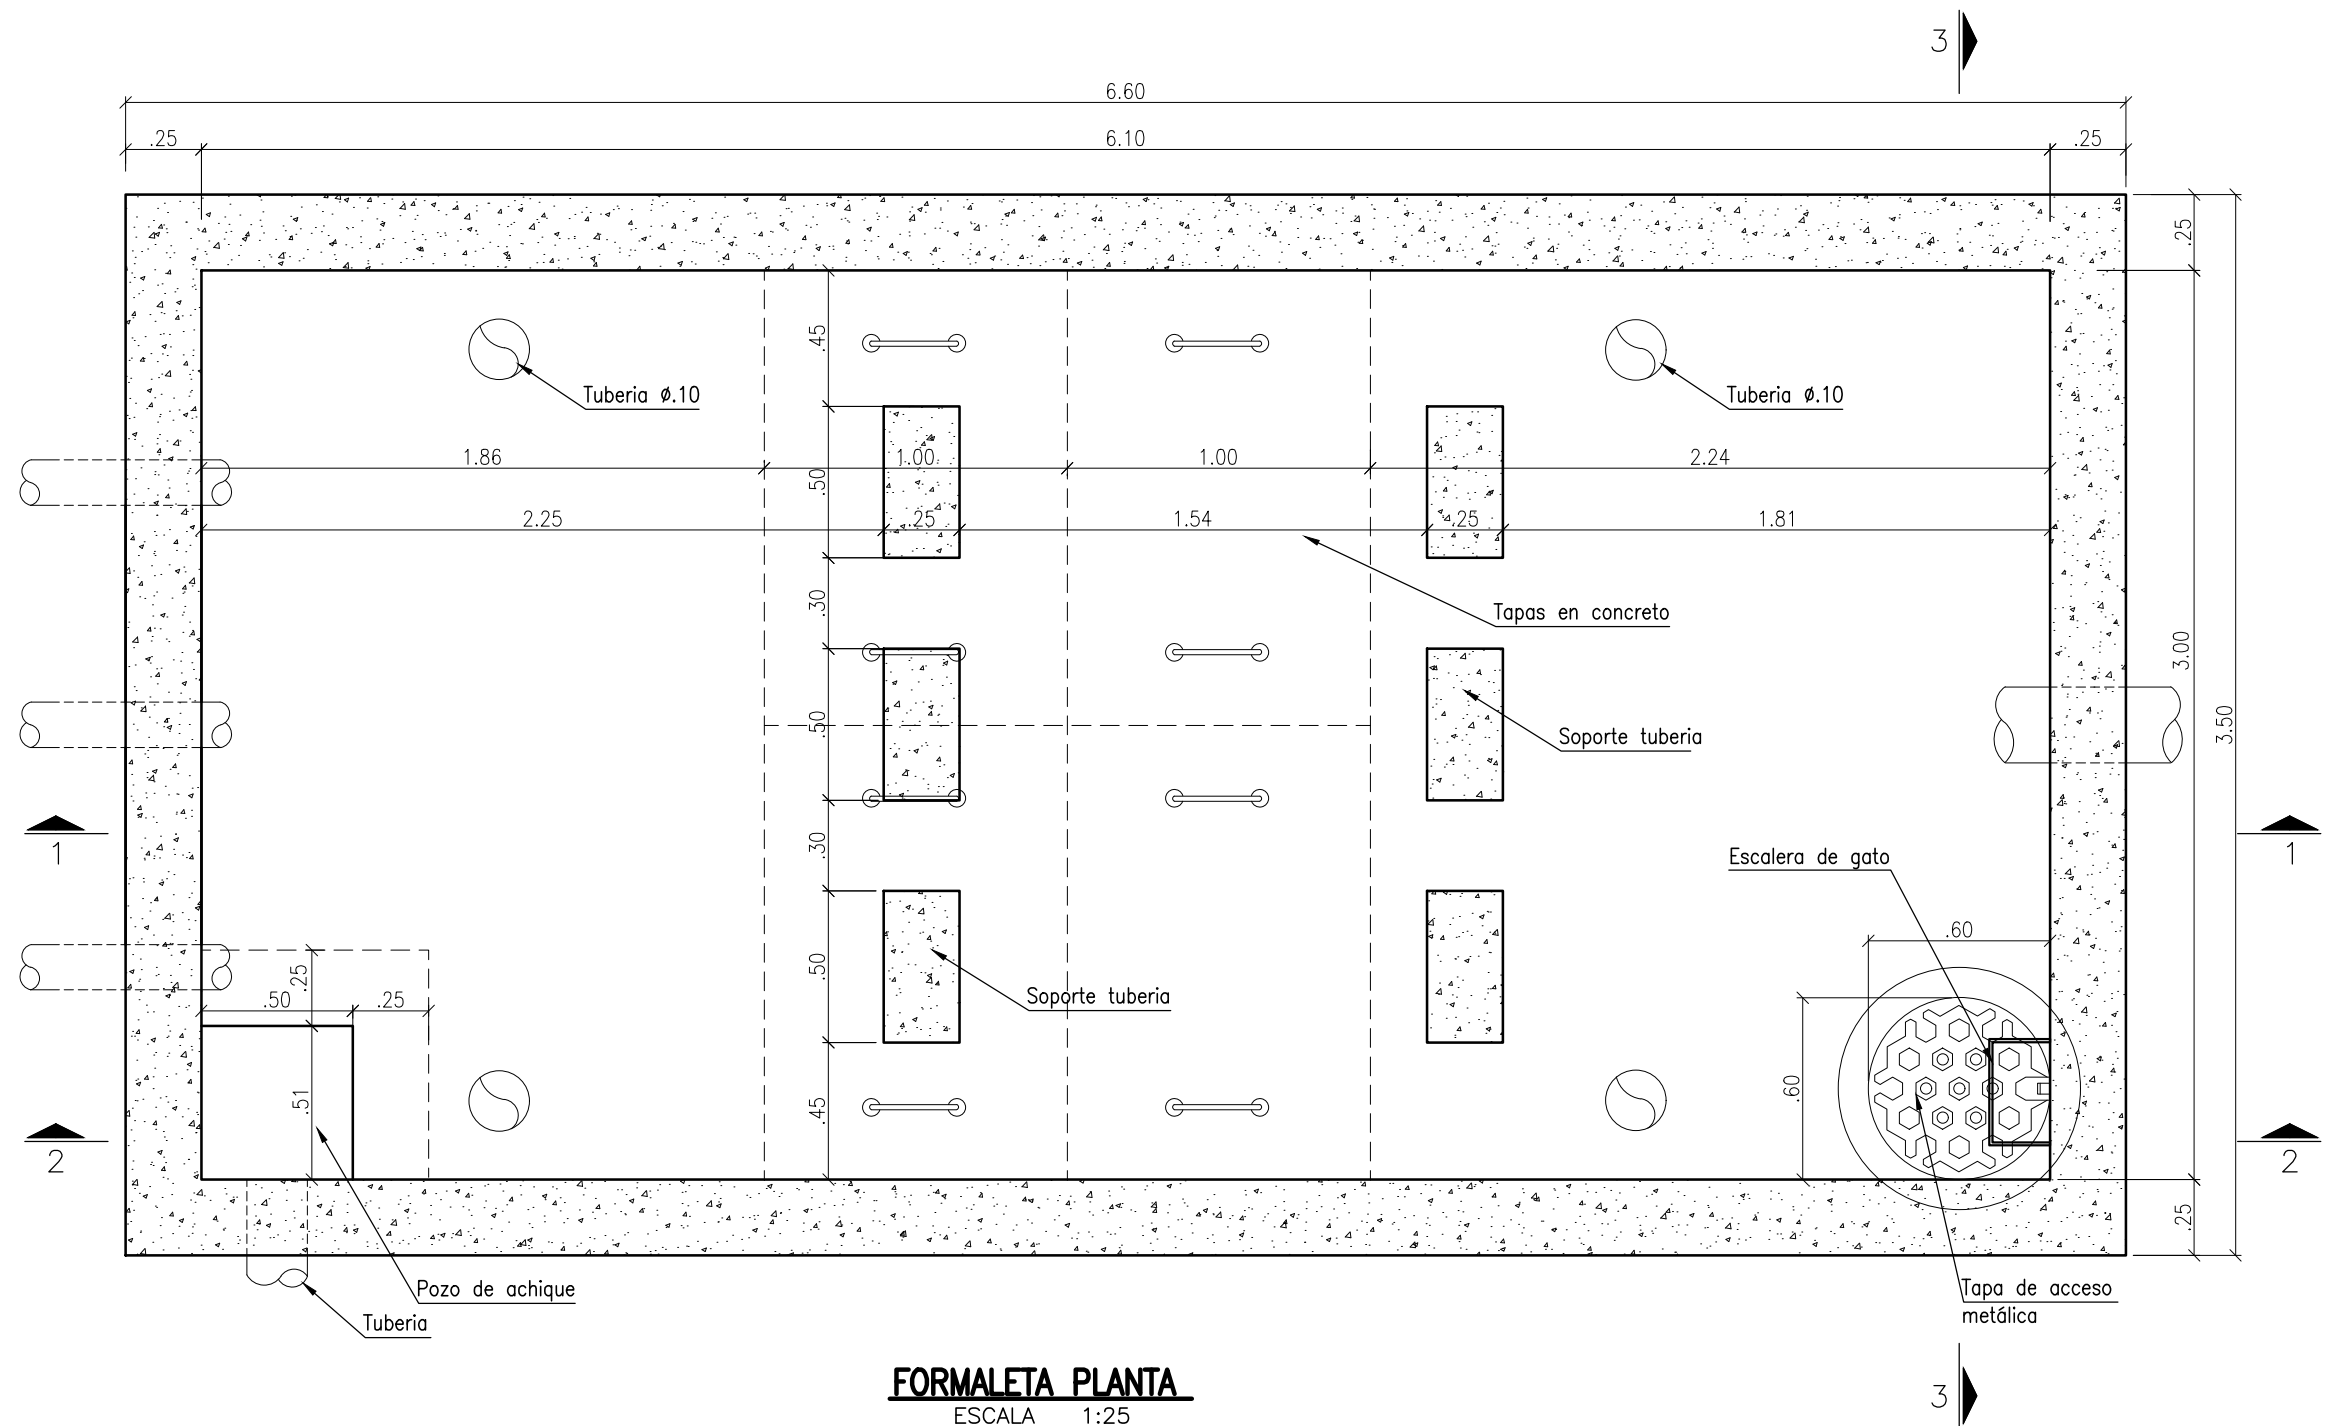


FORMALETA PLANTA
ESCALA 1:25

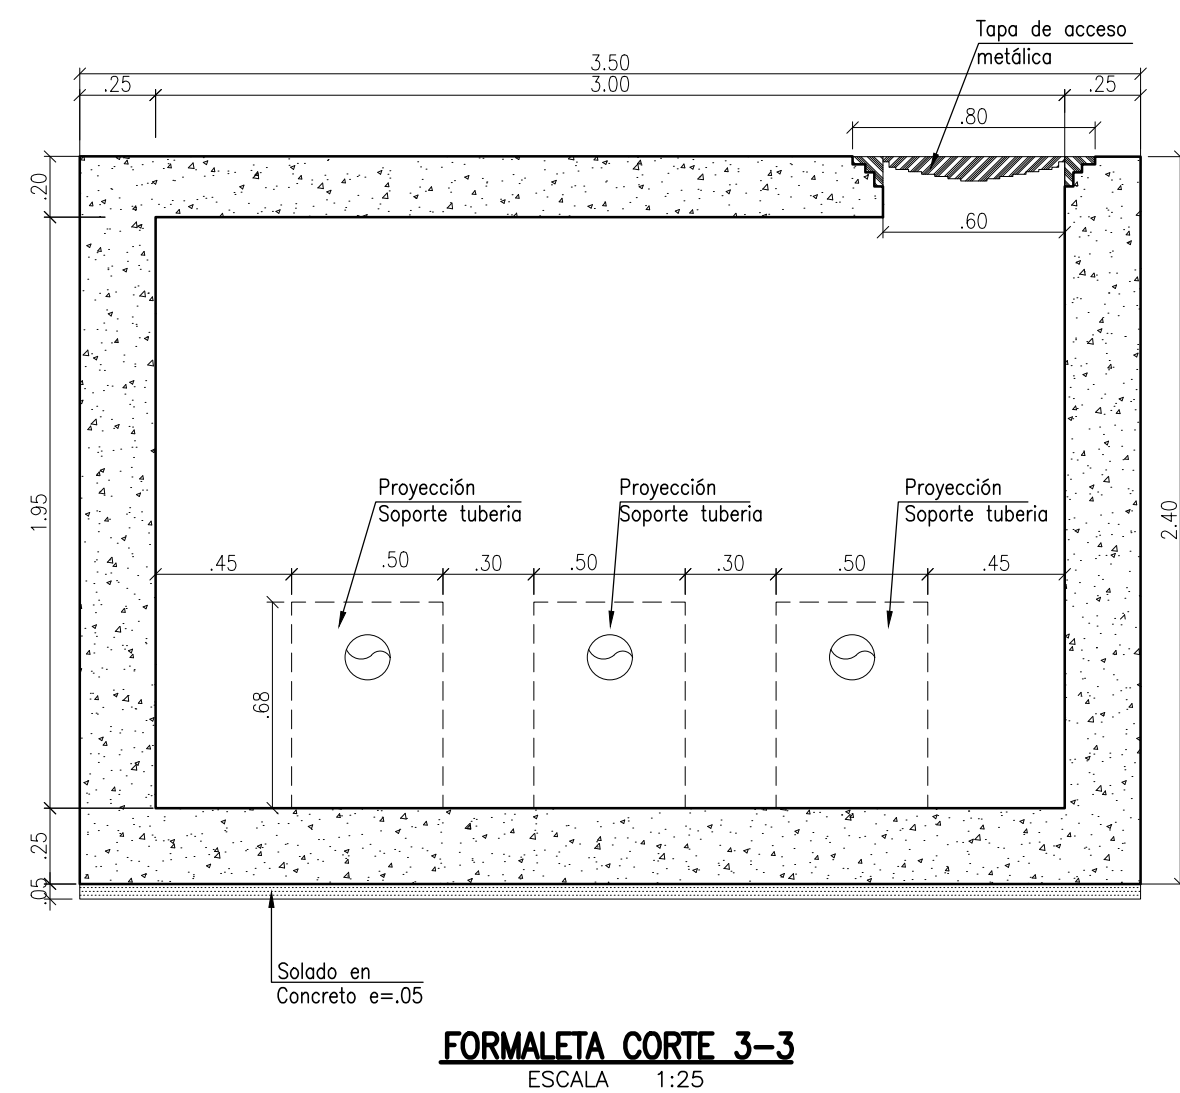


FORMALETA CORTE 3-3
ESCALA 1:25

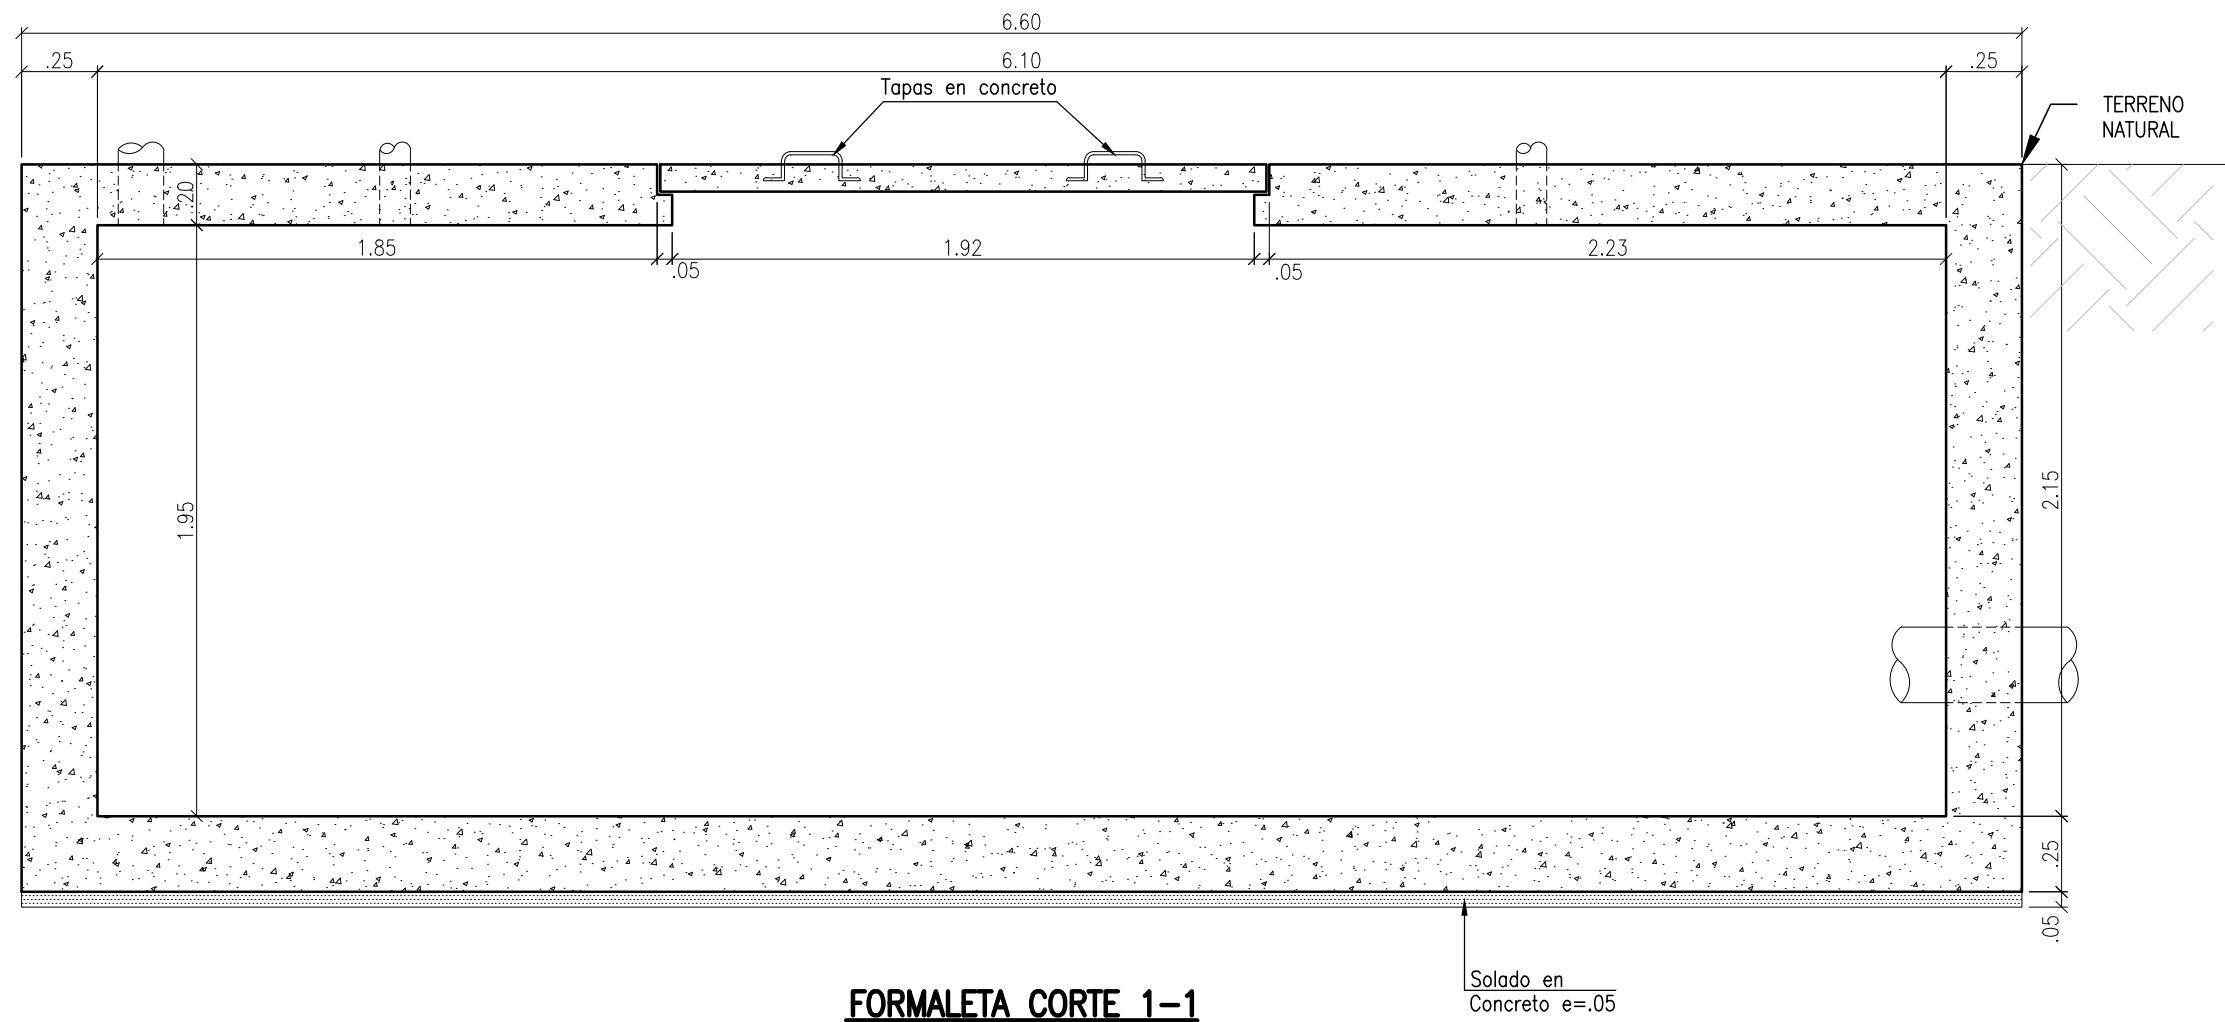

FORMALETA CORTE 1-1
ESCALA 1:25

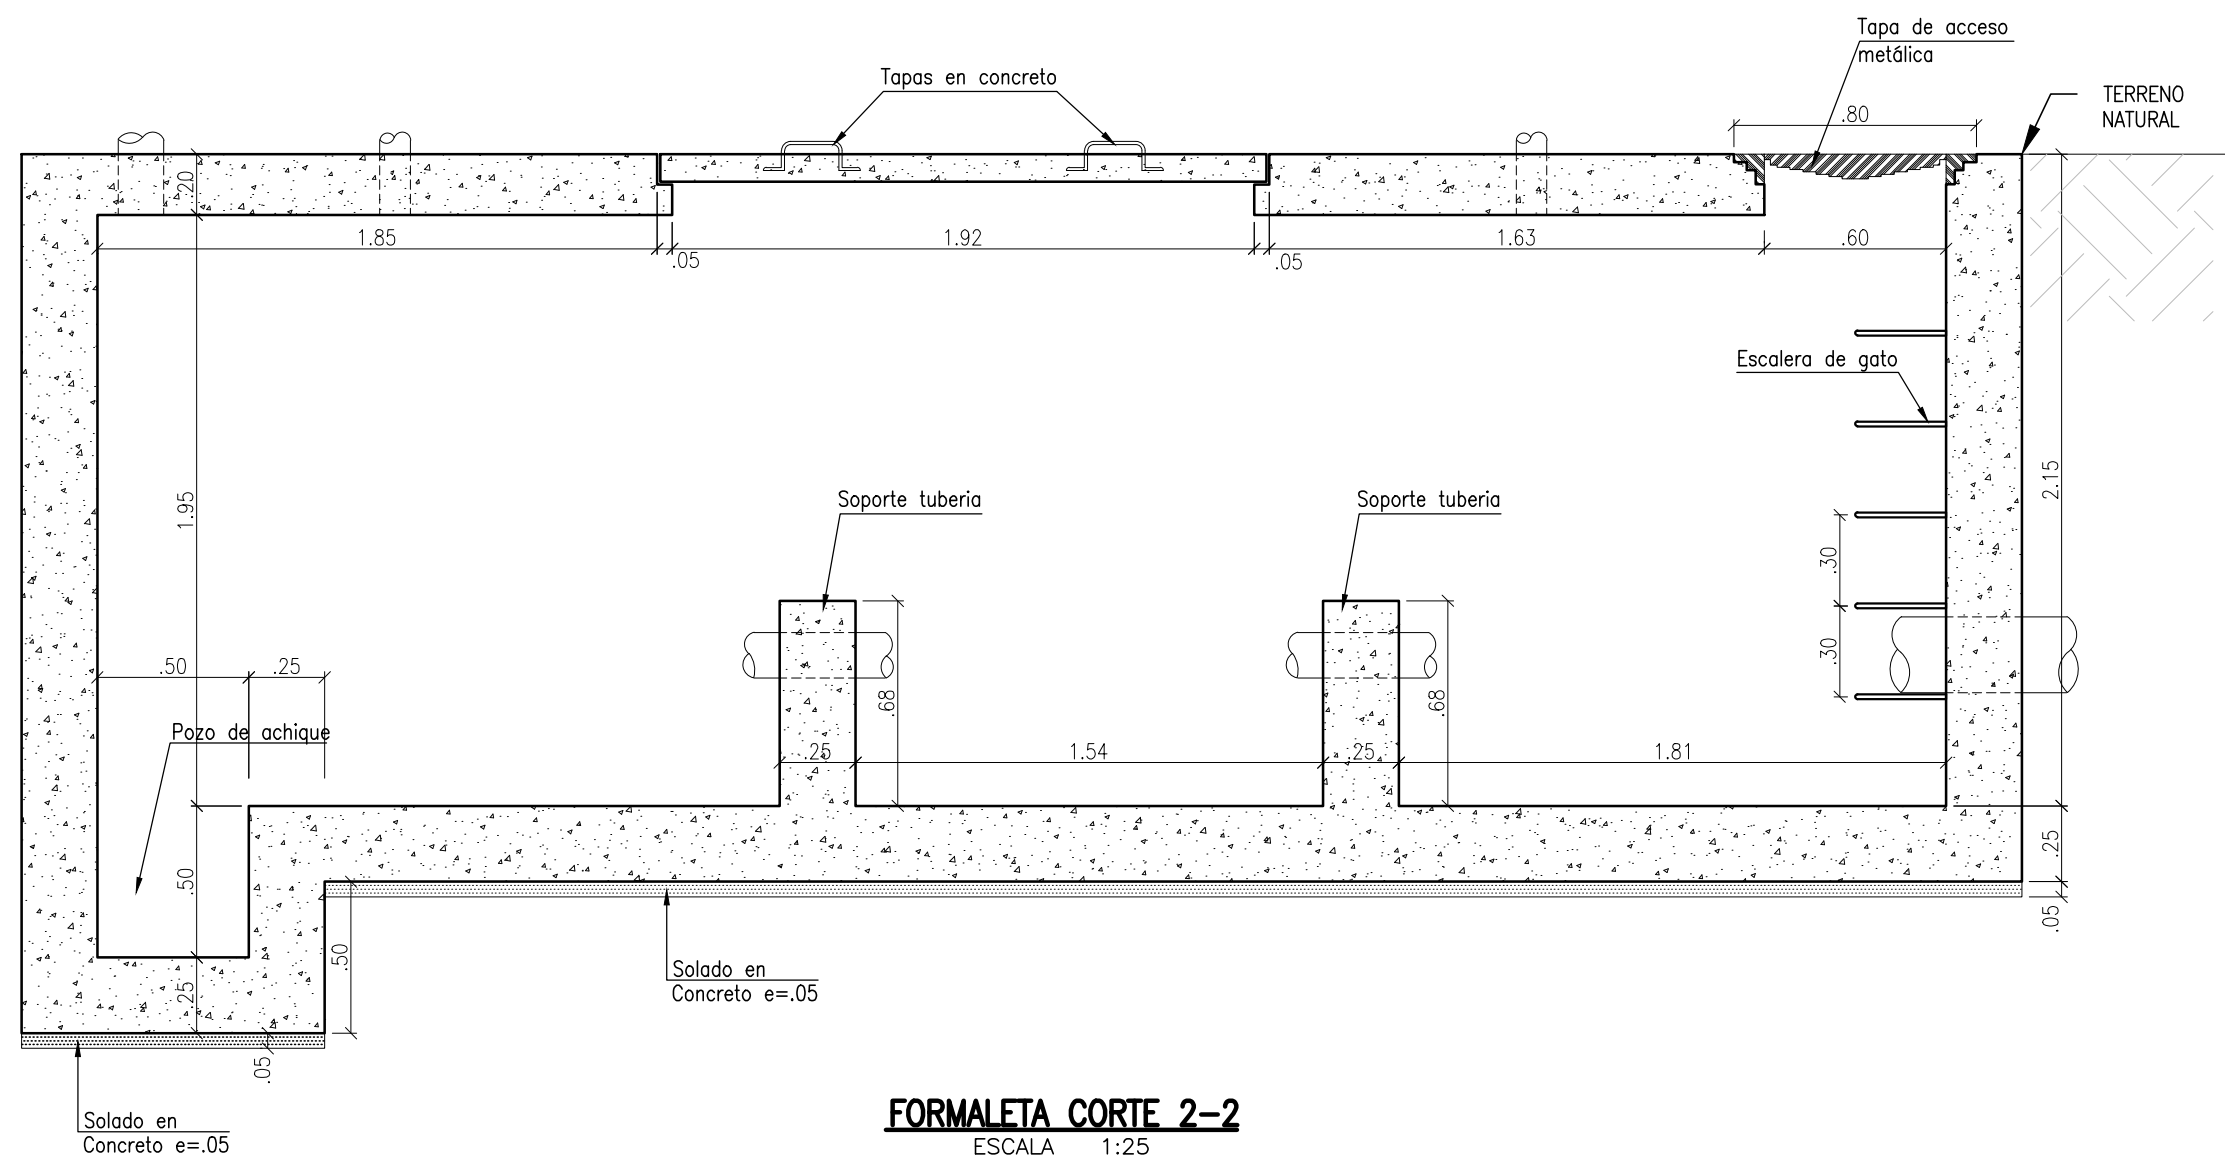


FORMALETA CORTE 2-2
ESCALA 1:25

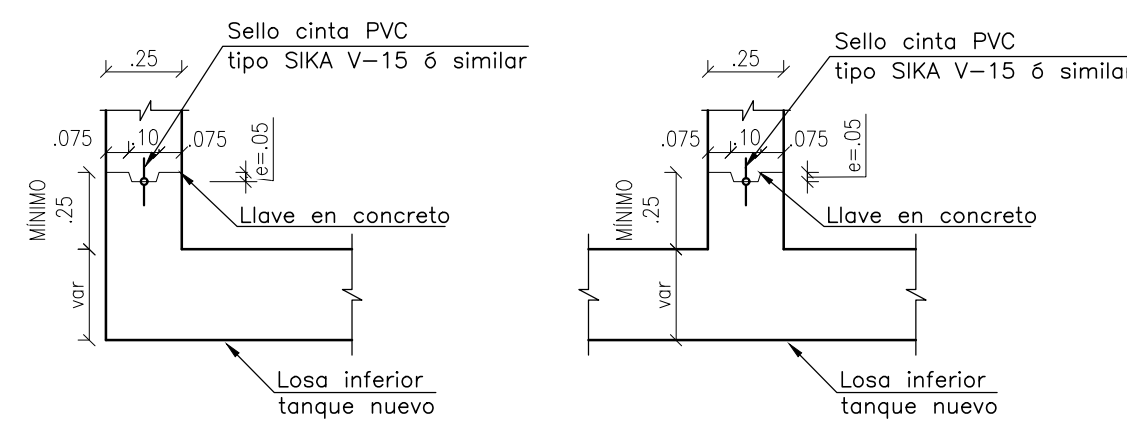


JUNTA EN CINTA PVC CONSTRUCTIVA
ESCALA 1:25




DETALLE PASE TUBO
DE MURO DE CONCRETO
REFUERZO ADICIONAL
ESCALA 1:25

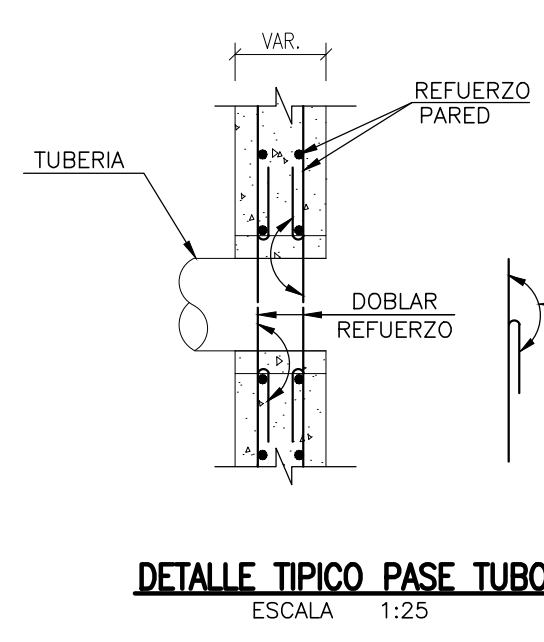


DETALLE TÍPICO PASE TUBO
ESCALA 1:25

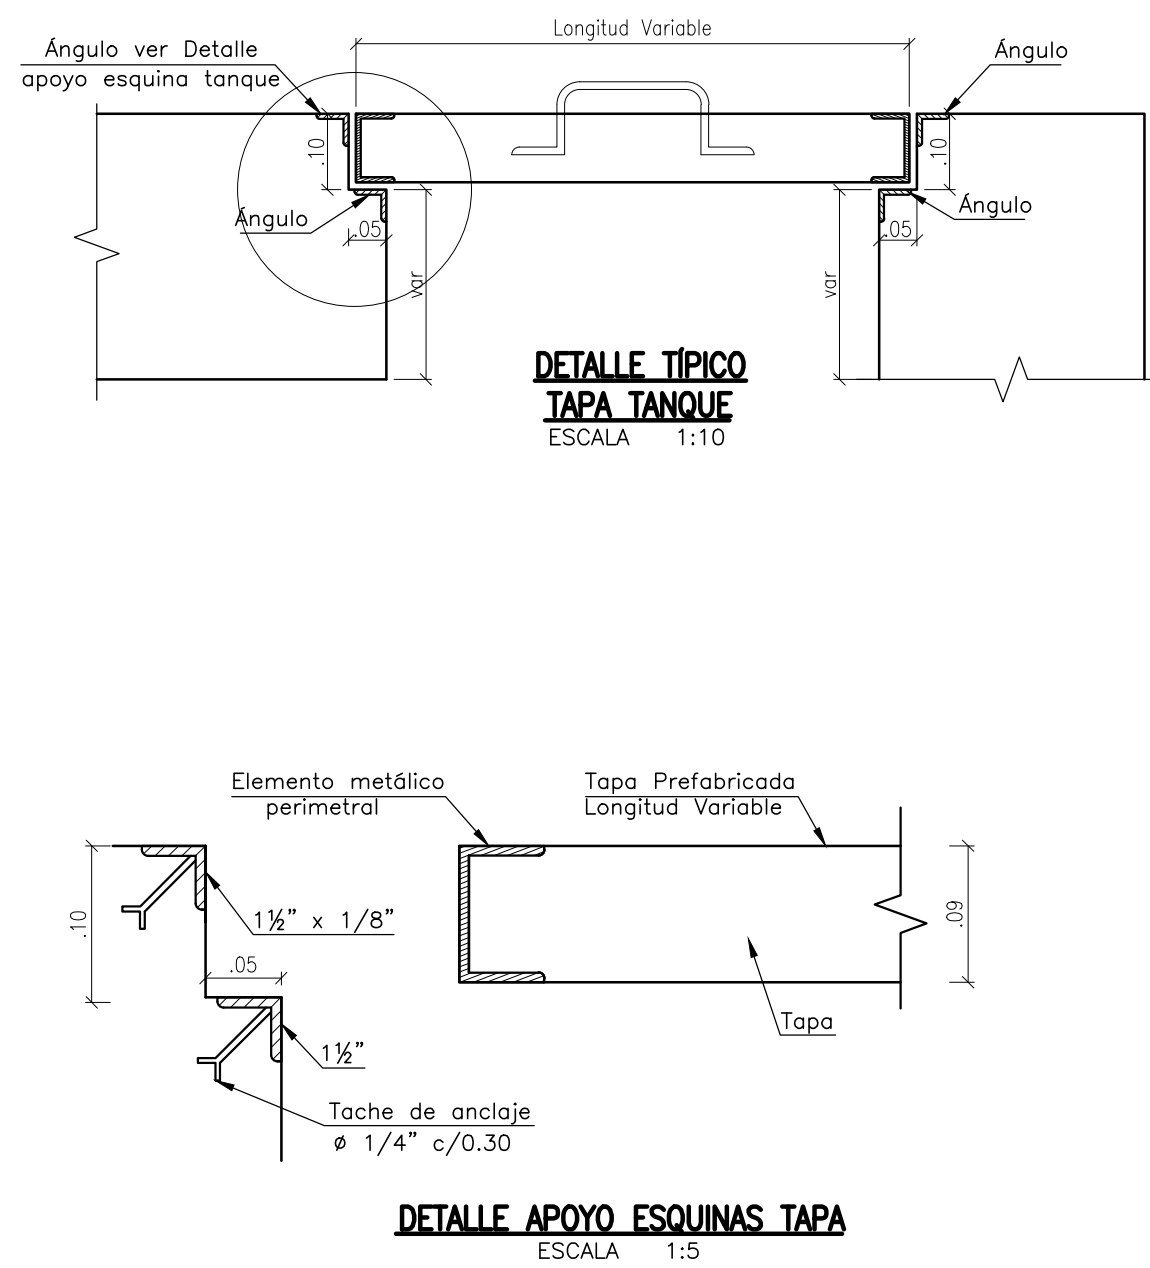


DETALLE TÍPICO TAPA TANQUE
ESCALA 1:10

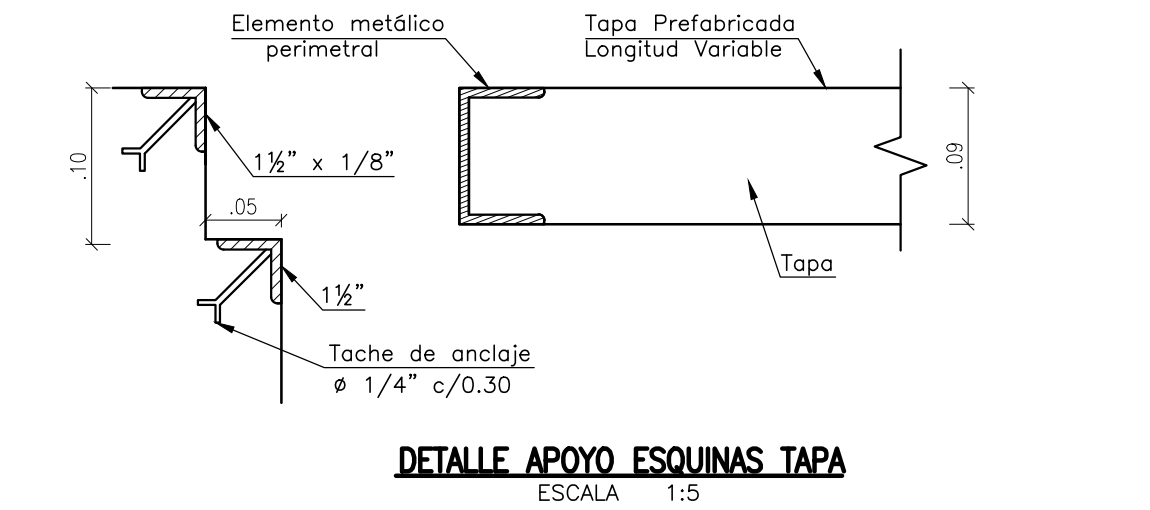


DETALLE APOYO ESQUINAS TAPA
ESCALA 1:5

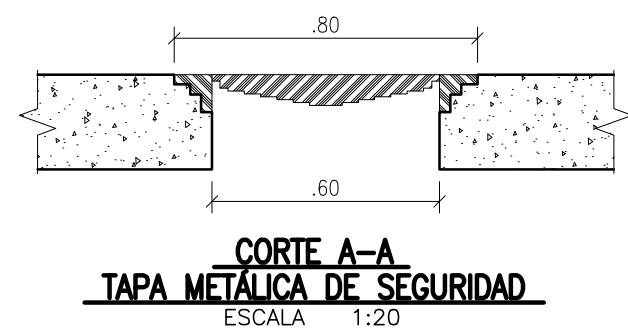


CORTE A-A
TAPA METÁLICA DE SEGURIDAD
ESCALA 1:20

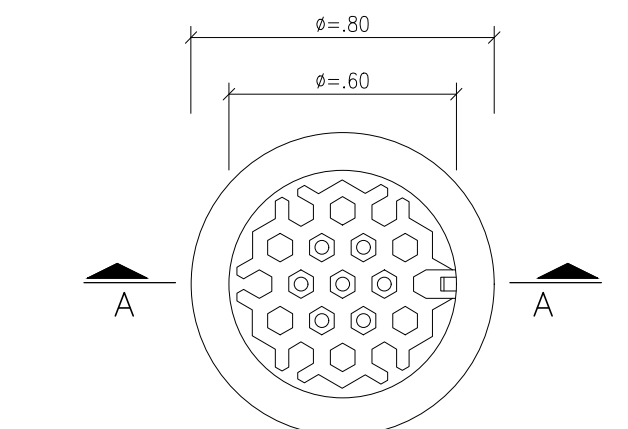

DETALLE TAPA METÁLICA DE SEGURIDAD
PARA VALVULA REGULADORA DE PRESIÓN
ESCALA 1:20

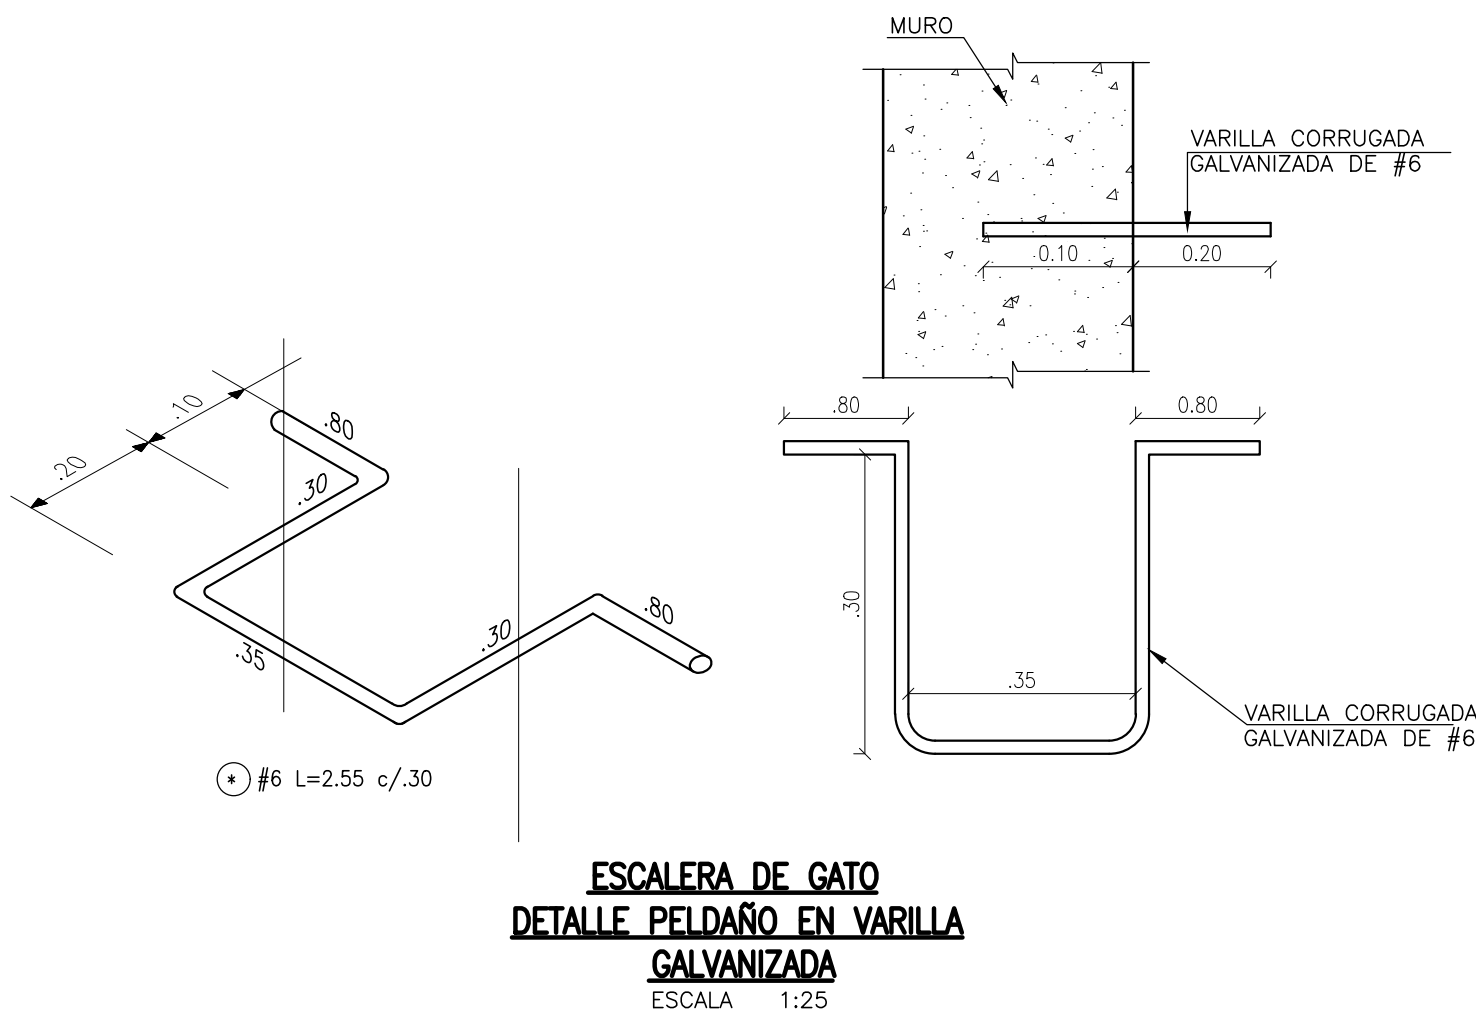

ESCALERA DE GATO
DETALLE Peldaño en VARILLA
GALVANIZADA
ESCALA 1:25

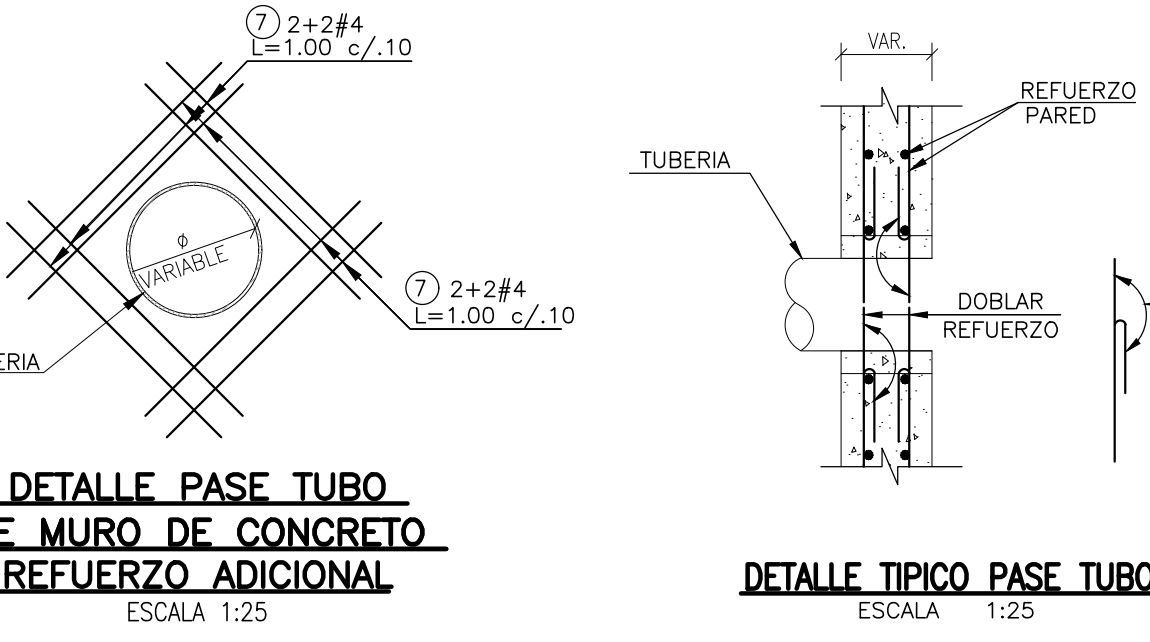

DETALLE TÍPICO PASE TUBO
ESCALA 1:25