

CONSULTORIA:

Ing. Silvia Cristina Álvarez
M.P. 252026-1474 CDN

DISEÑO:

REVISÓ:

Carlos Alberto Giraldo L.
M.P. 17935 CND

APROBÓ:

Carlos Alberto Giraldo L.
M.P. 17935 CND

INTERVENTORIA:

Franklin Paolo Fiechas Parra
M.P. 25202-101398 CND
Empresas Públicas de
Cundinamarca S.A. E.S.P.

OBSERVACIONES O MODIFICACIONES

FECHA	No	OBSERVACIÓN

NOTAS.

1. LAS ESPECIFICACIONES GENERALES DEL COMPONENTE ESTRUCTURAL SE ENCUENTRAN EN EL PLANO 15/15

DISEÑO

PROYECTO:

CONSULTORIA DE DIAGNÓSTICO Y EVALUACIÓN INTEGRAL PARA LA REFORMULACION DE LA PUESTA EN MARCHA DEL ACUEDUCTO REGIONAL LA MESA-ANAPOMA-FASE 5

CONTENIDO:

CASETA DE CLORACIÓN PTAP LA MESA
PLANTAS, CORTES Y DETALLES

PLANO ESTRUCTURAL

FECHA:
03/05/2017

ESCALAS:
1:25

ARCHIVO:

C350-(13-15)-EST-CASECLOR-V1.dwg

CODIGO:

C350-(13-15)-EST-CASECLOR-V1

PLANO Nº:


13

DE


14

VERSIÓN:


1

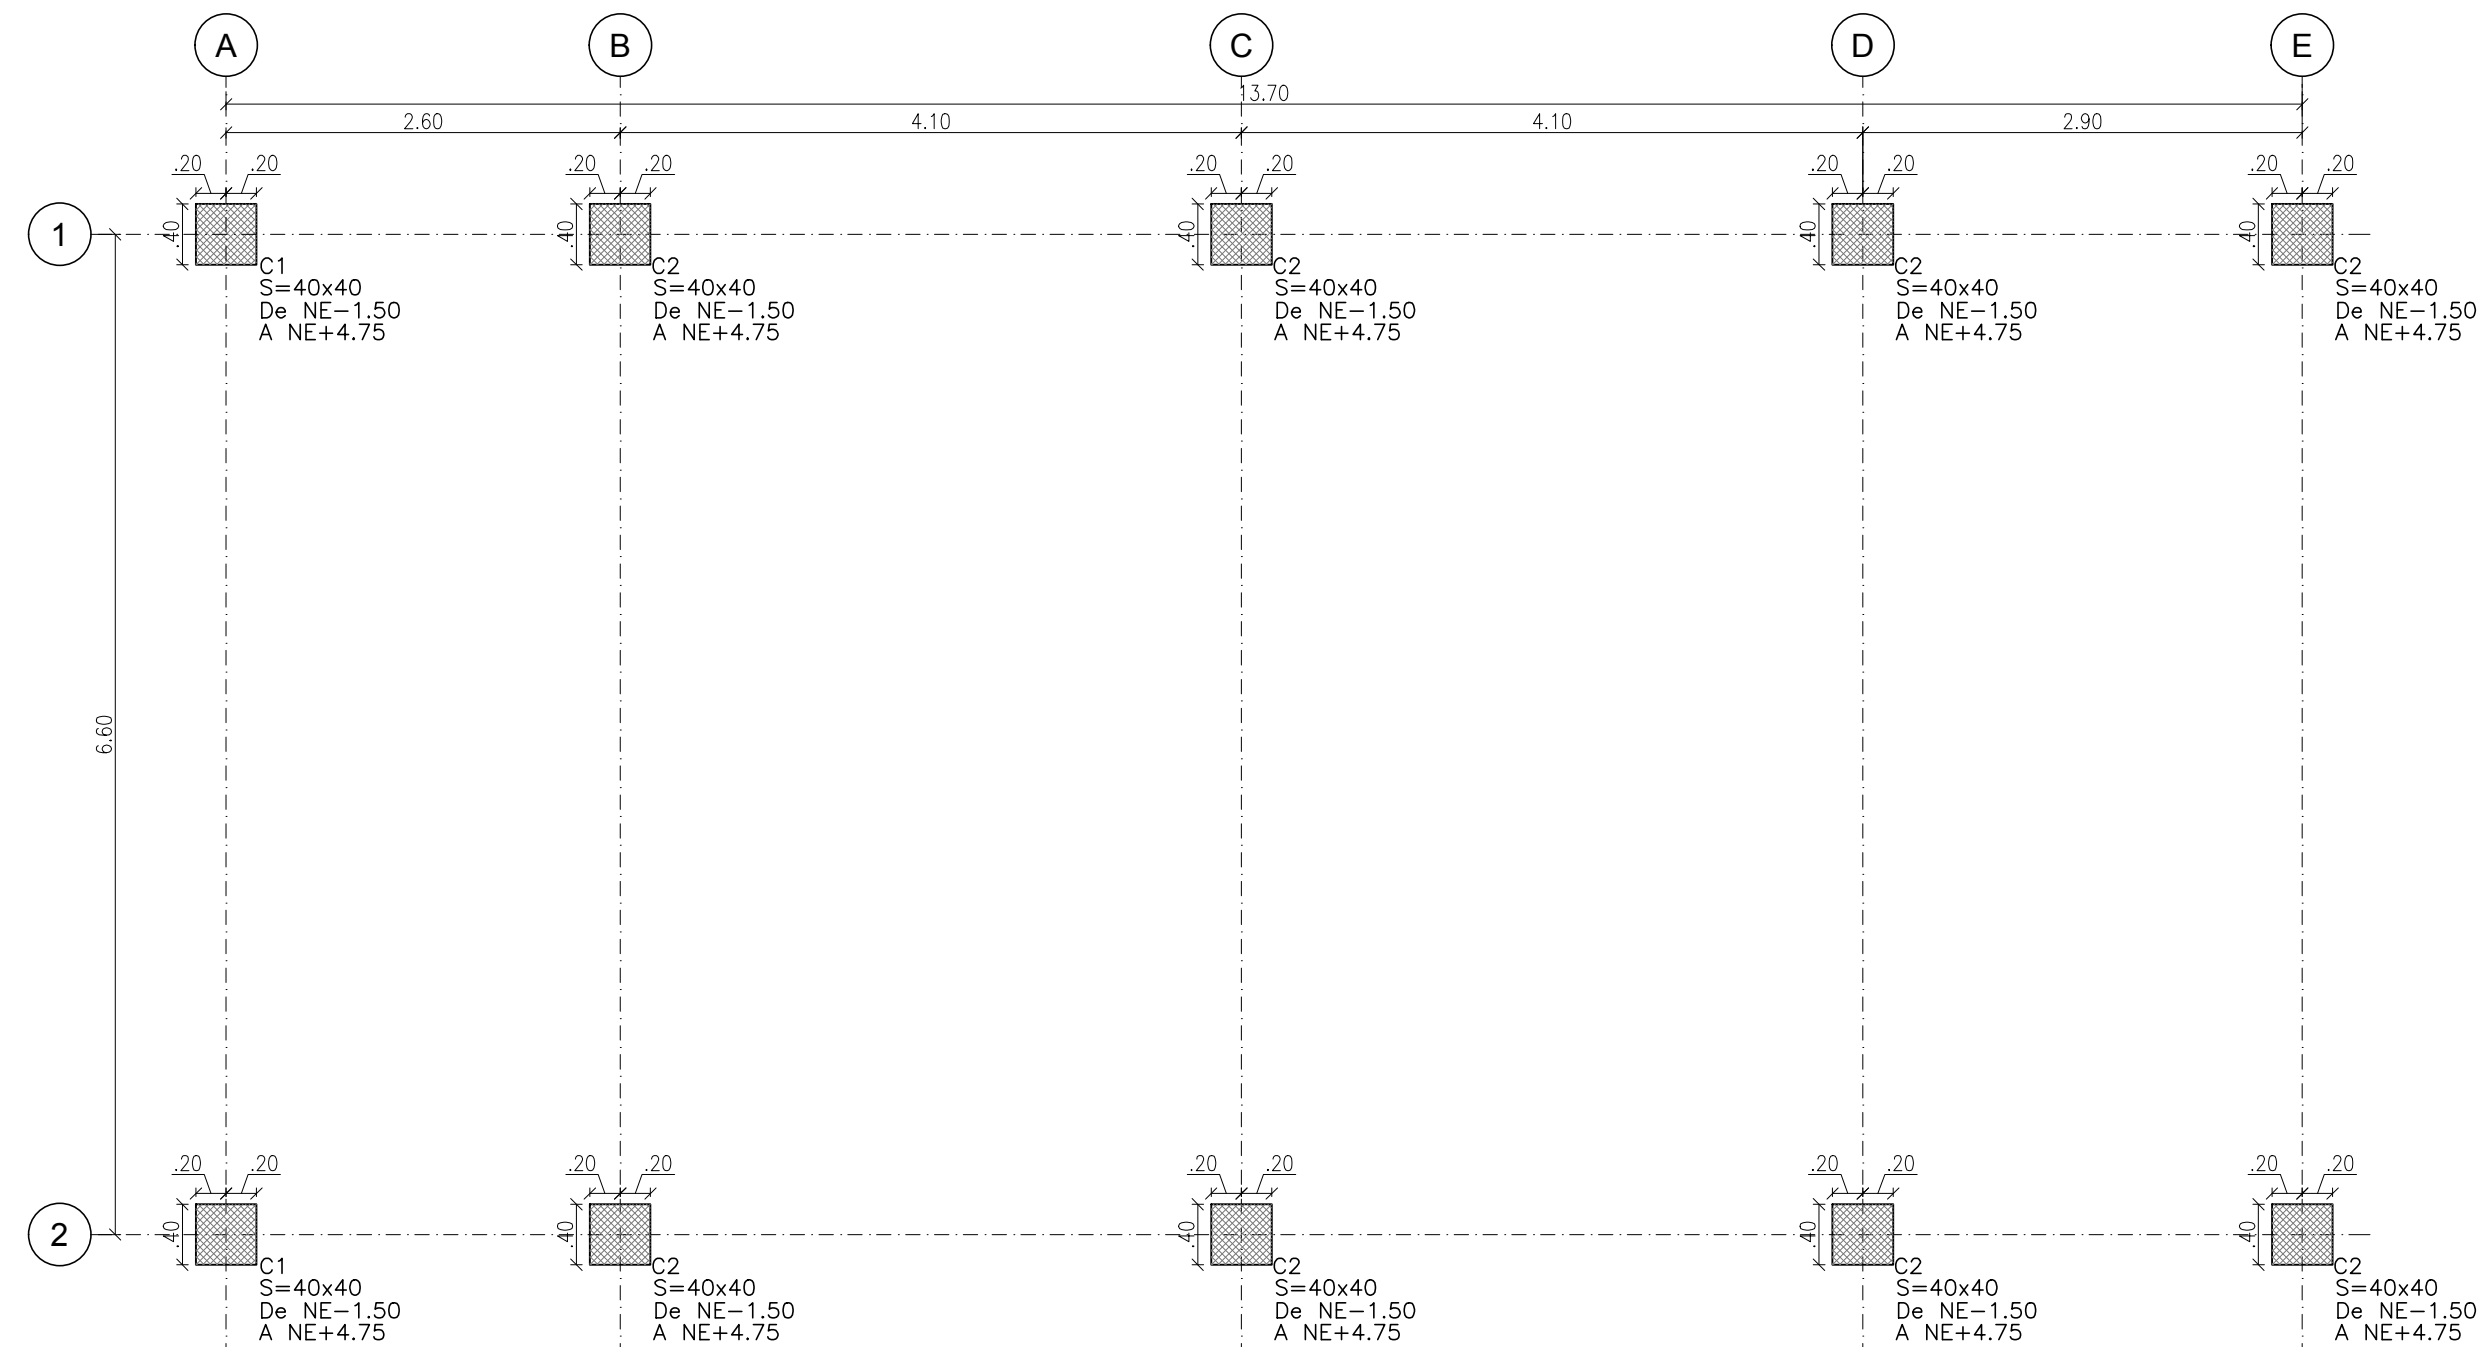


LOCALIZACIÓN DE COLUMNAS
ESCALA 1:50

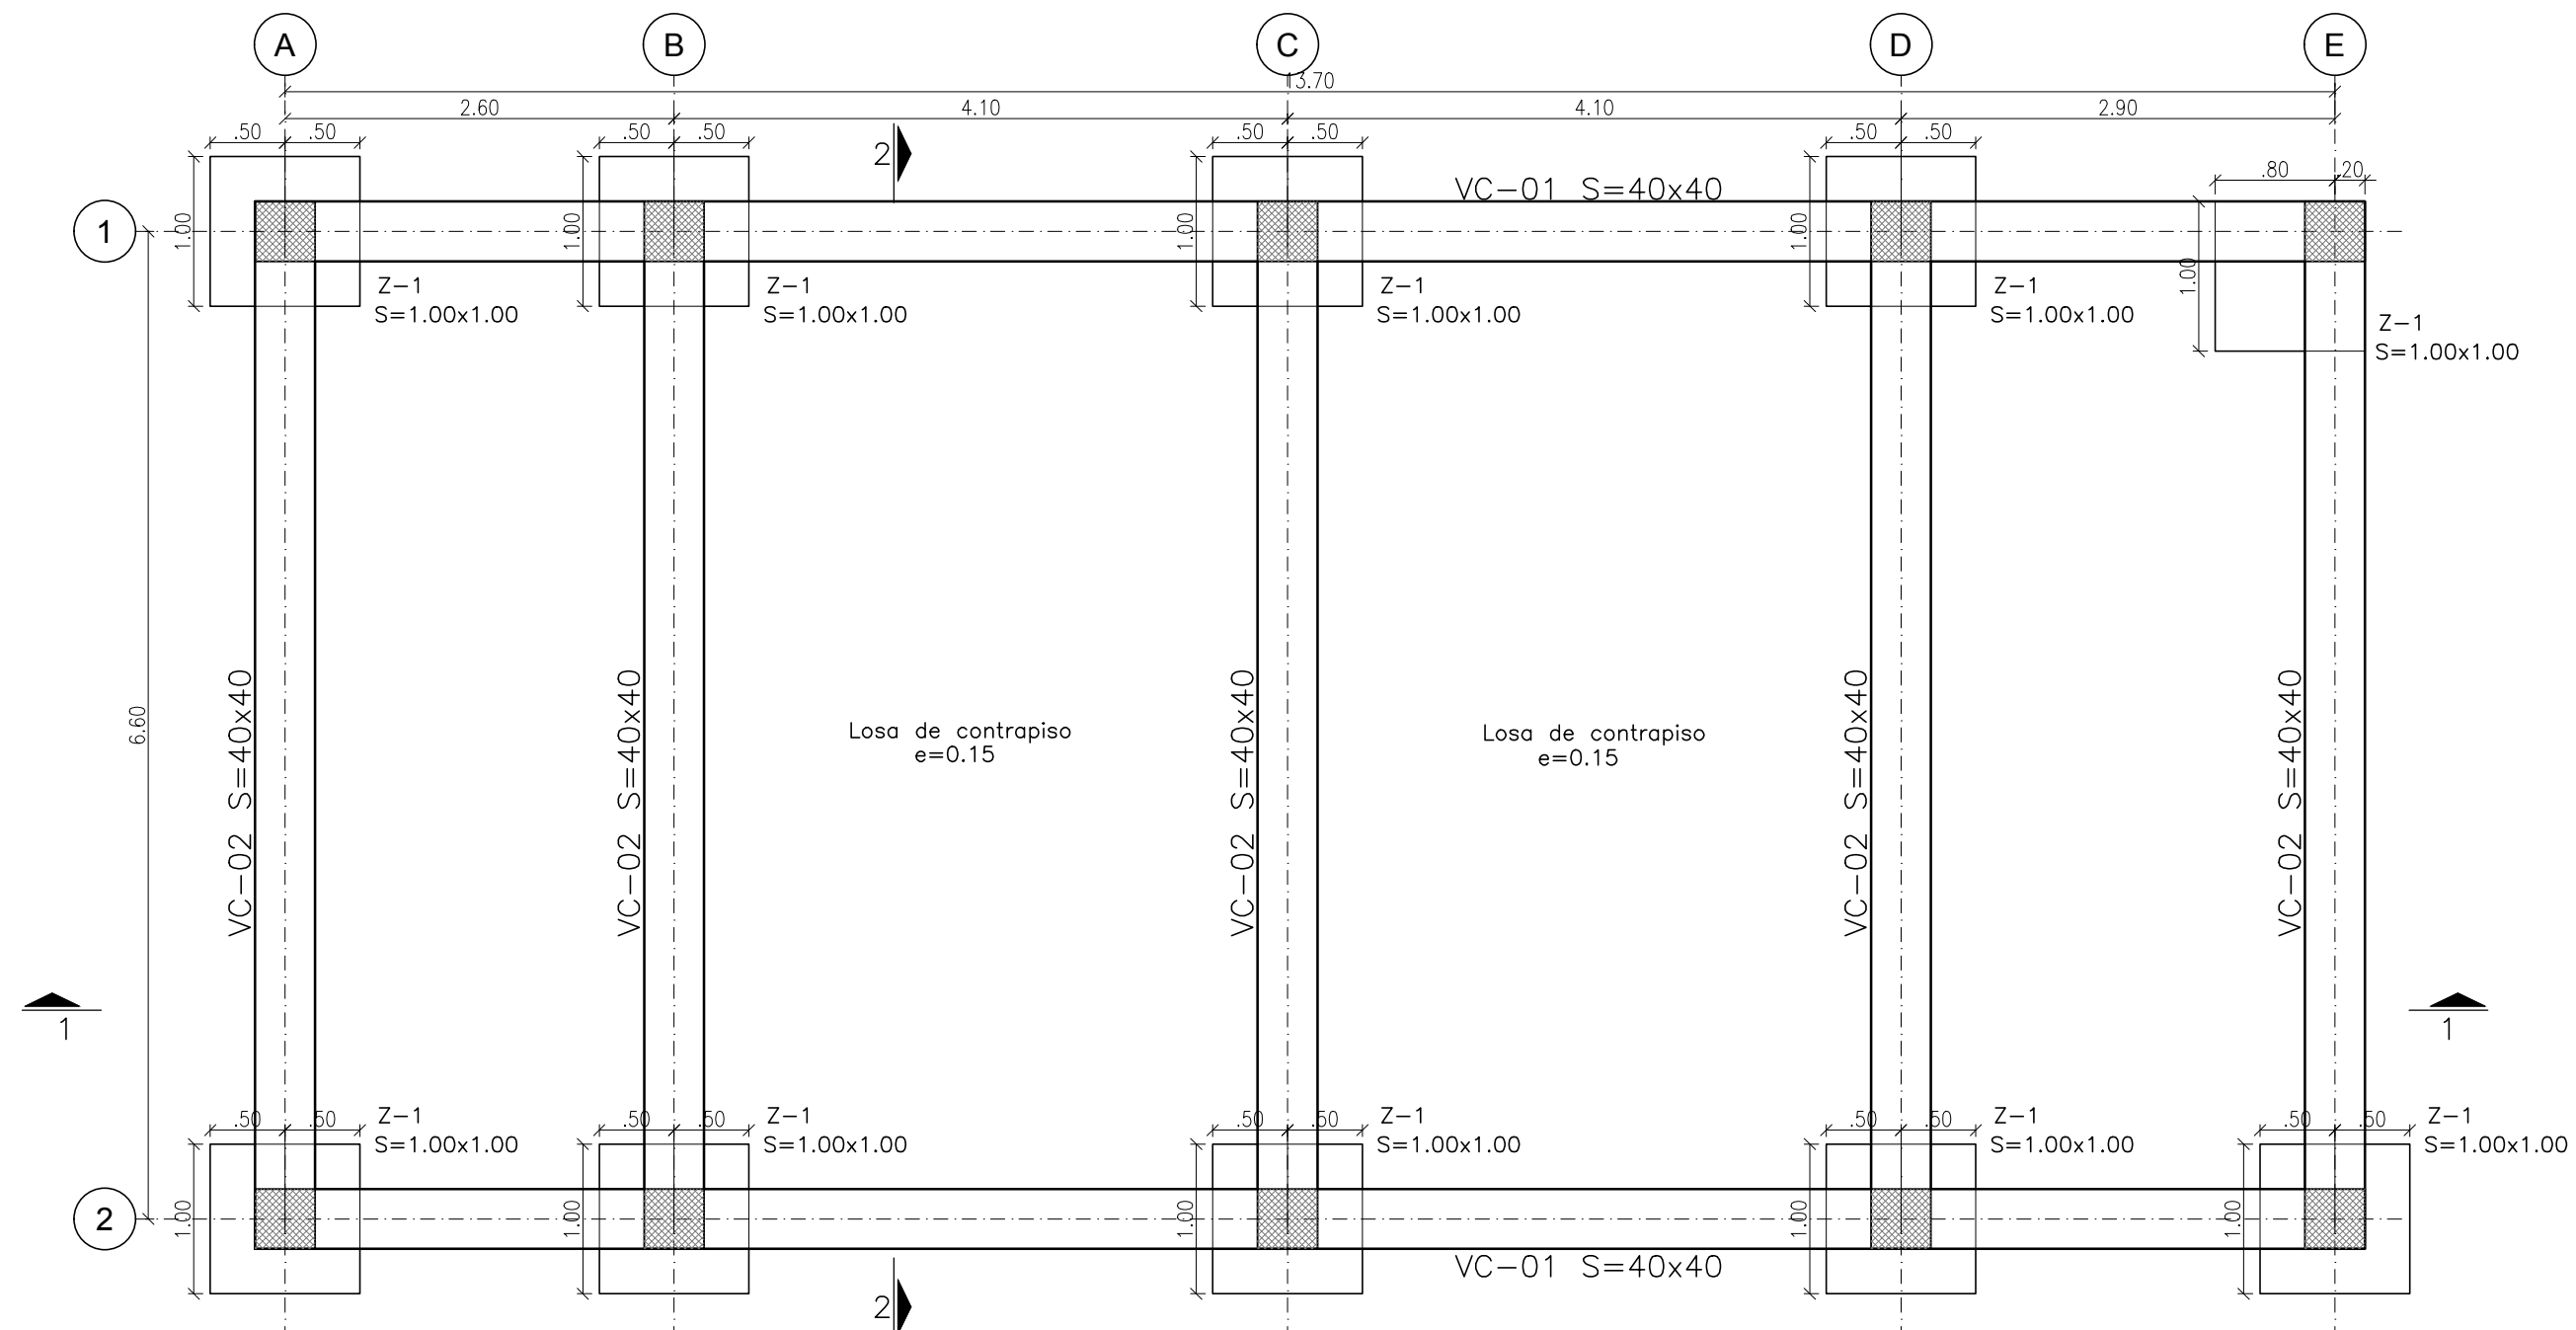


PLANTA CIMENTACIÓN
ESCALA 1:50

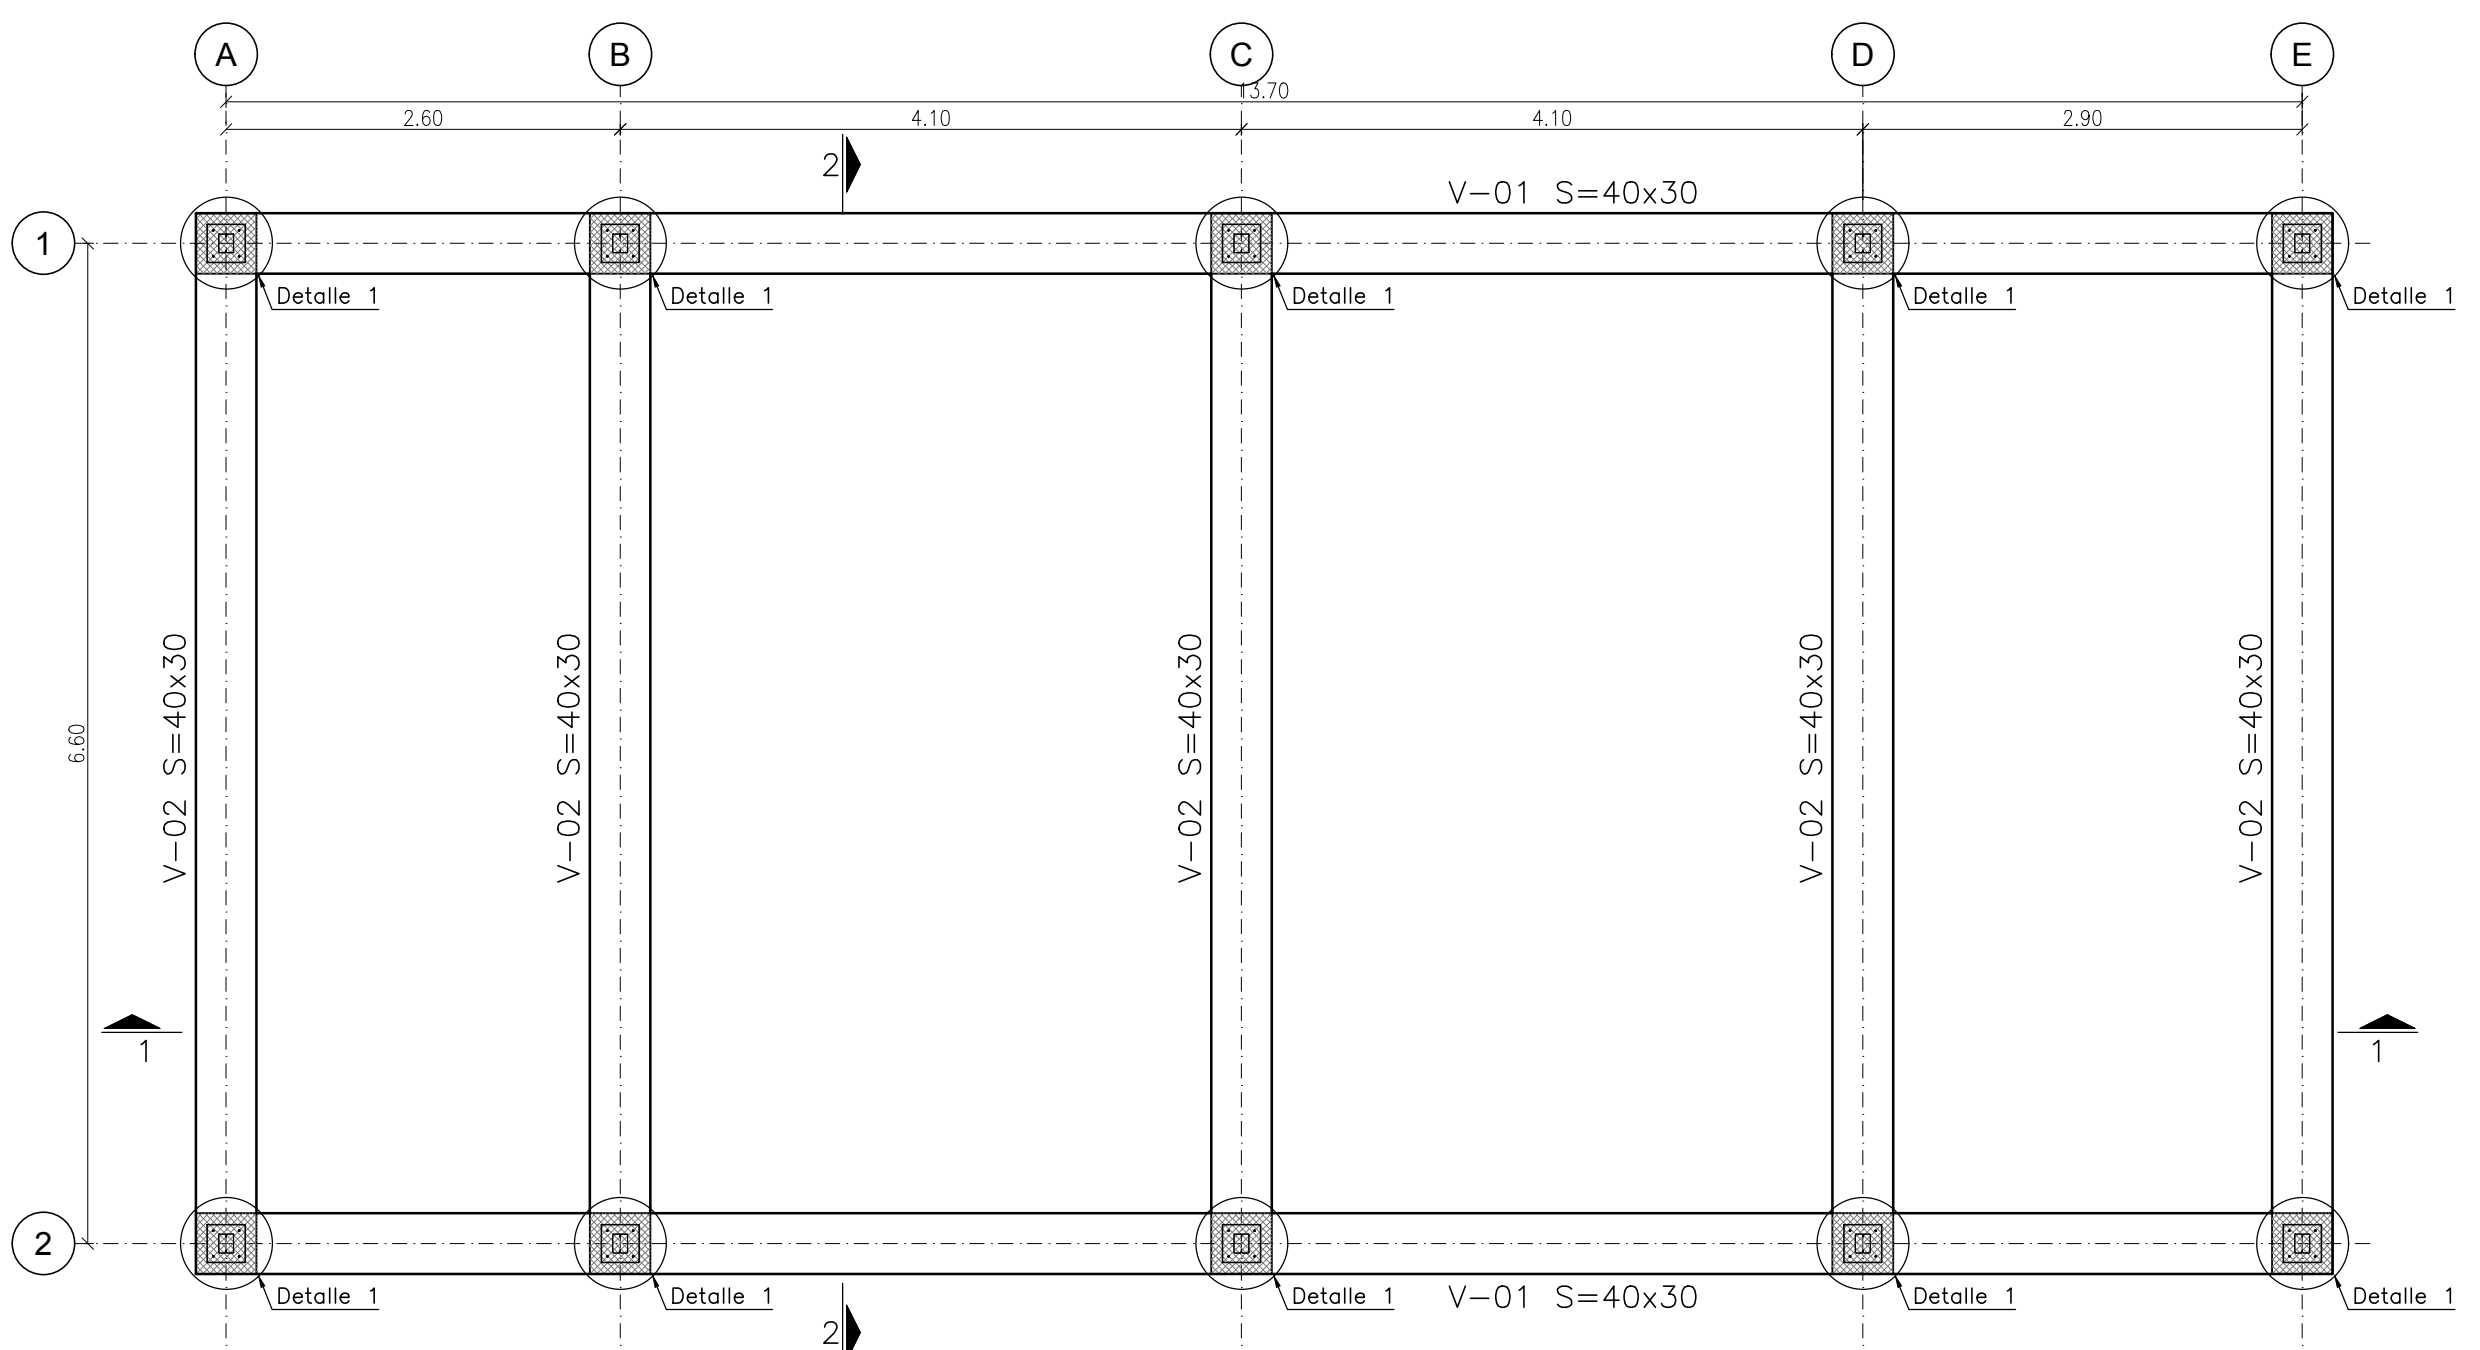


PLANTA VIGAS CUBIERTA
ESCALA 1:50

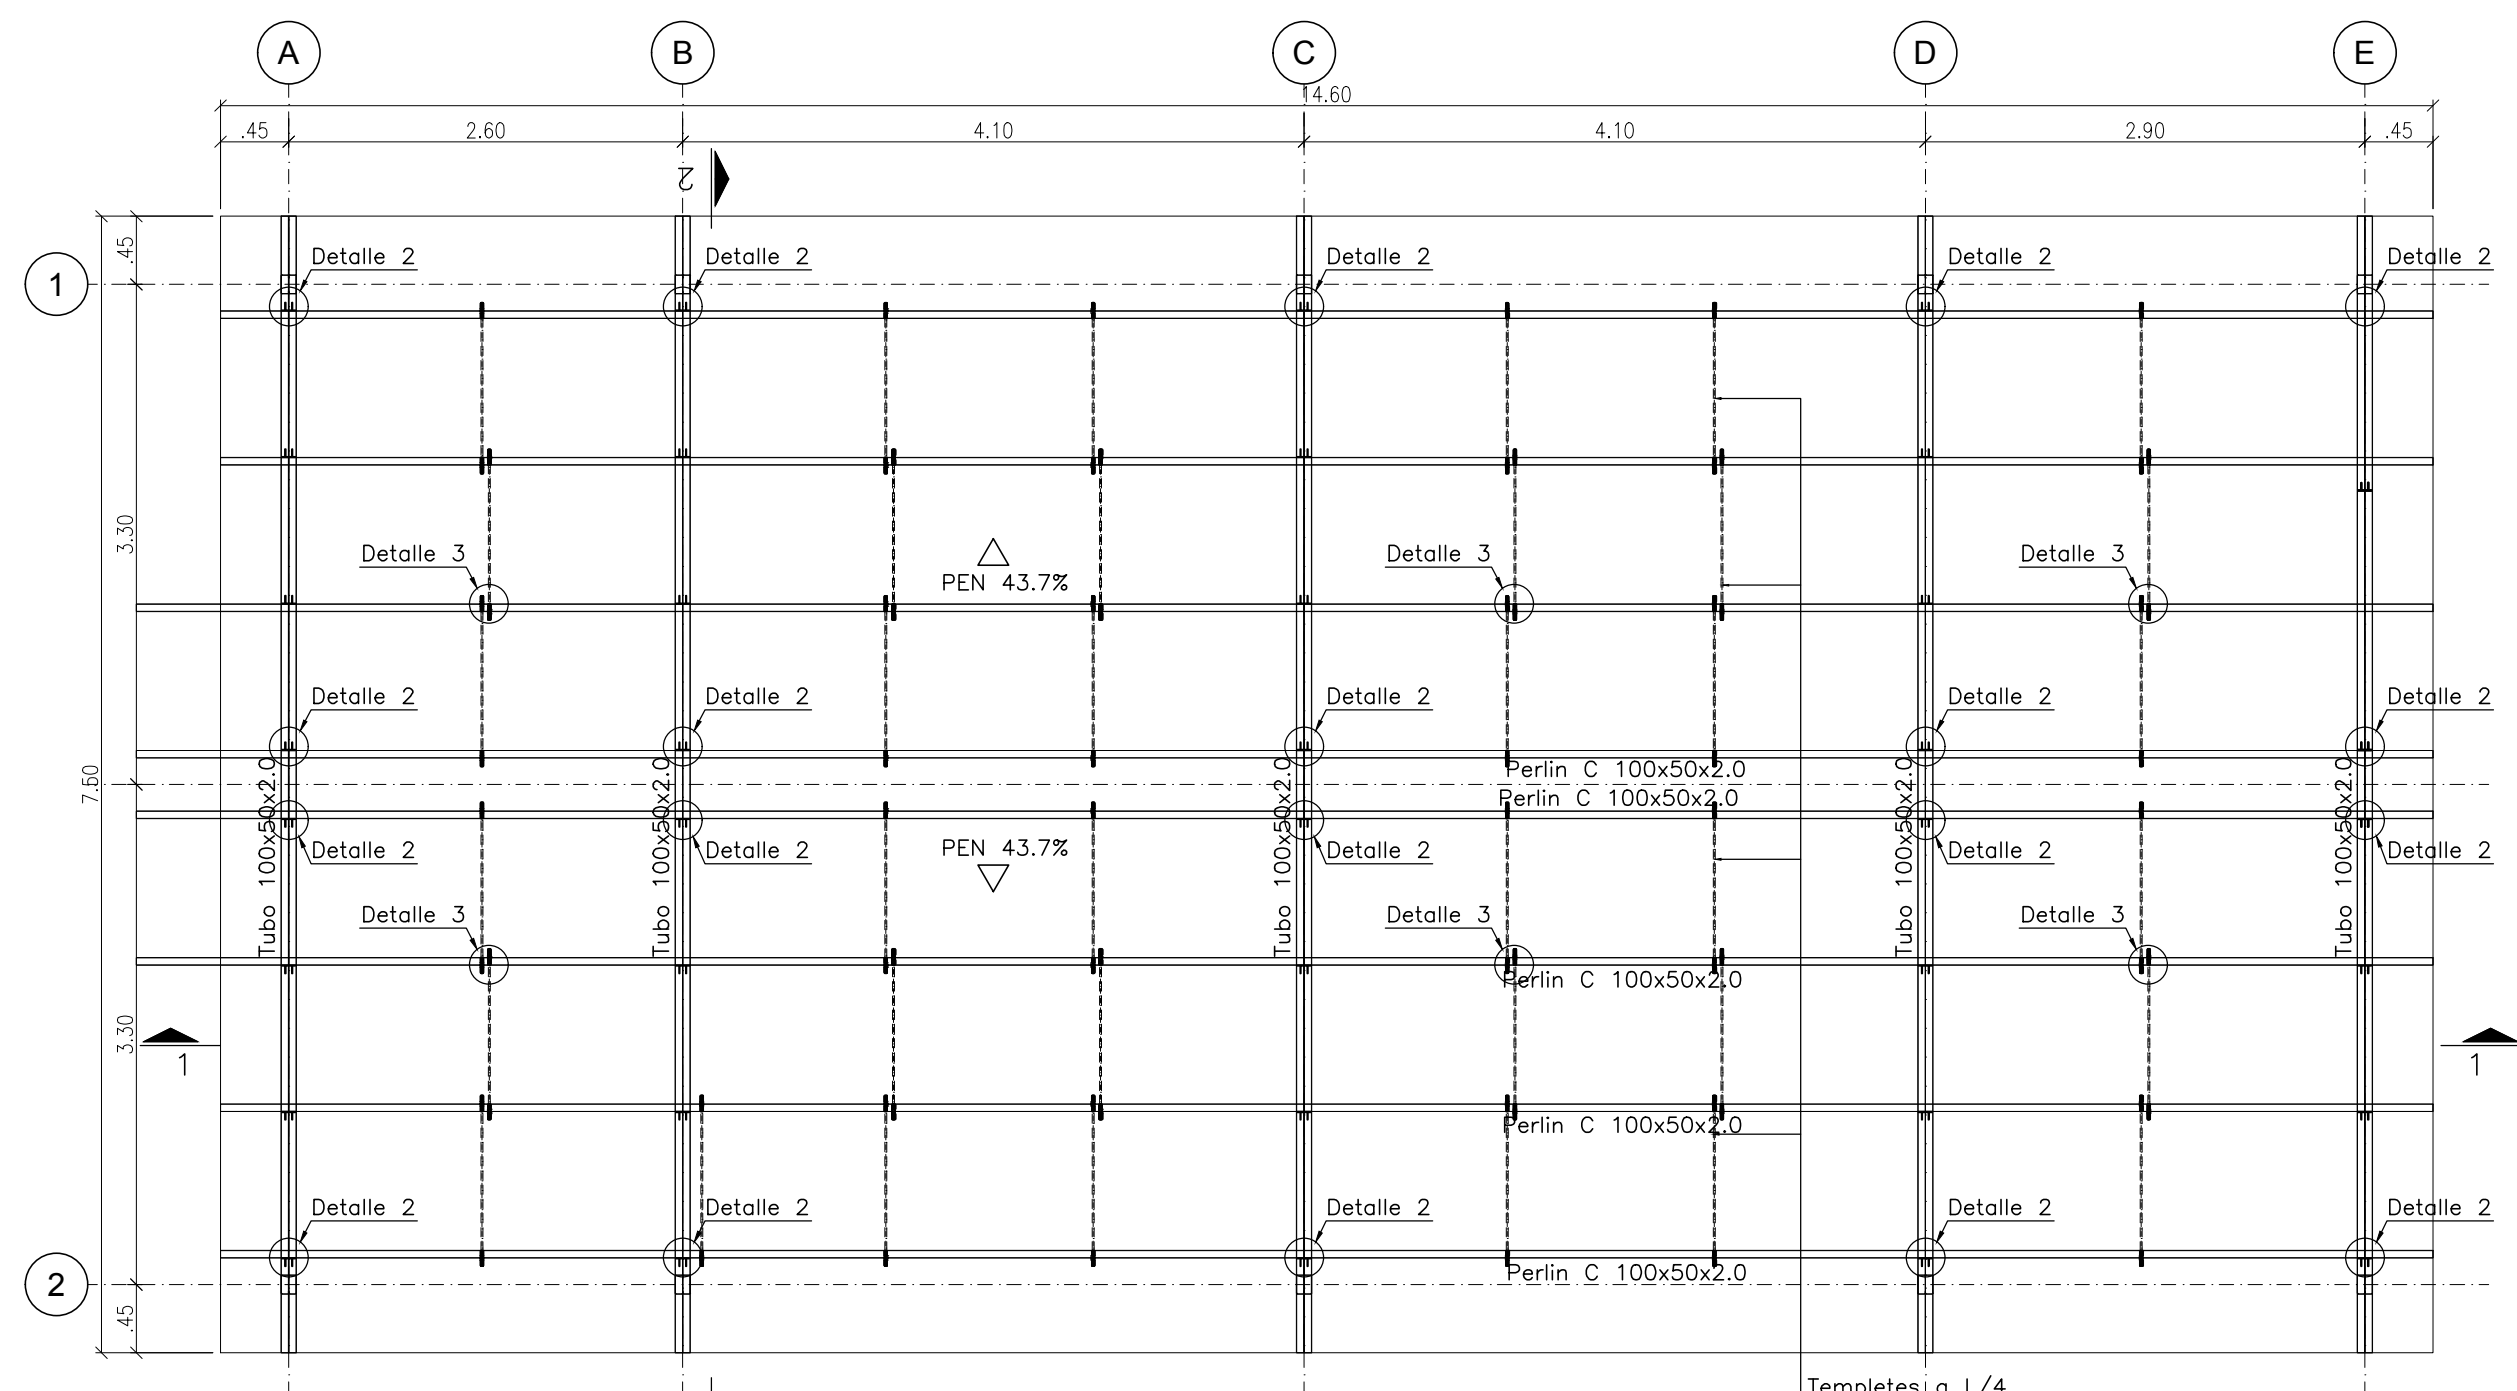

PLANTA CUBIERTA
ESCALA 1:50

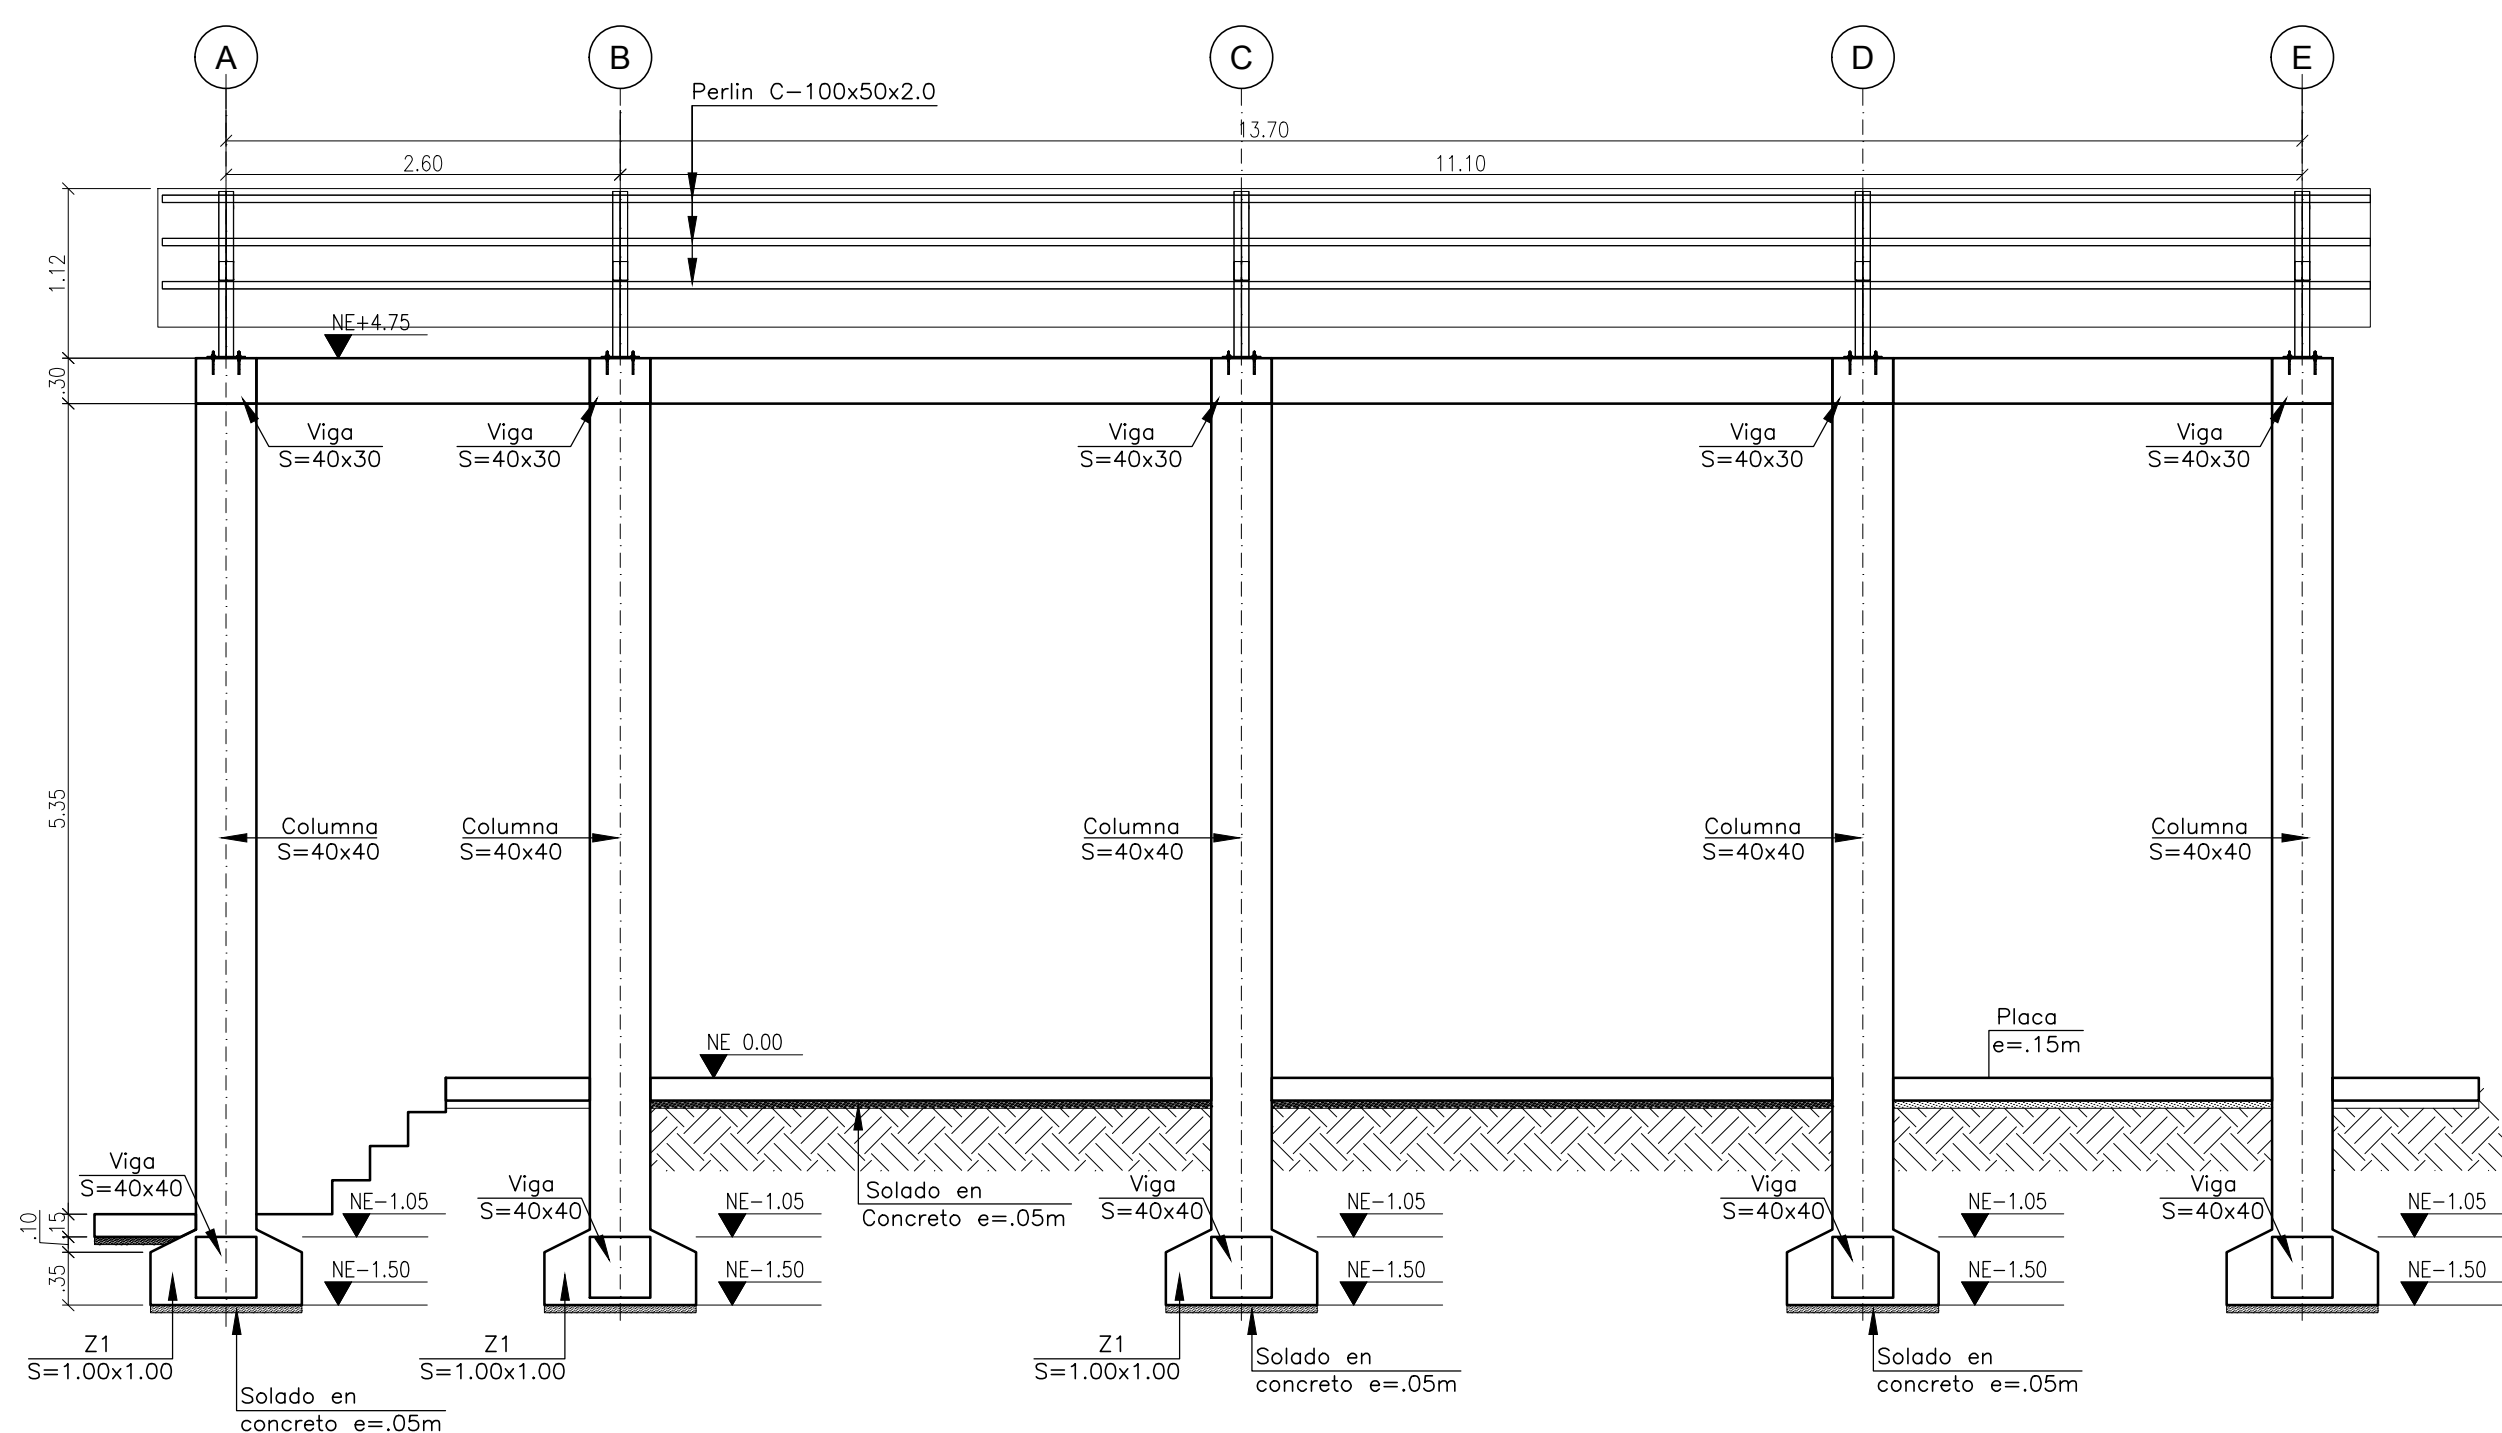

CORTE 1-1
ESCALA 1:50

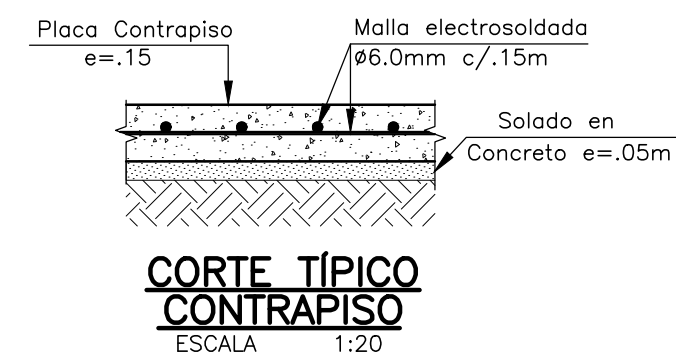

CORTE TÍPICO
CONTRAPISO
ESCALA 1:20