




J. INTERVENCIÓN 5 APARATOS
BAÑO PATIO

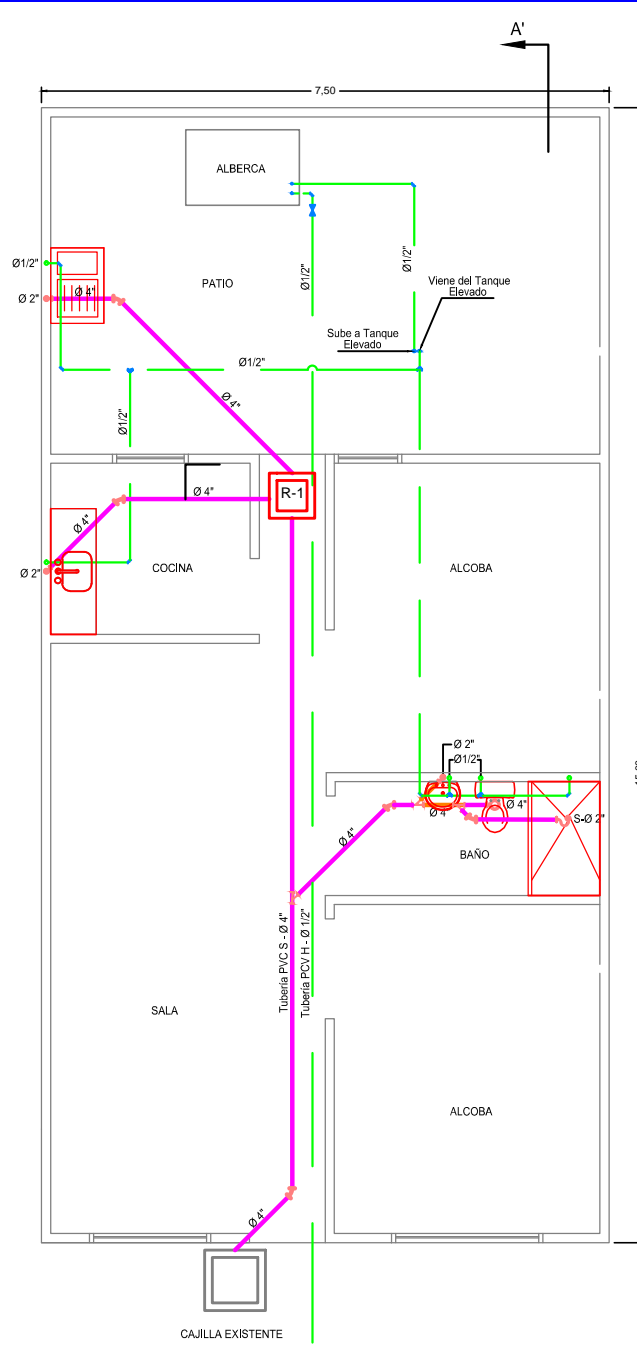

K. INTERVENCIÓN 5 APARATOS
BAÑO INTERNO

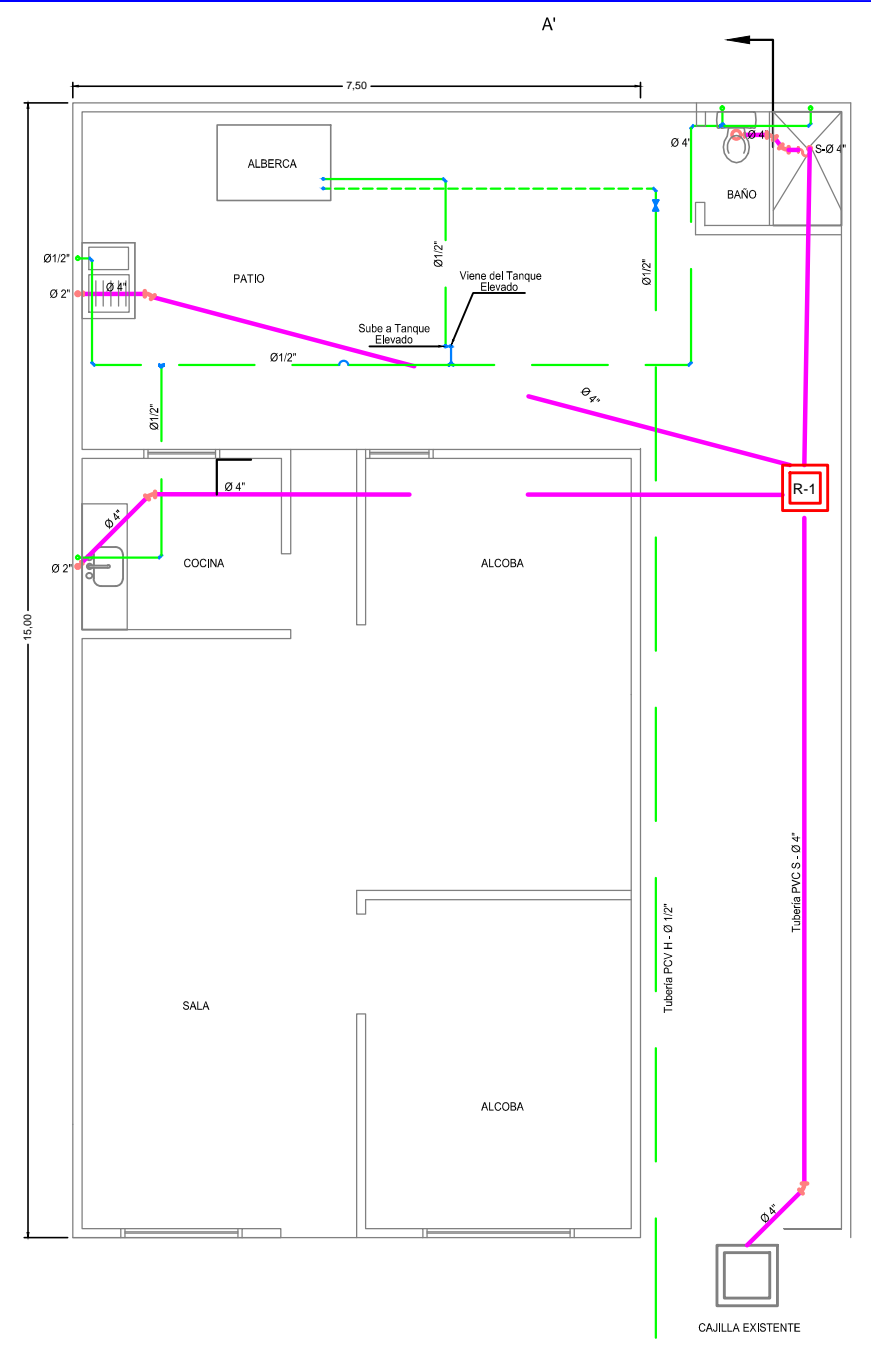

A. INTERVENCIÓN REDES INTERNAS

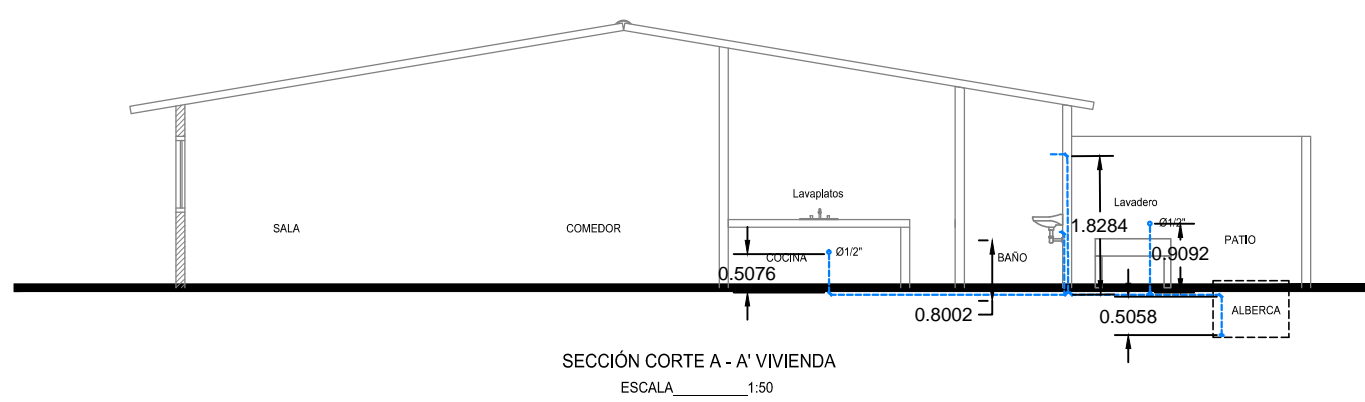

CONVENCIONES	
—	Tubería PVC Sanitaria existente
—	Tubería PVC Sanitaria a instalar
—	Tubería PVC RDE Ø 112" a instalar
—	Tubería PVC RDE Ø 112" a instalar

NOTA: Todos los accesorios y paredes en color rojo son a instalar.

1	1447-2014	ING. JHON GUZMÁN M.	CAMBIO DE TIPOLOGÍA	DESIGNO DISEÑO: ING. JOHÁN C. GUZMÁN MONTERROSA (C) INGENIERO(A)	ING. FERNANDO PRODIGUE FERNÁNDEZ Mat. 44281-331347/GIA	ESCALA 1 : 50	PROYECTO VIVIENDAS TIPO A, B, C, D, E, F, J, L, I, J Y K DWG	LOCALIZACIÓN MUNICIPIO DE MAICAO CORREGIMIENTO DE PARAGUACHÓN.	EMPRESA CONTRATANTE 	PROYECTO PROGRAMA DE CONEXIONES INTRA DOMICILIARIAS EN CORREGIMIENTO DE PARAGUACHÓN.
				LEV. TOP N.A.	ING. FRANCISCO OLMOS CORUGEDO	ESCALA DE FOTOS 1 - 1	FECHA ENERO 2016	EMPRESA CONSULTORA 	CONTIENE PLANTA HIDROSANITARIA TIPOS J, K Y A	
PROYECTO	FECHA DEL DISEÑO	REVISOR DEL DISEÑO	REVISOR DEL CAMBIO / COMENTARIOS	FECHA DEL DISEÑO ING. JOHÁN C. GUZMÁN MONTERROSA (C) INGENIERO(A)		TAMAÑO PAPEL 600 x 600 mm			PLANO Nº 4 - 4	