




B. INTERVENCIÓN 1 APARATO
BAÑO PATIO

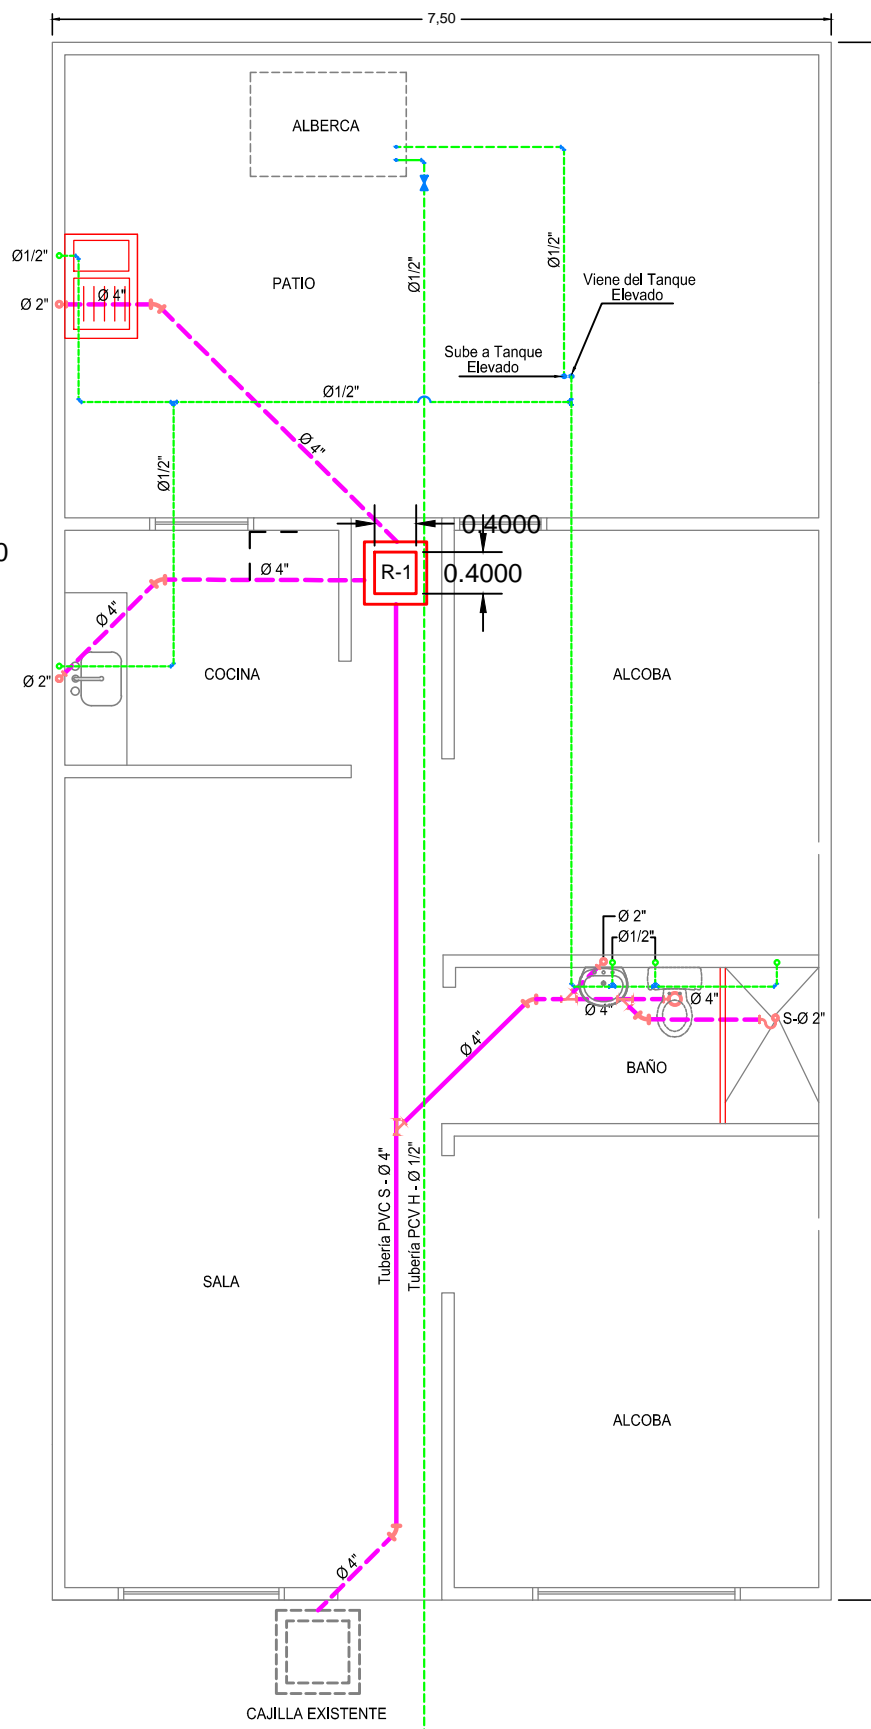


C. INTERVENCIÓN 1 APARATO
BAÑO INTERNO

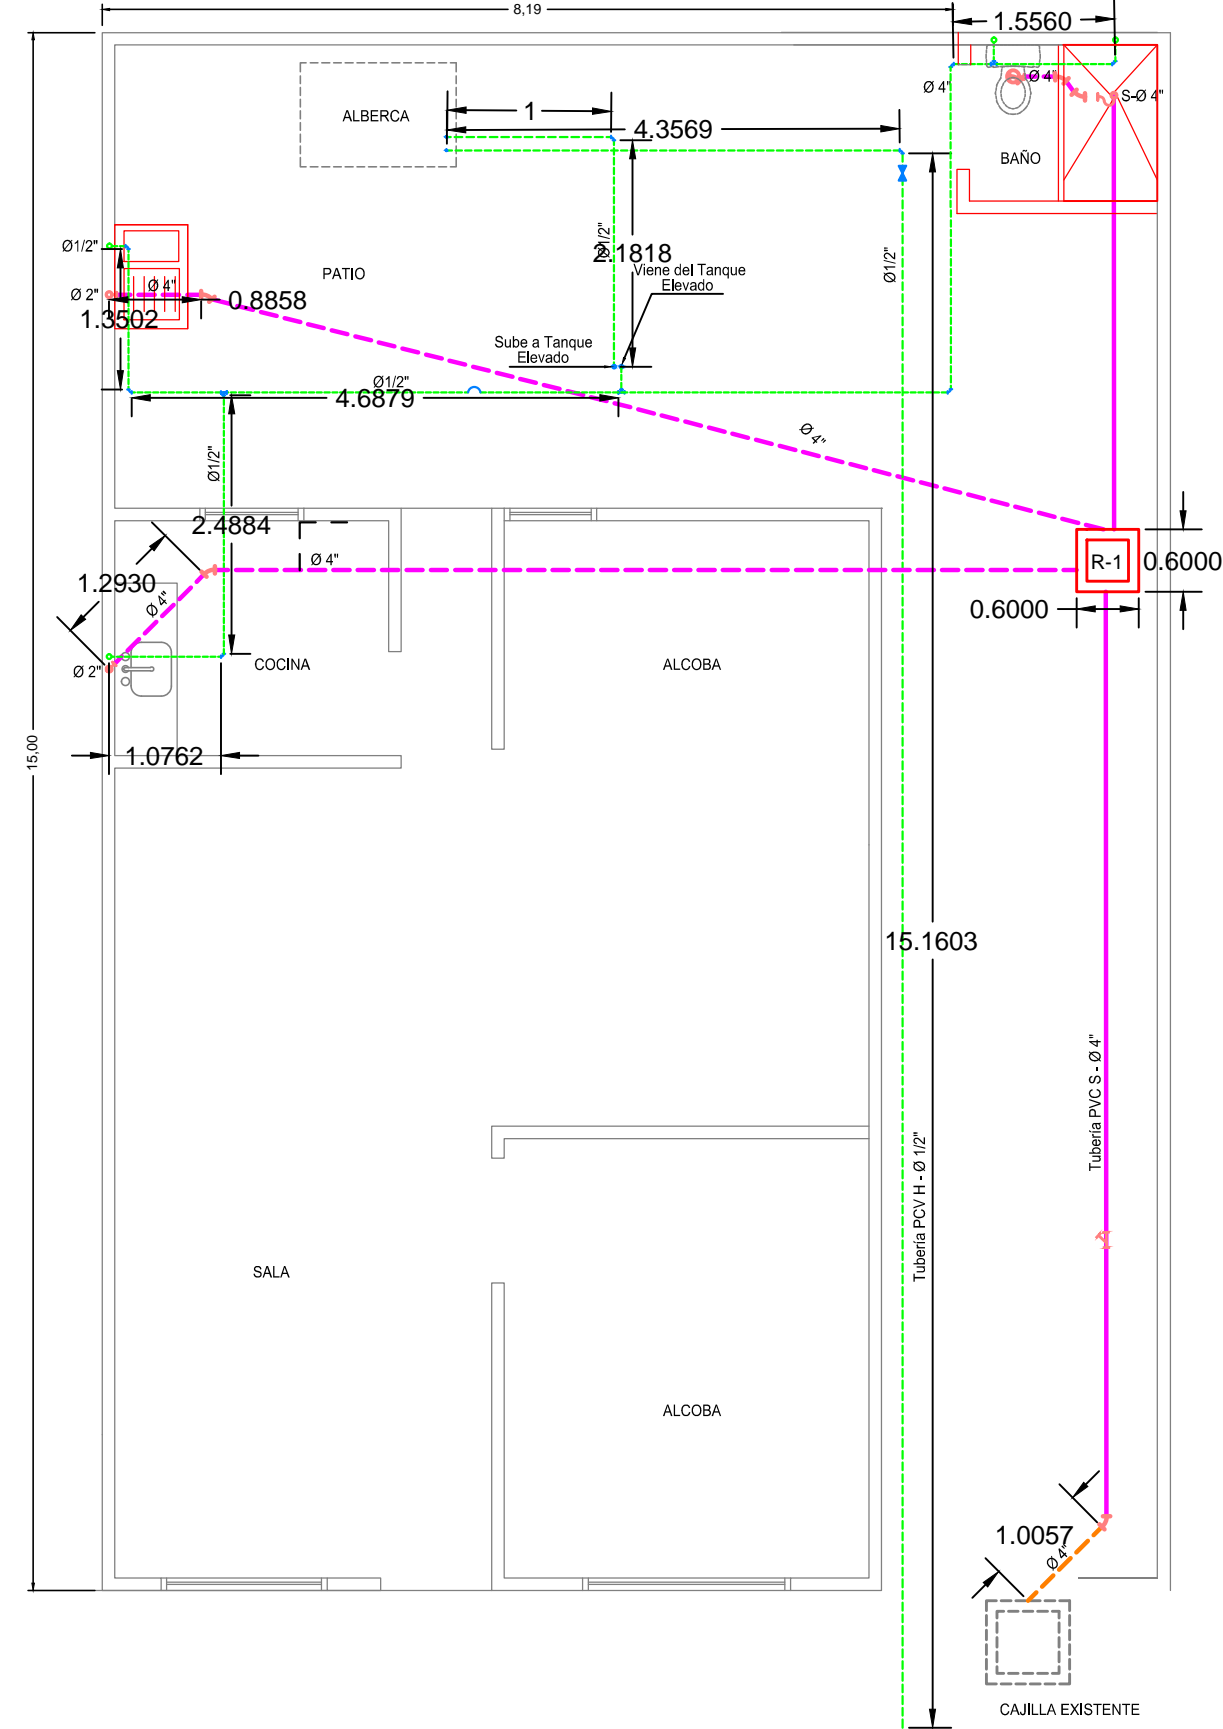

D. INTERVENCIÓN 2 APARATO
BAÑO PATIO

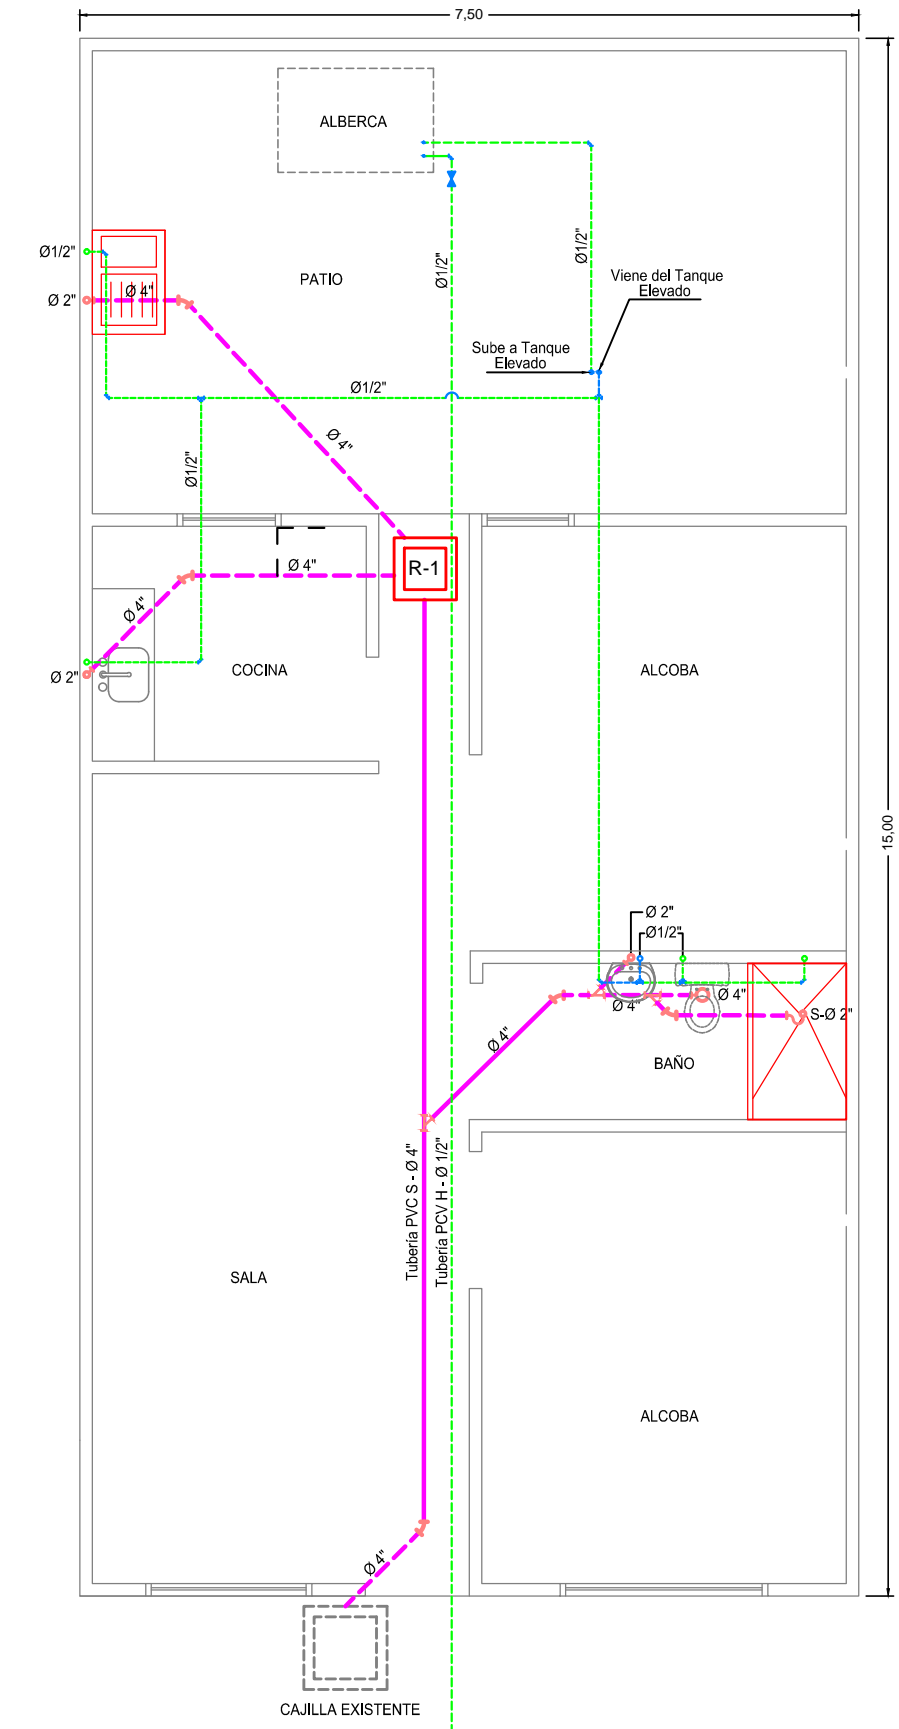

E. INTERVENCIÓN 2 APARATO
BAÑO INTERNO

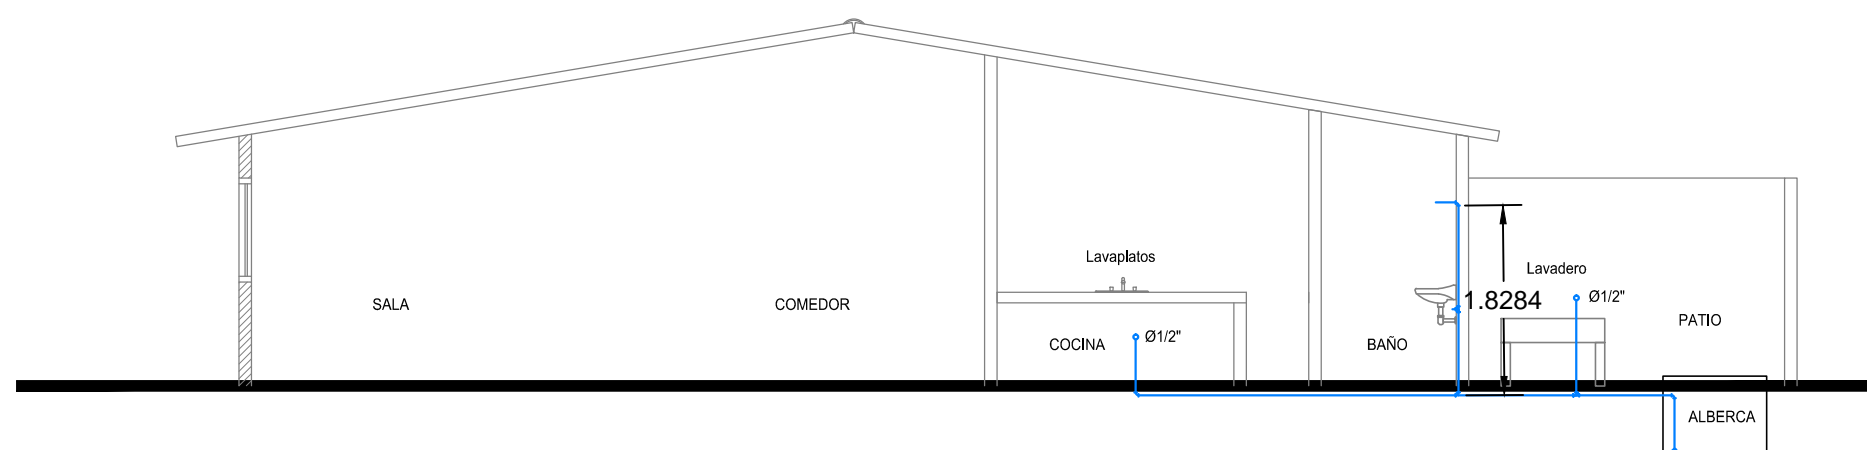

SECCIÓN CORTE A - A' VIVIENDA
ESCALA 1:50

CONVENCIONES	
	Tubería PVC Sanitaria existente
	Tubería PVC Sanitaria a instalar
	Tubería PVC RDE Ø 1/2\"/>
	Tubería PVC RDE Ø 1/2\"/>

NOTA: Todos los accesorios y paredes en color rojo son a instalar.

1	14-07-2016	ING. JOHAN GUTIÉRREZ M.	CAMBIO DE TIPOLOGÍAS.	DISEÑO ING.: Ing. JOHAN G. GUTIÉRREZ MONTERROSA M.P. 0830191649-ATL	No. de INTERVENTOR CONTRATANTE: Ing. FERNANDO PRODIGUE FERNÁNDEZ Mat. 44202-331347 GJA	ESCALA: 1 : 50	ARCHIVO DWG. C.: VIVIENDAS TIPO A, B, C, D, E, F, J, H, I, J Y K.DWG	LOCALIZACIÓN: MUNICIPIO DE MAICAO CORREGIMIENTO DE PARAGUACHÓN.	EMPRESA CONTRATANTE: 	PROYECTO: PROGRAMA DE CONEXIONES INTRADOMICILIARIAS EN CORREGIMIENTO DE PARAGUACHÓN.
				REV. TOP.: N.A.	APROBO: Ing. FRANCISCO OLMOS CORUGEDO	ESCALA DE PLOTEO: 1 - 1	FECHA: ENERO 2016	EMPRESA CONSULTORA: 		CONTIENE: PLANTA HIDROSANITARIA TIPOS B, C, D Y E
REVISIÓN Nº	FECHA REV.	REVISO ING.	RESUMEN DE CAMBIOS / COMENTARIOS	DIBUJO: Ing. JOHAN G. GUTIÉRREZ MONTERROSA M.P. 0830191649-ATL		TAMAÑO PAPEL: 600 x 600 mm				PLANO Nº: 2 - 4