
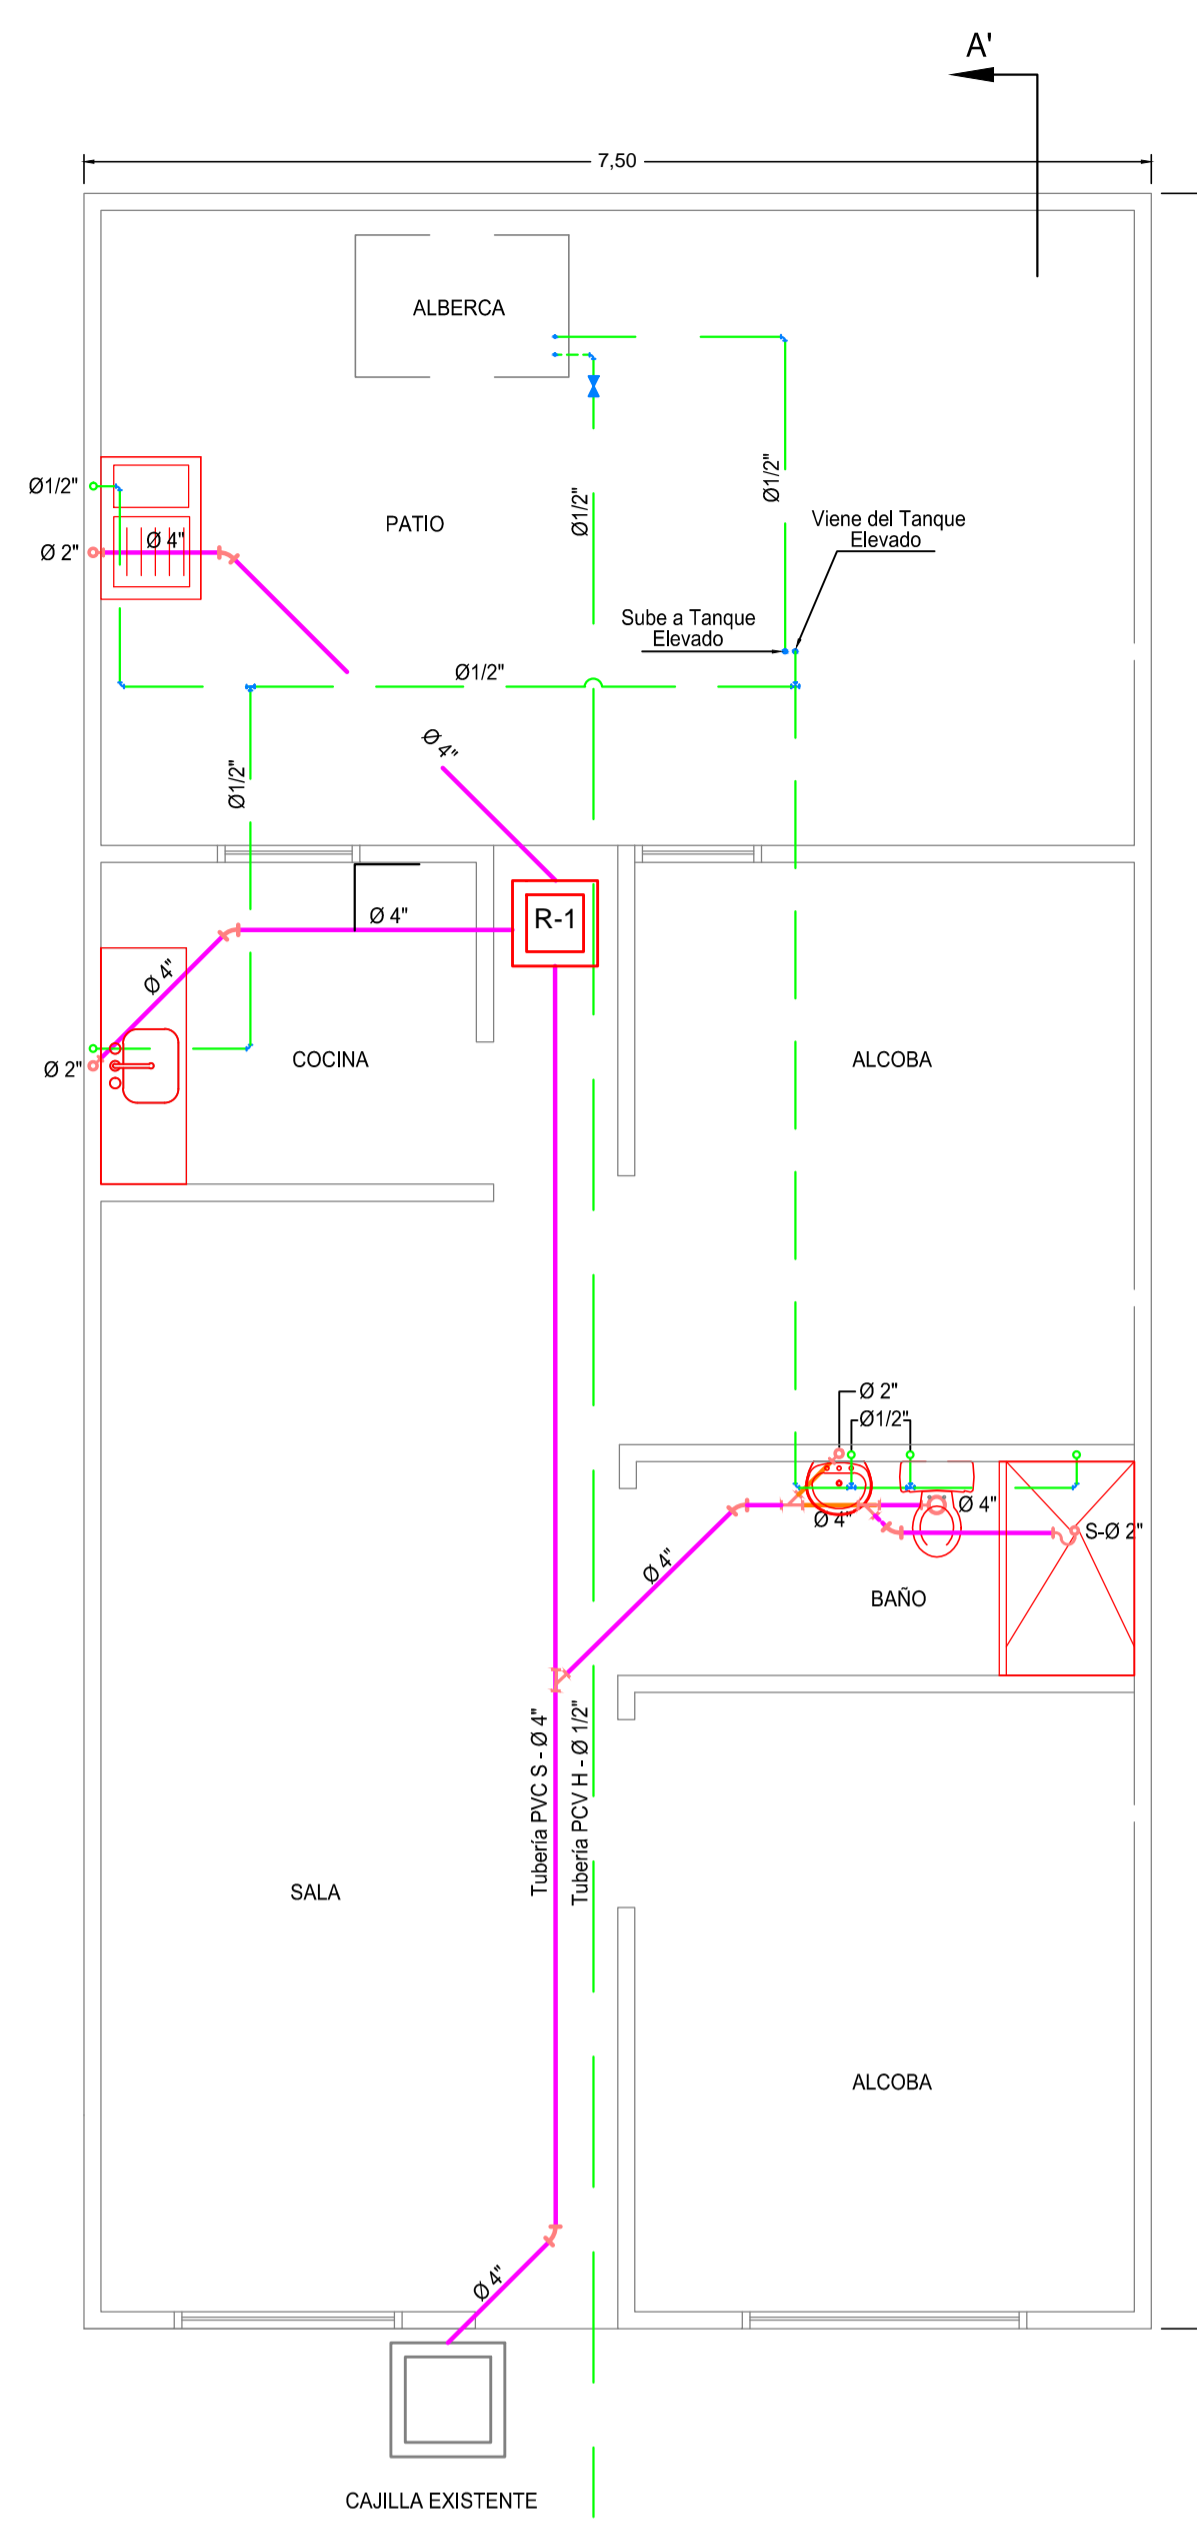



J. INTERVENCIÓN 5 APARATOS
BAÑO PATIO

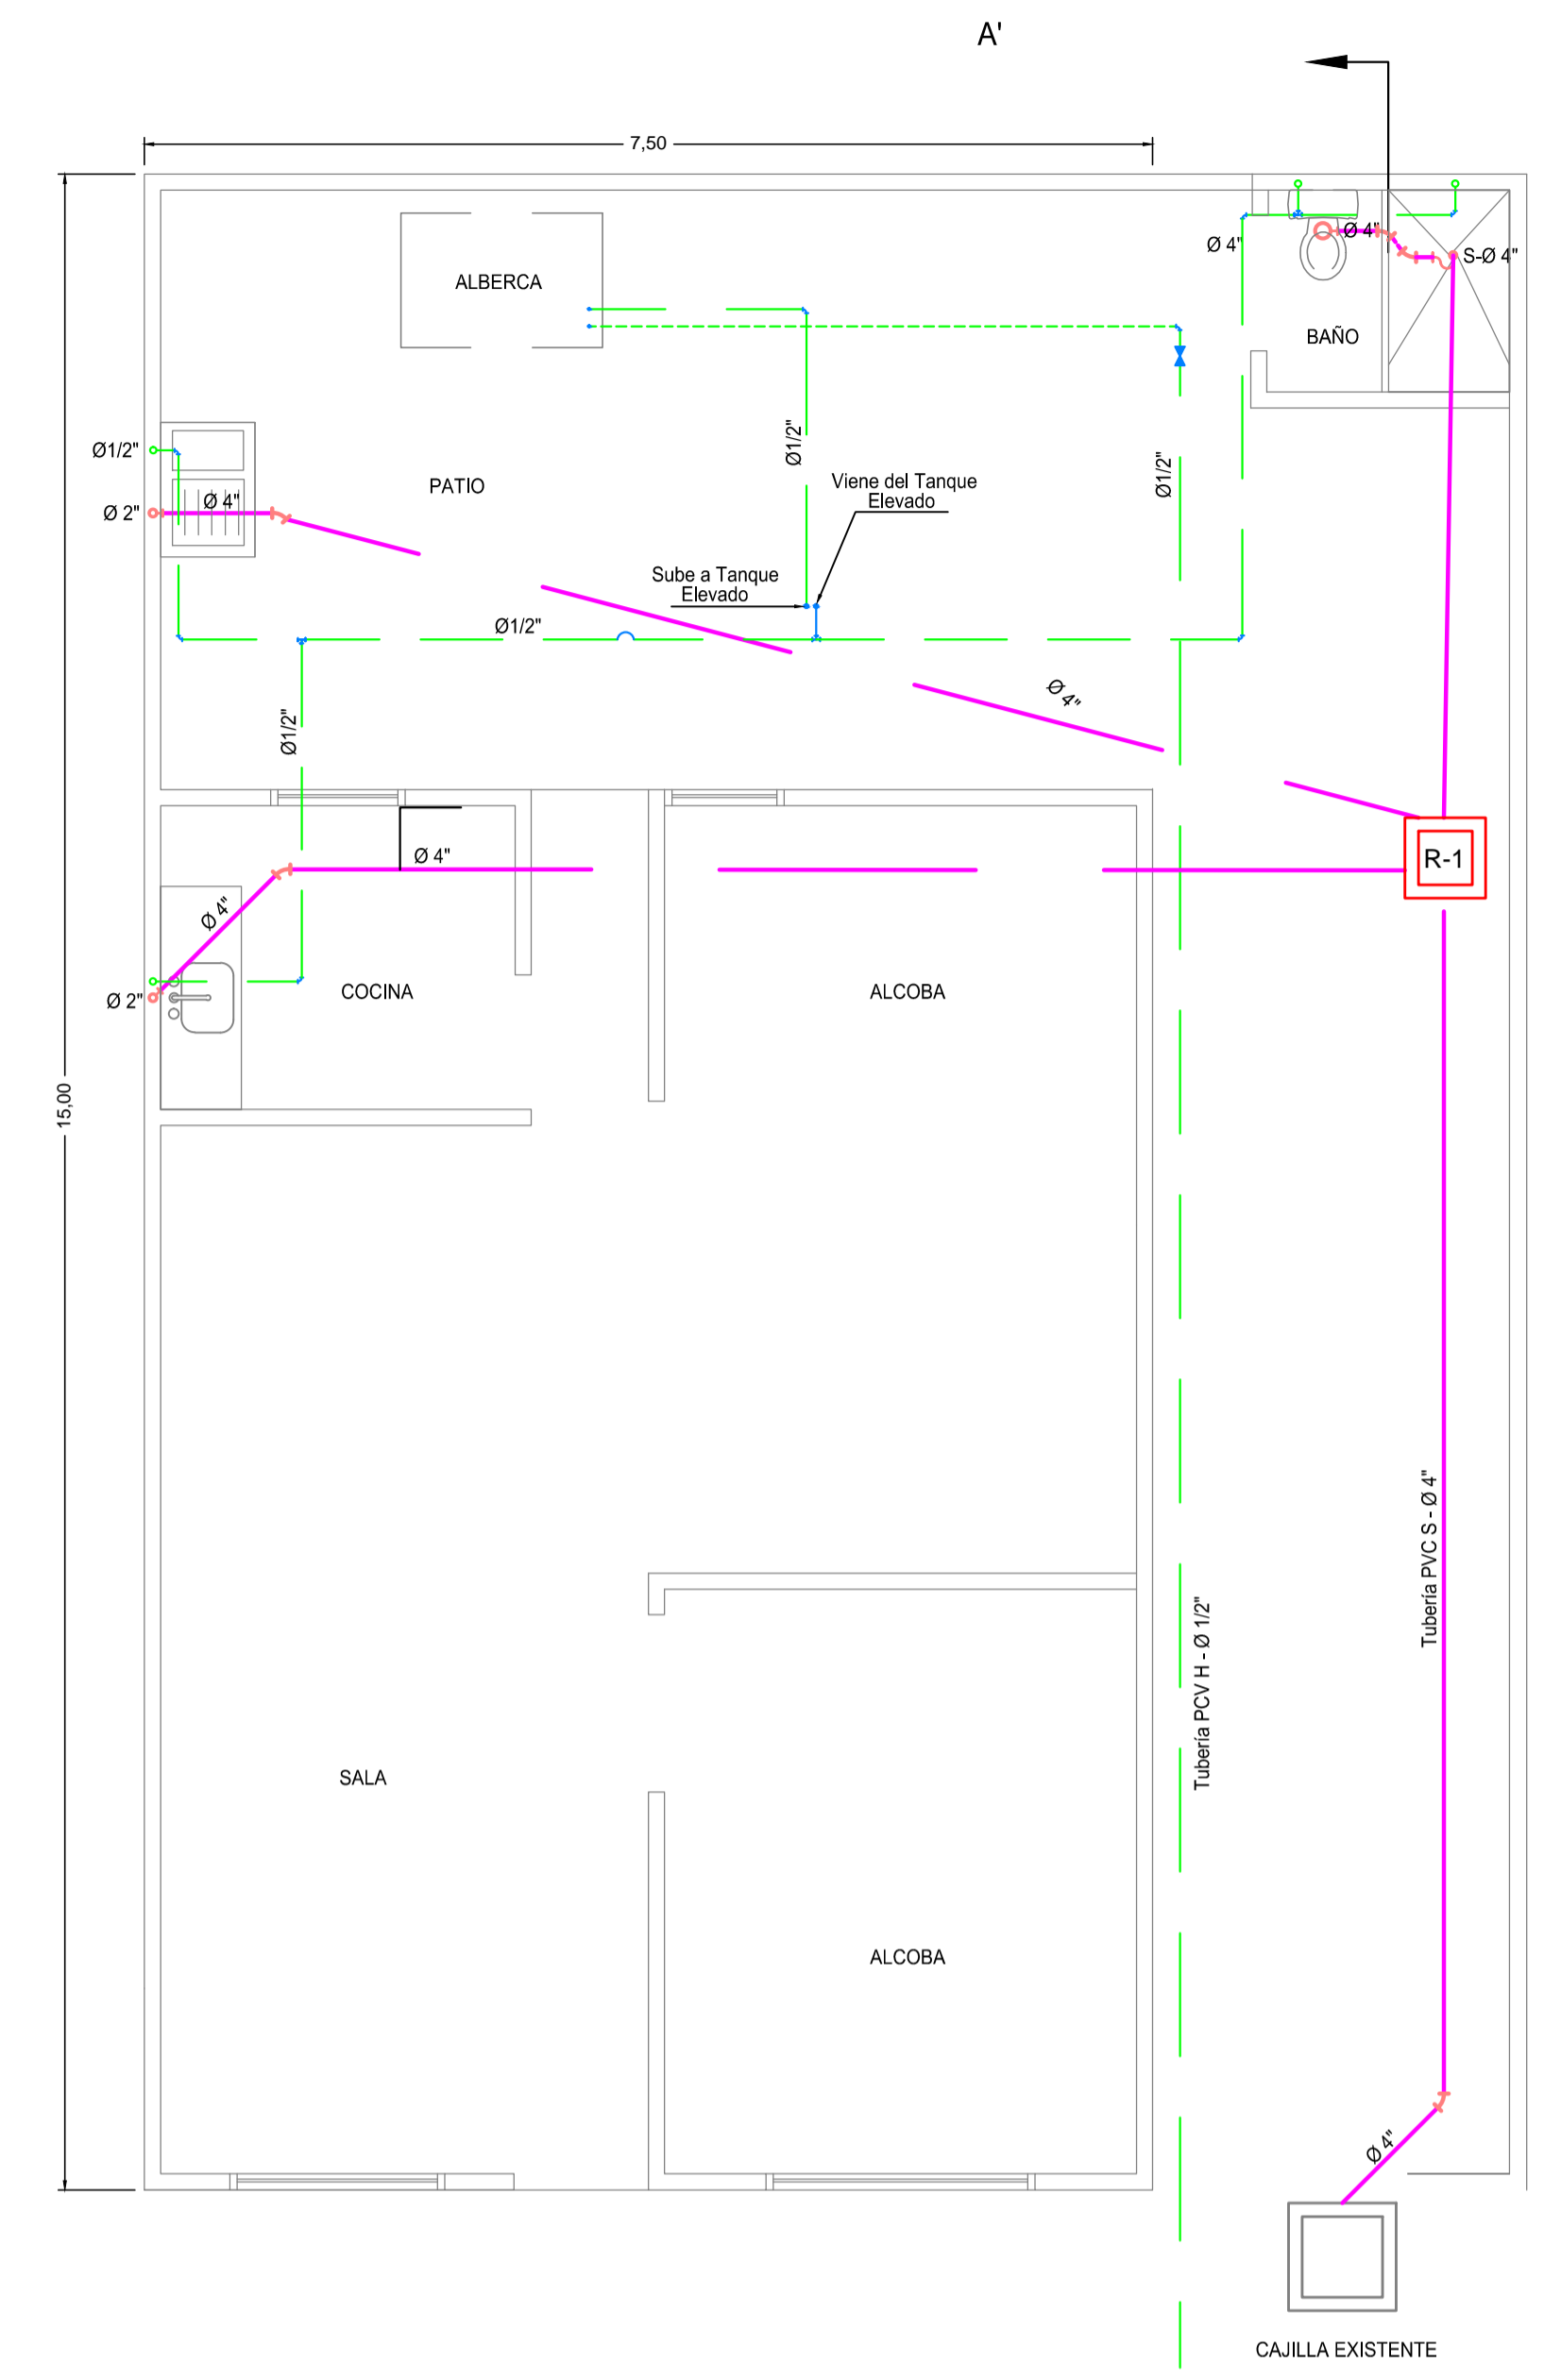

K. INTERVENCIÓN 5 APARATOS
BAÑO INTERNO


 


A. INTERVENCIÓN REDES INTERNAS

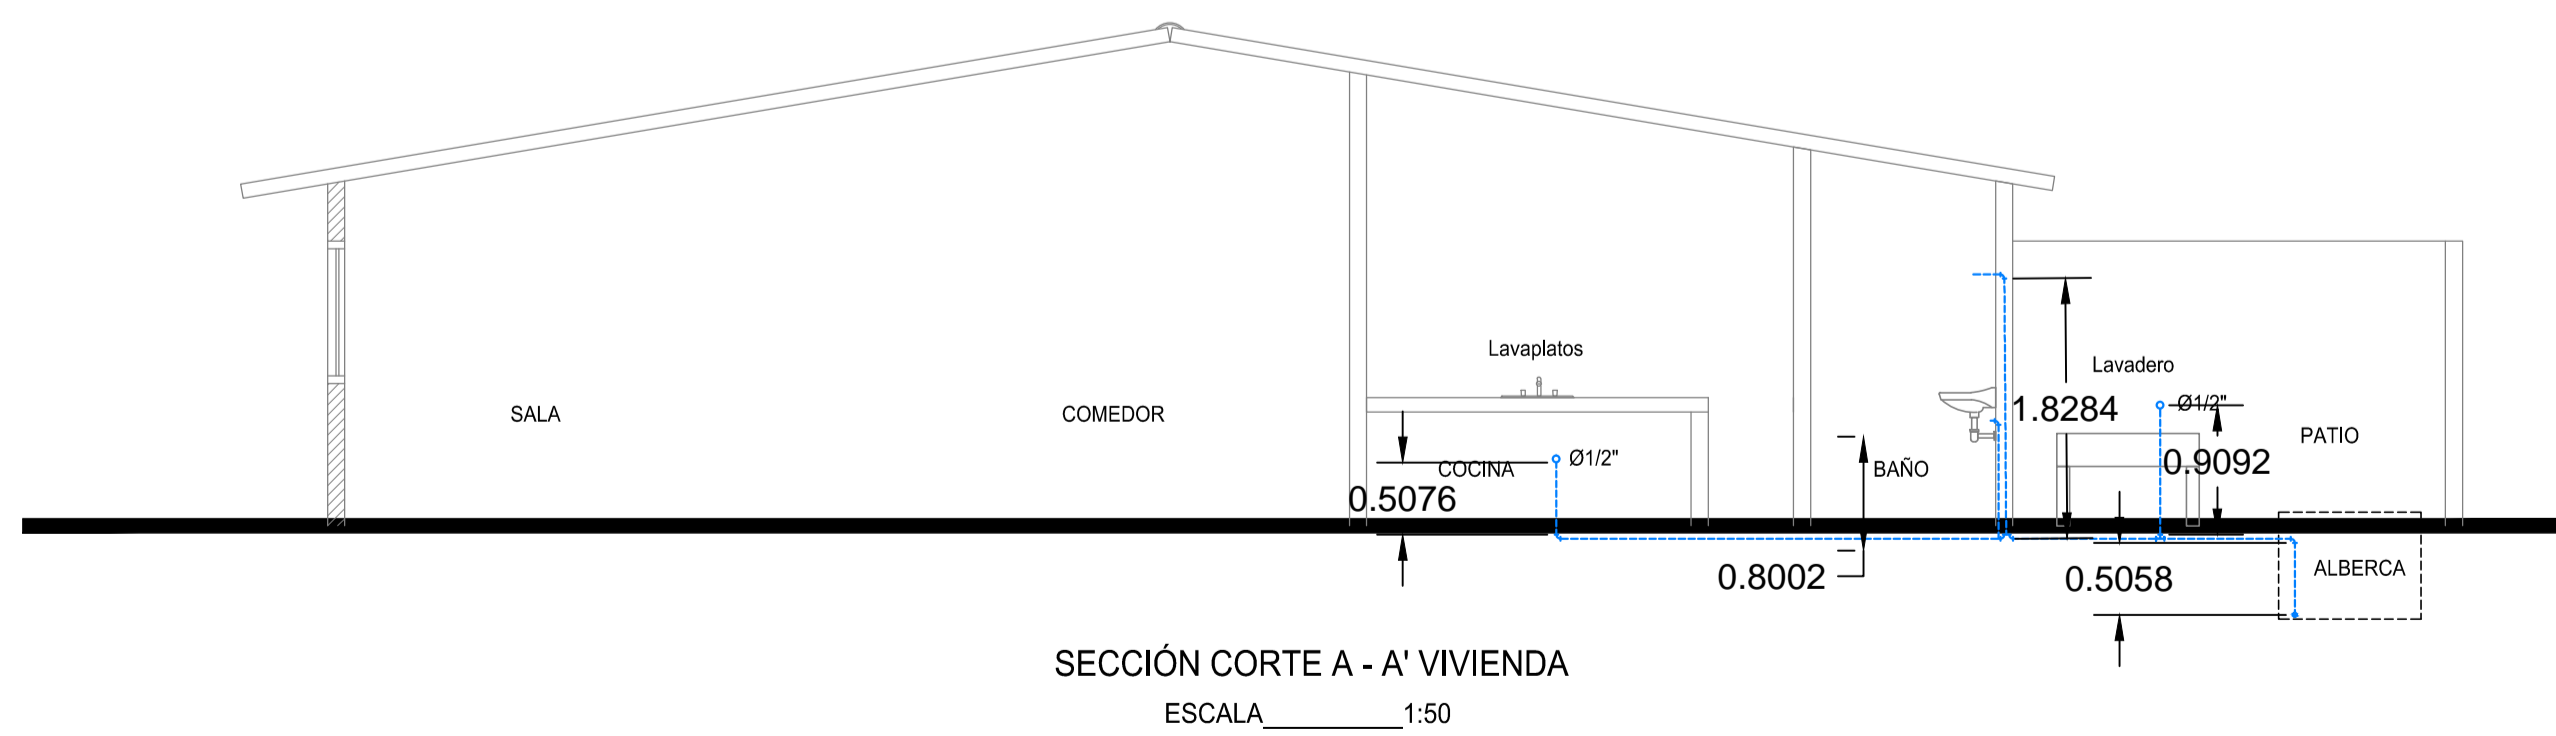

CONVENCIONES	
—	Tubería PVC Sanitaria existente
—	Tubería PVC Sanitaria a instalar
—	Tubería PVC RDE Ø 1/2" instalada
—	Tubería PVC RDE Ø 1/2" a instalar

NOTA: Todos los accesorios y paredes en color rojo son a instalar.

1	14-07-2016	ING. JOHAN GUTIÉRREZ M.	CAMBIO DE TIPOLOGÍAS.	DISEÑO ING.: Ing. JOHAN C. GUTIÉRREZ MONTERROSA M.P. 28297191549-ATL	Vo. Bo INTERVENOR CONTRATANTE: Ing. FERNANDO PRODIGUE FERNÁNDEZ Mat. 44202-331347 GJA	ESCALA: 1 : 50	ARCHIVO DWG: C:\ VIVIENDAS TIPO A, B, C, D, E, F, J, H, L, J Y K.DWG	LOCALIZACION: MUNICIPIO DE MAICAO CORREGIMIENTO DE PARAGUACHÓN.	EMPRESA CONTRATANTE: 	PROYECTO: PROGRAMA DE CONEXIONES INTRADOMICILIARIAS EN CORREGIMIENTO DE PARAGUACHÓN.
				LEV. TOP.: N.A.	APROBO CONSULTOR: Ing. FRANCISCO OLMOS CORUGEDO	ESCALA DE PLOTEO: 1 - 1	FECHA: ENERO 2016	EMPRESA CONSULTORA: H I P S I T C O	CONTIENE: PLANTA HIDROSANITARIA TIPOS J, K Y A	
REVISIÓN Nº	FECHA REV.	REVISOR ENG.	RESUMEN DE CAMBIOS / COMENTARIOS	DIBUJO: Ing. JOHAN C. GUTIÉRREZ MONTERROSA M.P. 28297191549-ATL		TAMAÑO PAPEL: 600 x 600 mm			PLANO Nº: 4 - 4	