

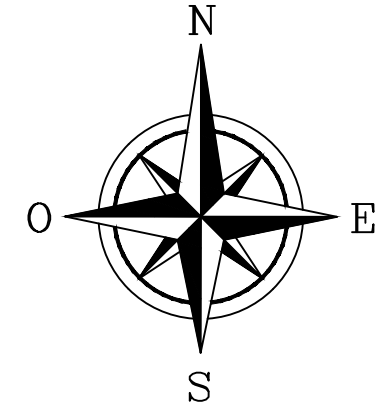



PLANO GENERAL DEL MUNICIPIO DE ALGARROBO

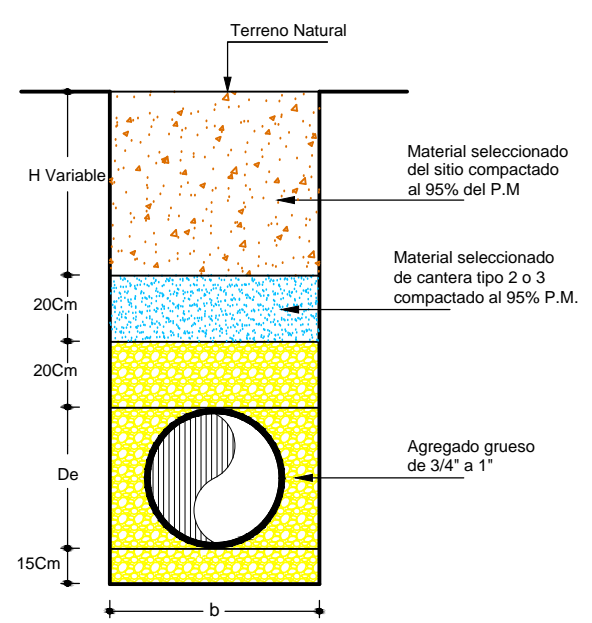

FINCA CAMPO GRANDE

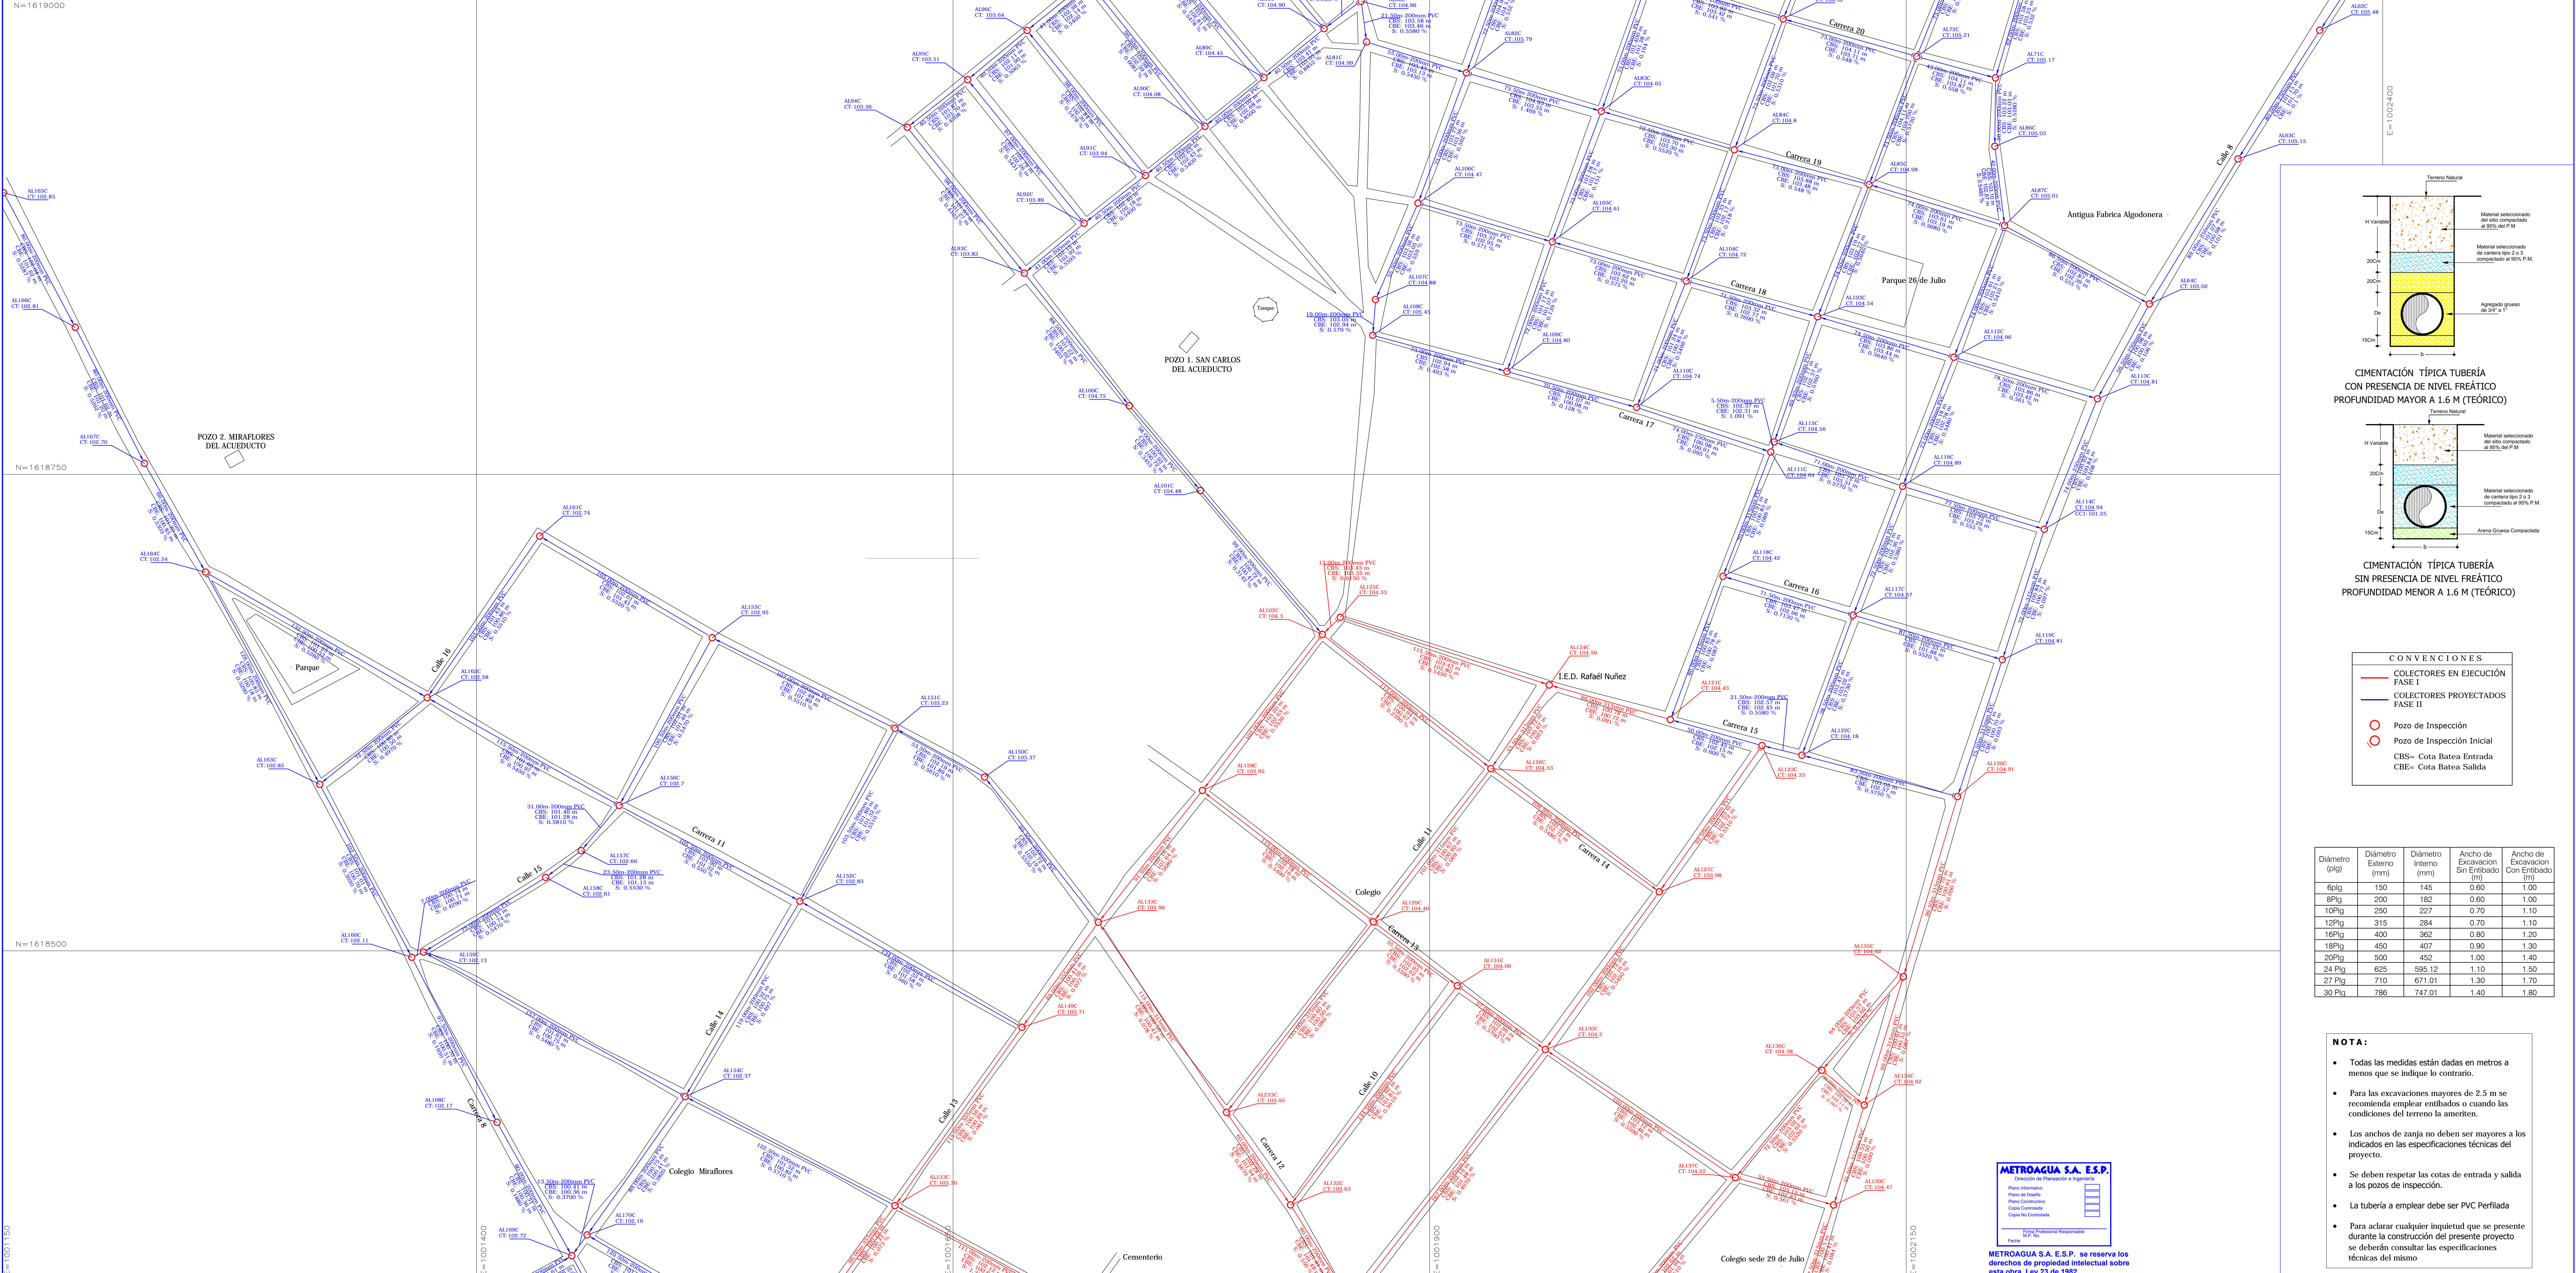

CIMENTACIÓN TÍPICA TUBERÍA CON PRESENCIA DE NIVEL FREÁTICO PROFUNDIDAD MAYOR A 1,6 M (TEÓRICO)

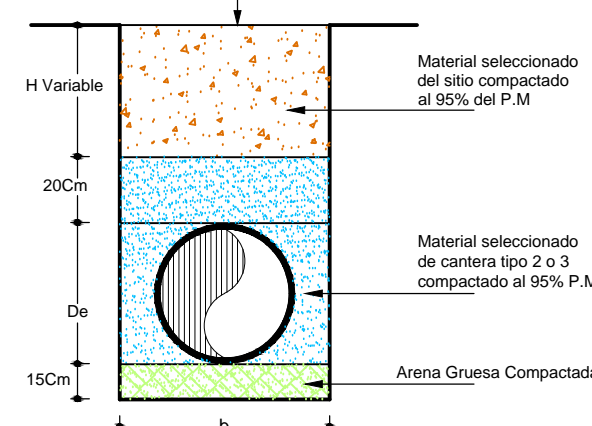

CIMENTACIÓN TÍPICA TUBERÍA SIN PRESENCIA DE NIVEL FREÁTICO PROFUNDIDAD MENOR A 1,6 M (TEÓRICO)


CONVENCIONES

- COLECTORES EN EJECUCIÓN FASE I
- COLECTORES PROYECTADOS FASE II
- Pozo de Inspección
- Pozo de Inspección Inicial
- CBS= Cota Batea Entrada
- CBE= Cota Batea Salida

Díámetro (plg)	Díámetro Externo (mm)	Díámetro Interno (mm)	Ancho de Excavación Sin Entibado (m)	Ancho de Excavación Con Entibado (m)
6Plg	150	145	0.60	1.00
8Plg	200	182	0.60	1.00
10Plg	250	227	0.70	1.10
12Plg	315	284	0.70	1.10
16Plg	400	362	0.80	1.20
18Plg	450	407	0.90	1.30
20Plg	500	452	1.00	1.40
24Plg	625	595	1.10	1.50
27Plg	710	671	1.30	1.70
30Plg	766	747	1.40	1.80

NOTA:

- Todas las medidas están dadas en metros a menos que se indique lo contrario.
- Para las excavaciones mayores de 2.5 m se recomienda emplear entibados o cuando las condiciones del terreno lo ameriten.
- Los anchos de zanja no deben ser mayores a los indicados en las especificaciones técnicas del proyecto.
- Se deben respetar las cotas de entrada y salida a los pozos de inspección.
- La tubería a emplear debe ser PVC Perforada.
- Para aclarar cualquier inquietud que se presente durante la construcción del presente proyecto se deberán consultar las especificaciones técnicas del mismo.

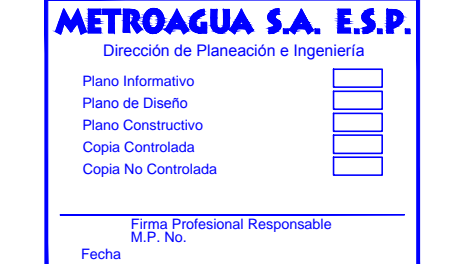

METROAGUA S.A. E.S.P. se reserva los derechos de propiedad intelectual sobre esta obra. Ley 23 de 1982.

ELABORADO: Ing. ALEJANDRA LONDOÑO GONZÁLEZ Mgt. 08202124619ATL	REVISÓ: Ing. EDUARDO MARTÍNEZ LACOUTURE Mgt. 0520210544GANT	ESCALA: 1: 1250	ARCHIVO DWG: C1	EMPRESA CONTRATANTE:	EMPRESA CONSTRUCTORA:	PROYECTO: CONSTRUCCIÓN DEL SISTEMA DE ALCANTARILLADO SANITARIO DEL MUNICIPIO DE ALGARROBO DEPARTAMENTO DEL MAGALLENAS FASE II
LEV. TOP: METROAGUA S.A. E.S.P.	APROBÓ: Ing. MARGARITA JARAMILLO QUICENO Mgt. 1720262700CLD	ESCALA DE PLOTEO: 1: 1	FECHA: JUNIO 2008	AGUAS DE VALDIVIA	GRUPO EMPRESARIAL INTEL A	CONTIENE: PLANO DISEÑO REDES DE ALCANTARILLADO SANITARIO DEL MUNICIPIO DE ALGARROBO
DIBUJÓ: ARIEL ARNEO MOVIL	LOCALIZACIÓN: MUNICIPIO DE ALGARROBO					PLANO N° 2 - 3