





PLANTA DEL 1er PISO MODULO OFICINAS
Escala 1:100

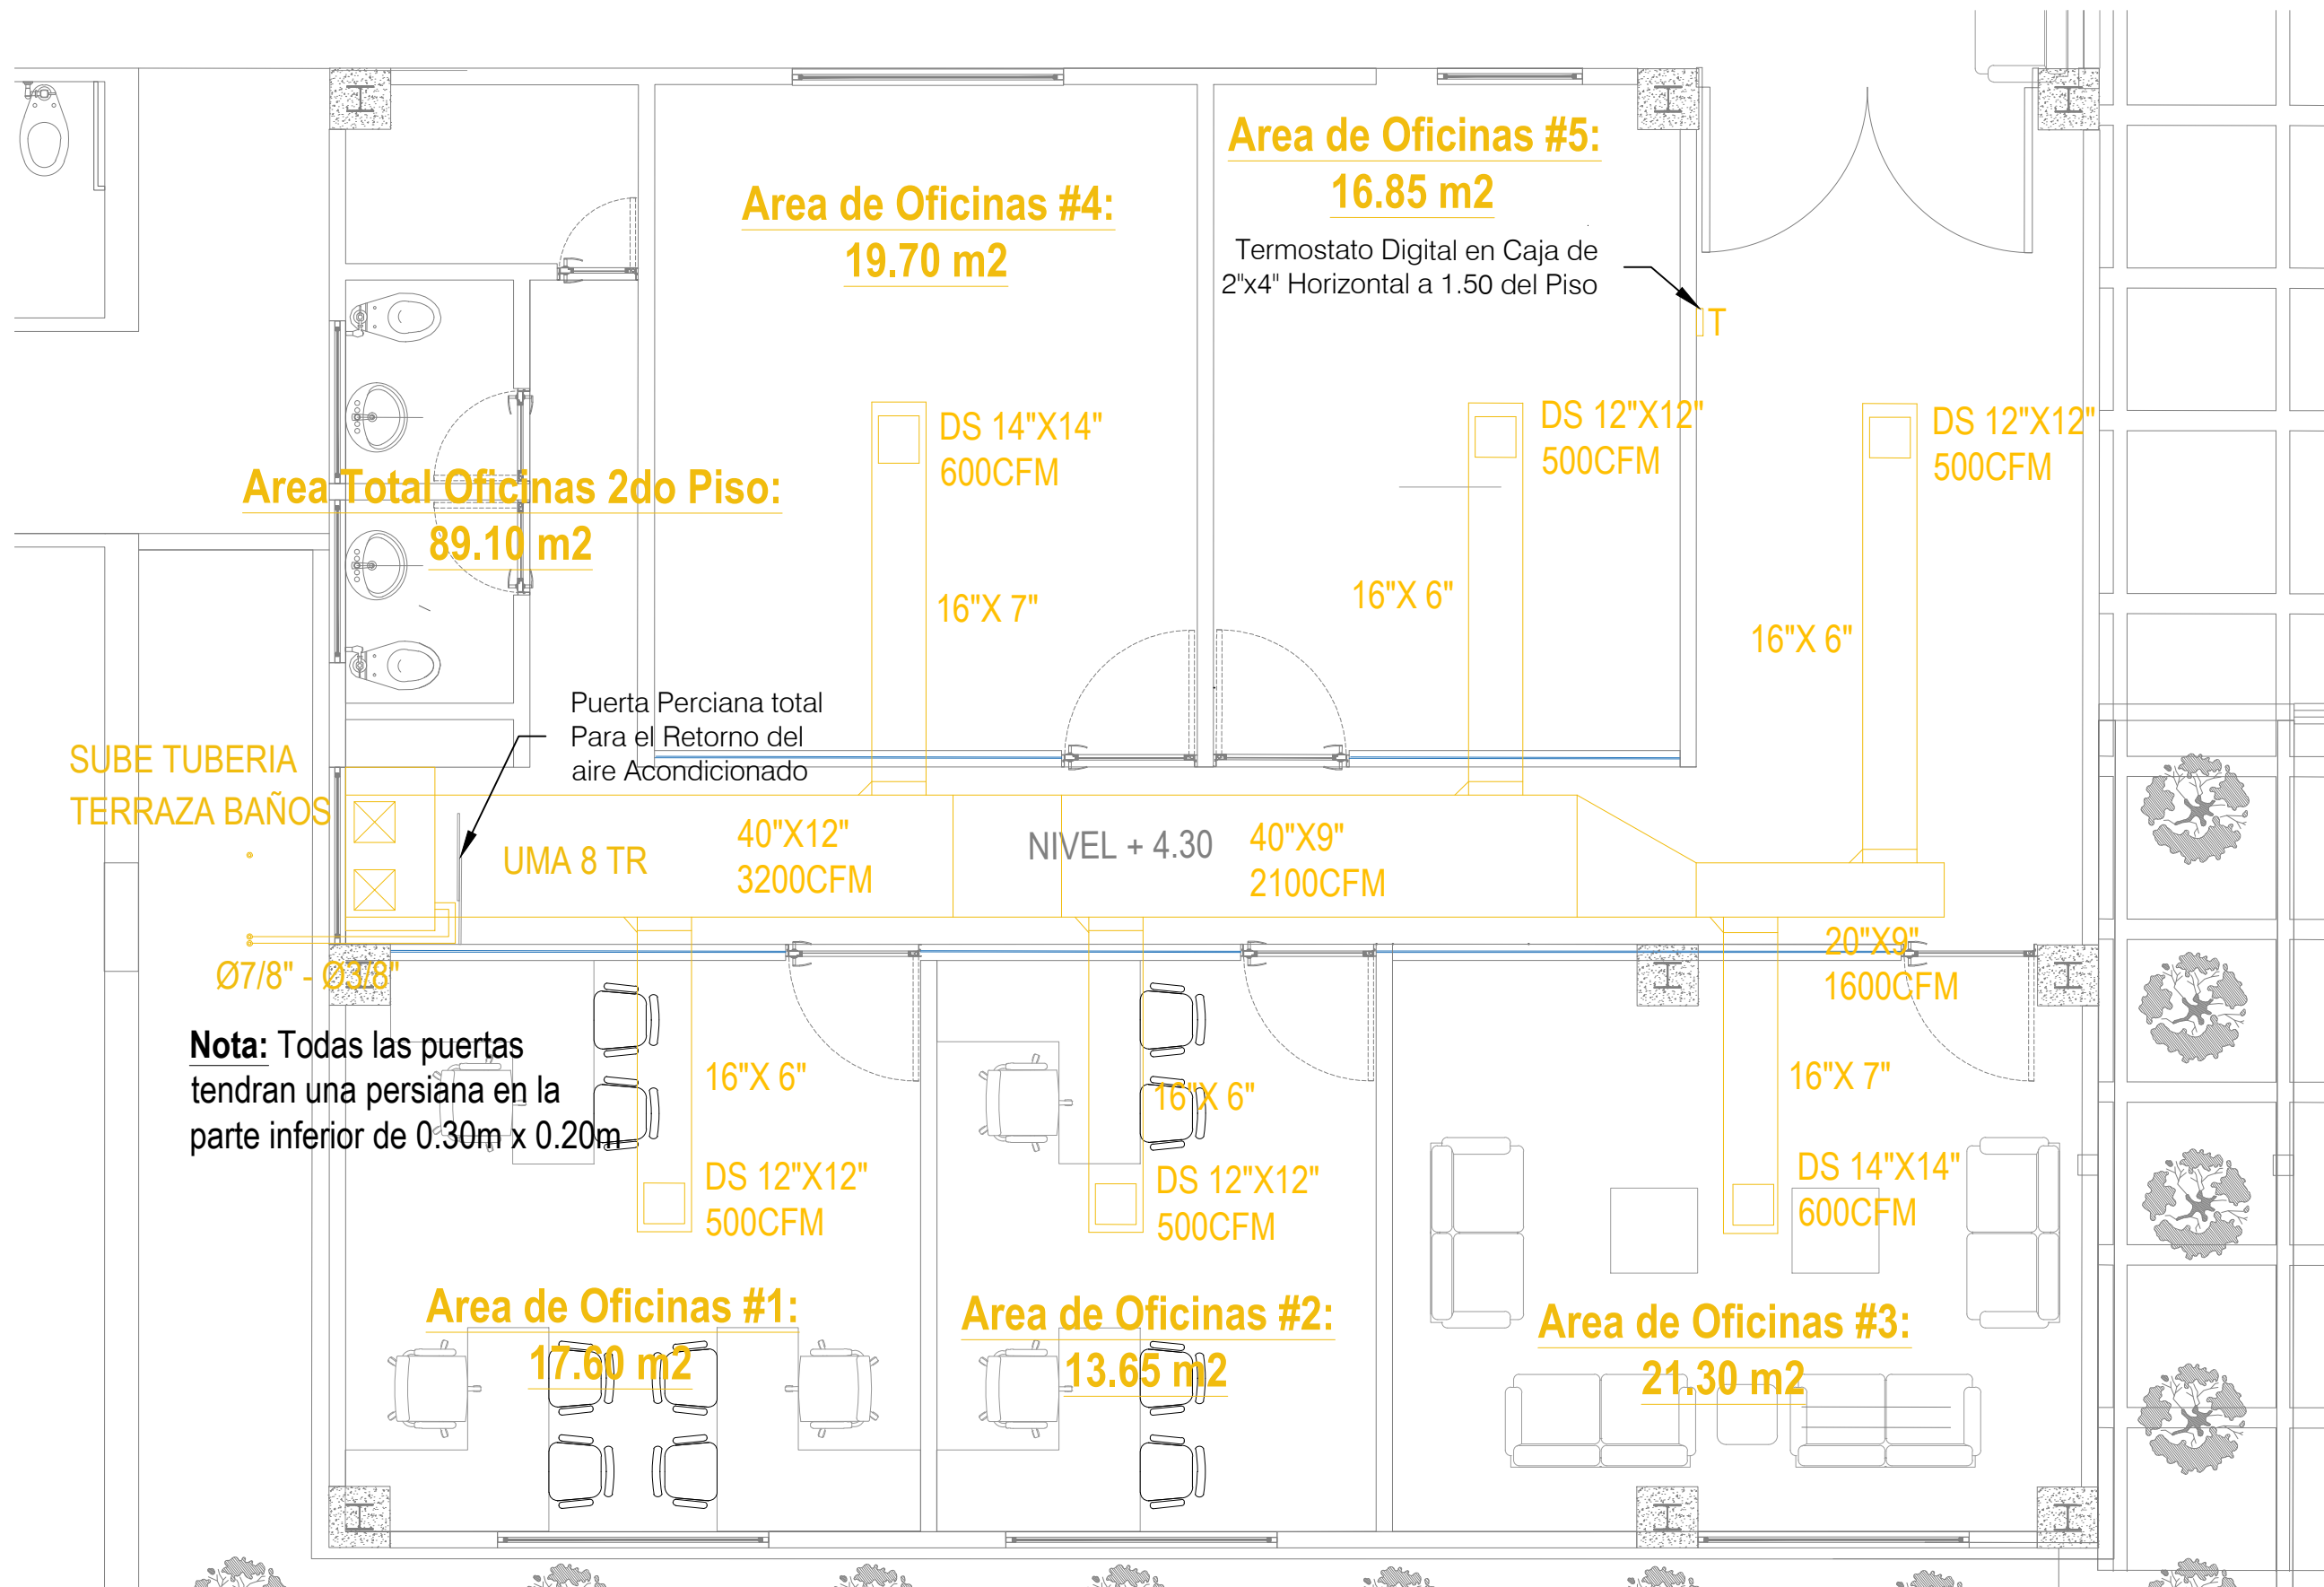

PLANTA DEL 2do PISO MODULO OFICINAS
Escala 1:100

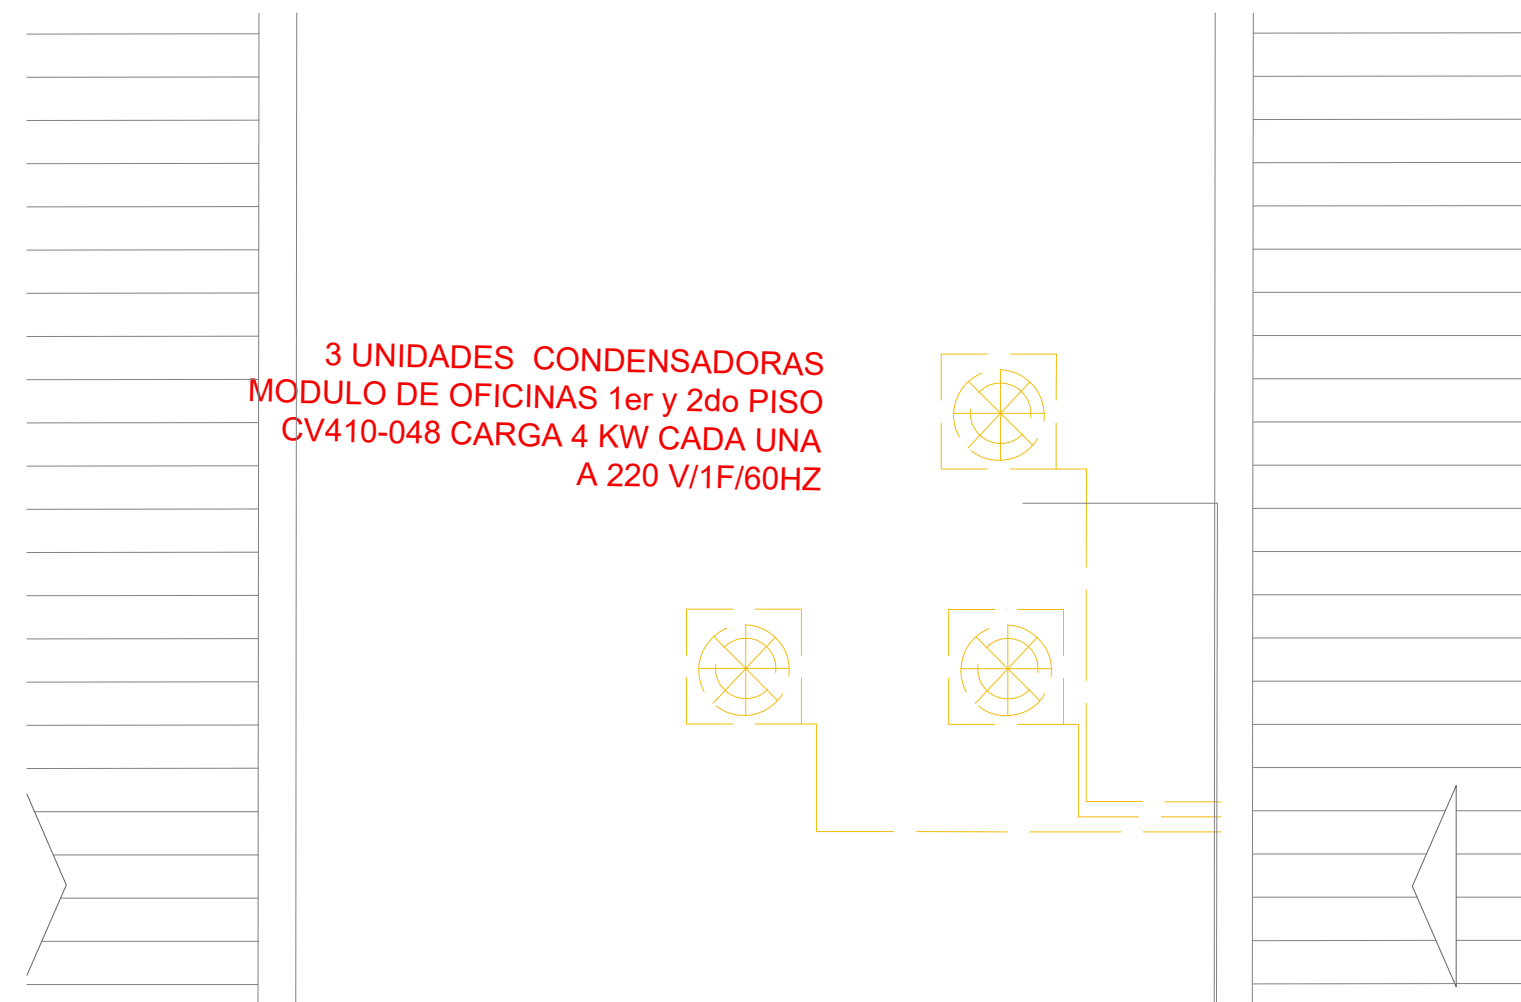


PLANTA DE CUBIERTA MODULO OFICINA
Escala 1:100

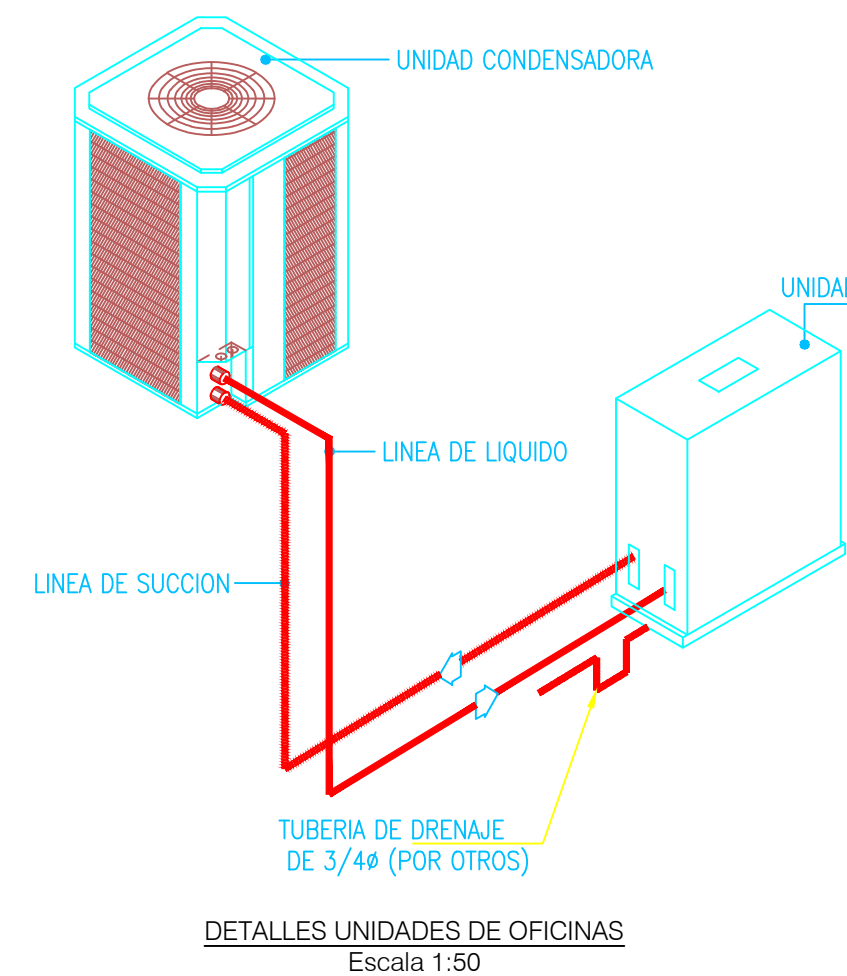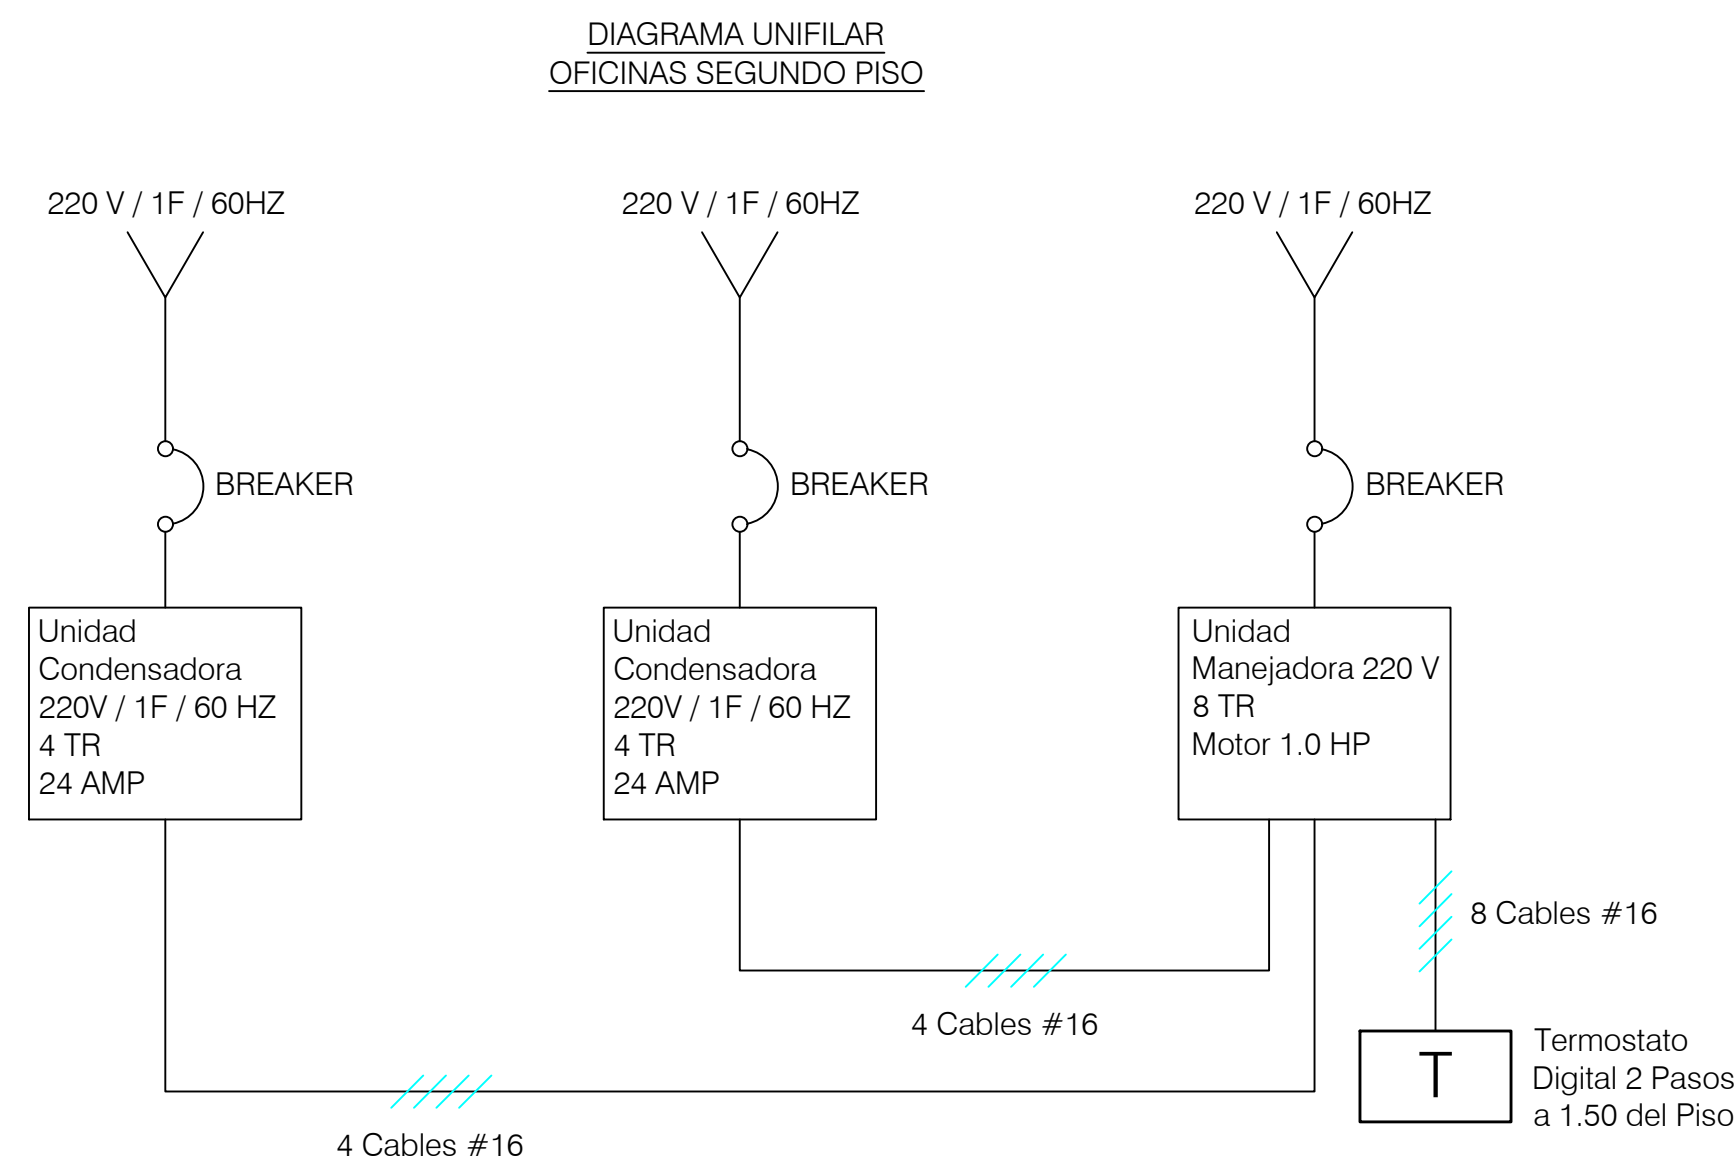

DETALLES UNIDADES DE OFICINAS
Escala 1:50

DIAGRAMA UNIFILAR
OFICINAS PRIMER PISO

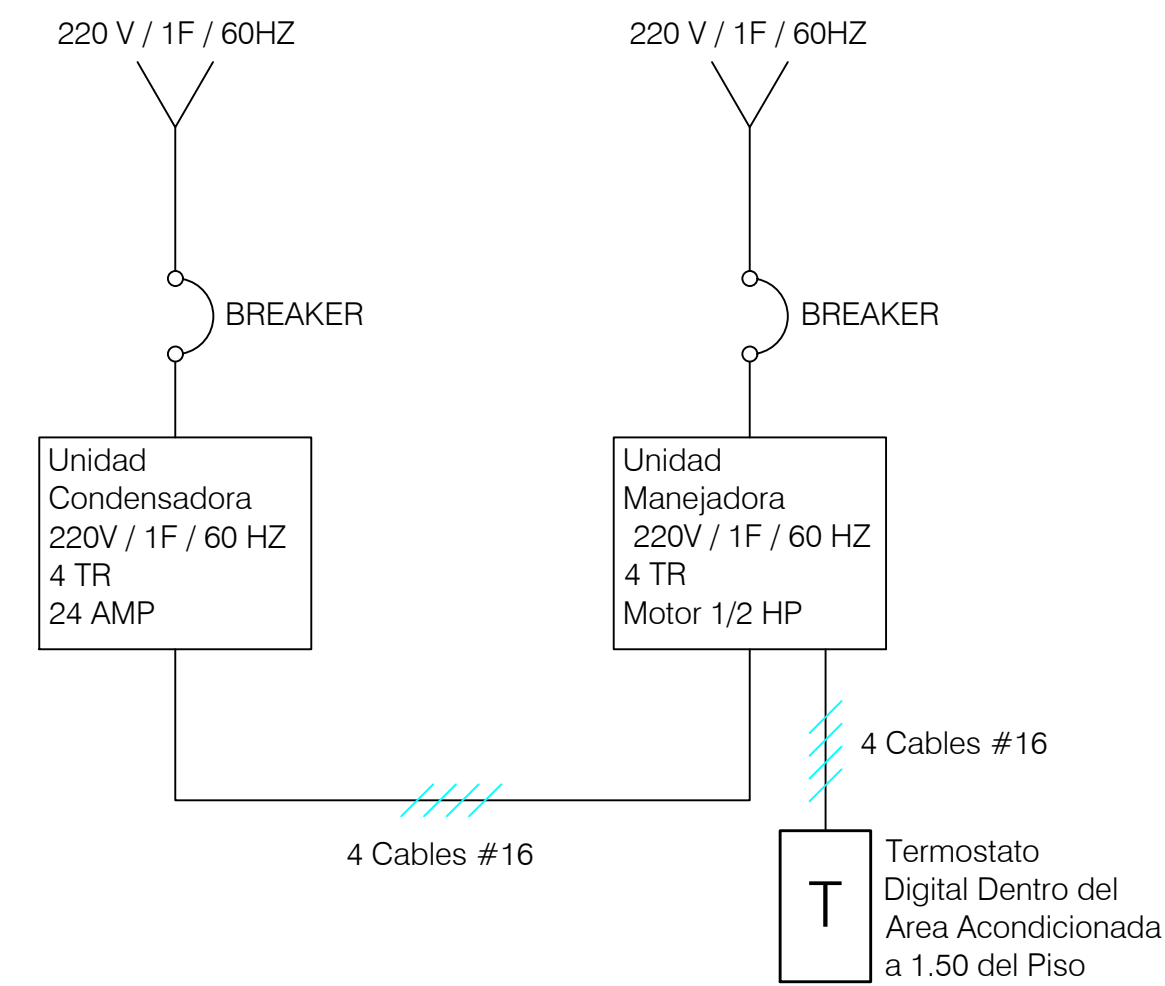

LOCALIZACIÓN:
JAMUNDI VALLE - COLOMBIA

ALCALDÍA:
ANDRÉS FELIPE RAMÍREZ
Alcalde Municipal

CONSULTOR:
G. J. Z. GARCÍA
INGENIERO CIVIL
M.P.: 63202-82782 QND

DISEÑO:
SONIA LUCÍA PATIÑO ECHEVERRY
Ingeniera
M.P.: 230-60019

REVISOR FONDO MIXTO:
MIGUEL ANGEL TURMEQUE
Arquitecto
M.P.: A25192002-79736975

OBSERVACIONES
*NOTA : Los Diseños Eléctricos (De Acuerdo A La Norma Retie Y Retiab), Hidráulicos, Sanitarios, Aires Acondicionados, Estructurales Y De Iluminación Quédan A Cargo De Los Profesionales Pertinentes, Teniendo Como Base El Diseño Arquitectónico.

COLABORADORES:

CONTIENE:
-PLANTA DE 1er PISO MODULO OFICINAS
-AIRE ACONDICIONADO
-PLANTA DE 2do PISO MODULO OFICINAS
-AIRE ACONDICIONADO
-PLANTA DE CUBIERTA AIRE ACONDICIONADO



PROYECTO:
SENA - JAMUNDÍ (VALLE DEL CAUCA)

PLANO #
2/2

ESCALA:
Indicadas

ENTREGADO A
ALCALDÍA DE JAMUNDI

02 DE JUNIO DEL 2021

