

CONTRATANTE:



PROYECTO:


CDI TORRENTES
SOACHA
CUNDINAMARCA

CONVENCIONES

—	REGISTRO
—	CHENIQUE
—	UNIVERSAL
A.C.	AGUA FRIA
A.C.	AGUA CALIENTE
B.A.F.P.	BAINANTE AGUA FRIA GRAVIDADA
C.A.F.P.	COLUMNA AGUA FRIA PRESION
C.A.F.P.	COLUMNA AGUA MEDIDO
B.A.F.I.	BAINANTE AGUA FRIA INCENDIO
A.F.S.	AGUA FRIA SERVICIOS
—	LAJE MENDERA
MED	MEDIDOR
—	AGUA FRIA
—	AGUA CALIENTE
—	ISOMETRO
—	AGUAS NEGROS
A.L.	AGUAS LLUVIAS
B.A.N.L.	BAINANTE AGUA LLUVIAS N. 1
B.A.L.L.	BAINANTE AGUA LLUVIAS N. 2
—	REVENTACION
—	REVENTACION
TUB.PUC.	TUBERIA PVC: SANTARIA
—	TUBERIA PLASTICA
C.A.	CAJA DE INSPECCION
—	AGUAS NEGROS
—	AGUAS LLUVIAS
—	AGUA FRIA SERVICIOS
—	AGUA INCENDIO
—	OPON 4 PULGADAS
—	CODO 4 PULGADAS
—	PARO DE INSPECCION
—	COLUMNA FRIA SERVICIOS
—	GABINETE DE INYECION
G.N.	CAMERO DE NIVEL
—	JUANMANEJO
L.P.	LEVANTADOS
—	PULPETO DRENAL
—	PLATA INYECTADA

NOTAS:

REV.	FECHA	DESCRIPCION	DIV.
00	JUN/09/16	EMISION PARA COMENTARIOS	
01	JUN/13/16	ACTUALIZACION ARQUITECTURA	
02	JUN/14/16	ACTUALIZACION ARQUITECTURA	
03	JUN/14/16	ACTUALIZACION URBANISMO	
04	JUL/04/16	ACTUALIZACION ARQUITECTURA	
05	JUL/04/16	A SOLICITUD DE INTERVENITORIA SE AÑADIAN DENTRO DE CUARTO DE BOMBAS	
06	AGO/17/16	ACTUALIZACION ARQUITECTURA	R.C.
07	AGO/11/16	A SOLICITUD DE INTERVENITORIA SE IMPLEMENTA TAPON EN MURO	R.C.

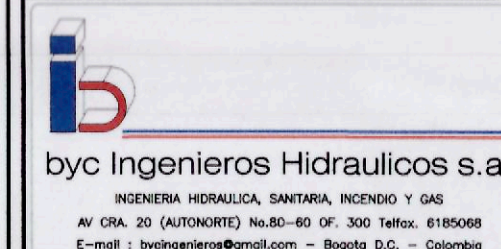

INGENIERO HIDRAULICO:

DIRECTOR CONSULTORIA

ESPECIALISTA INTERVERTORIA HIDRAULIC

DIRECTOR INTERVIEWER

CONTIENE:

LOCALIZACION GENERAL

Desaques—Suministro



ESCALA: 1:200

FECHA:
26 AGOSTO 2016

DIGITÓ: R.C.T.O.



PLANO:	REV:
HS01 DE: 08	03
DISEÑO: No. 571	

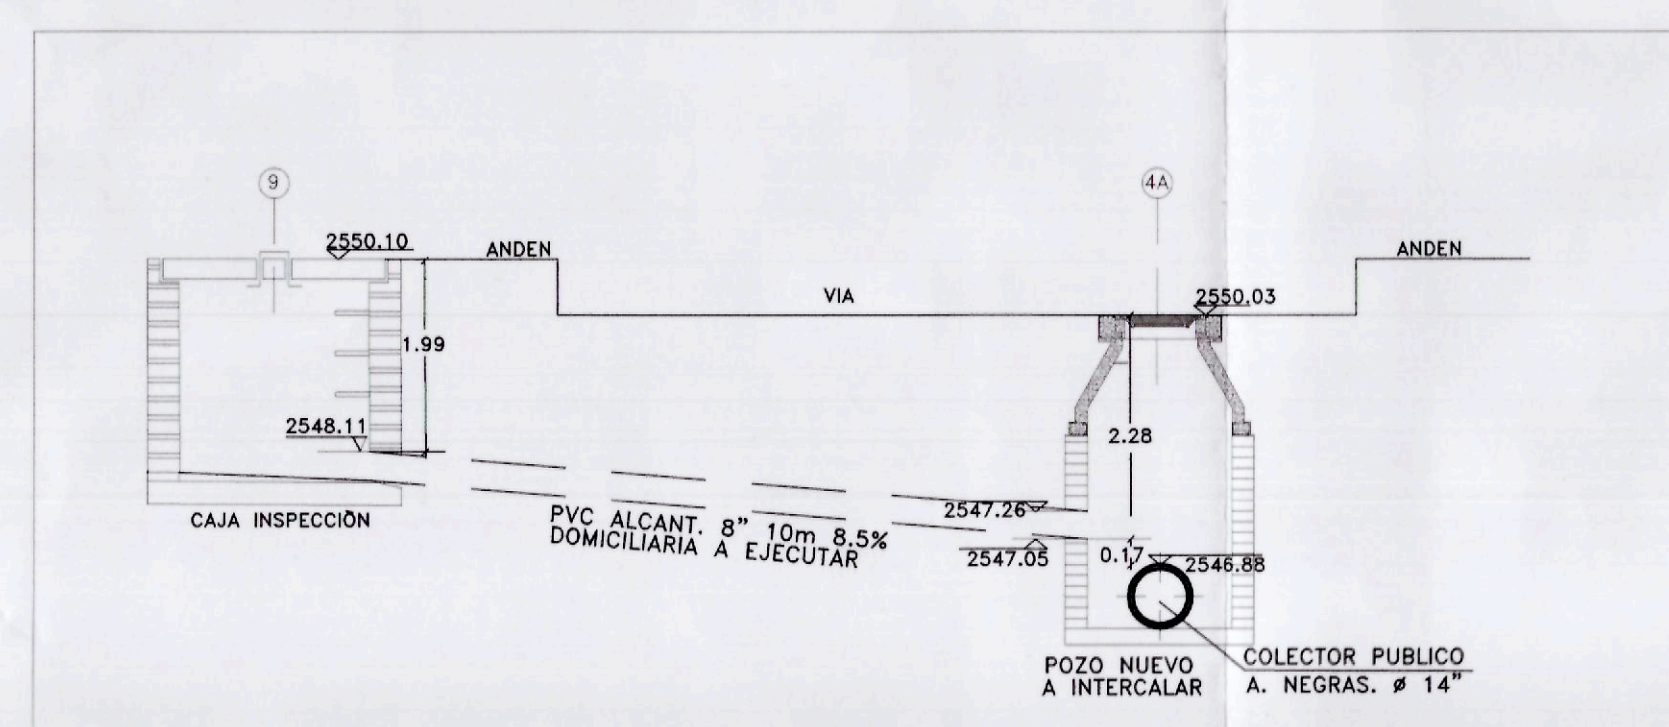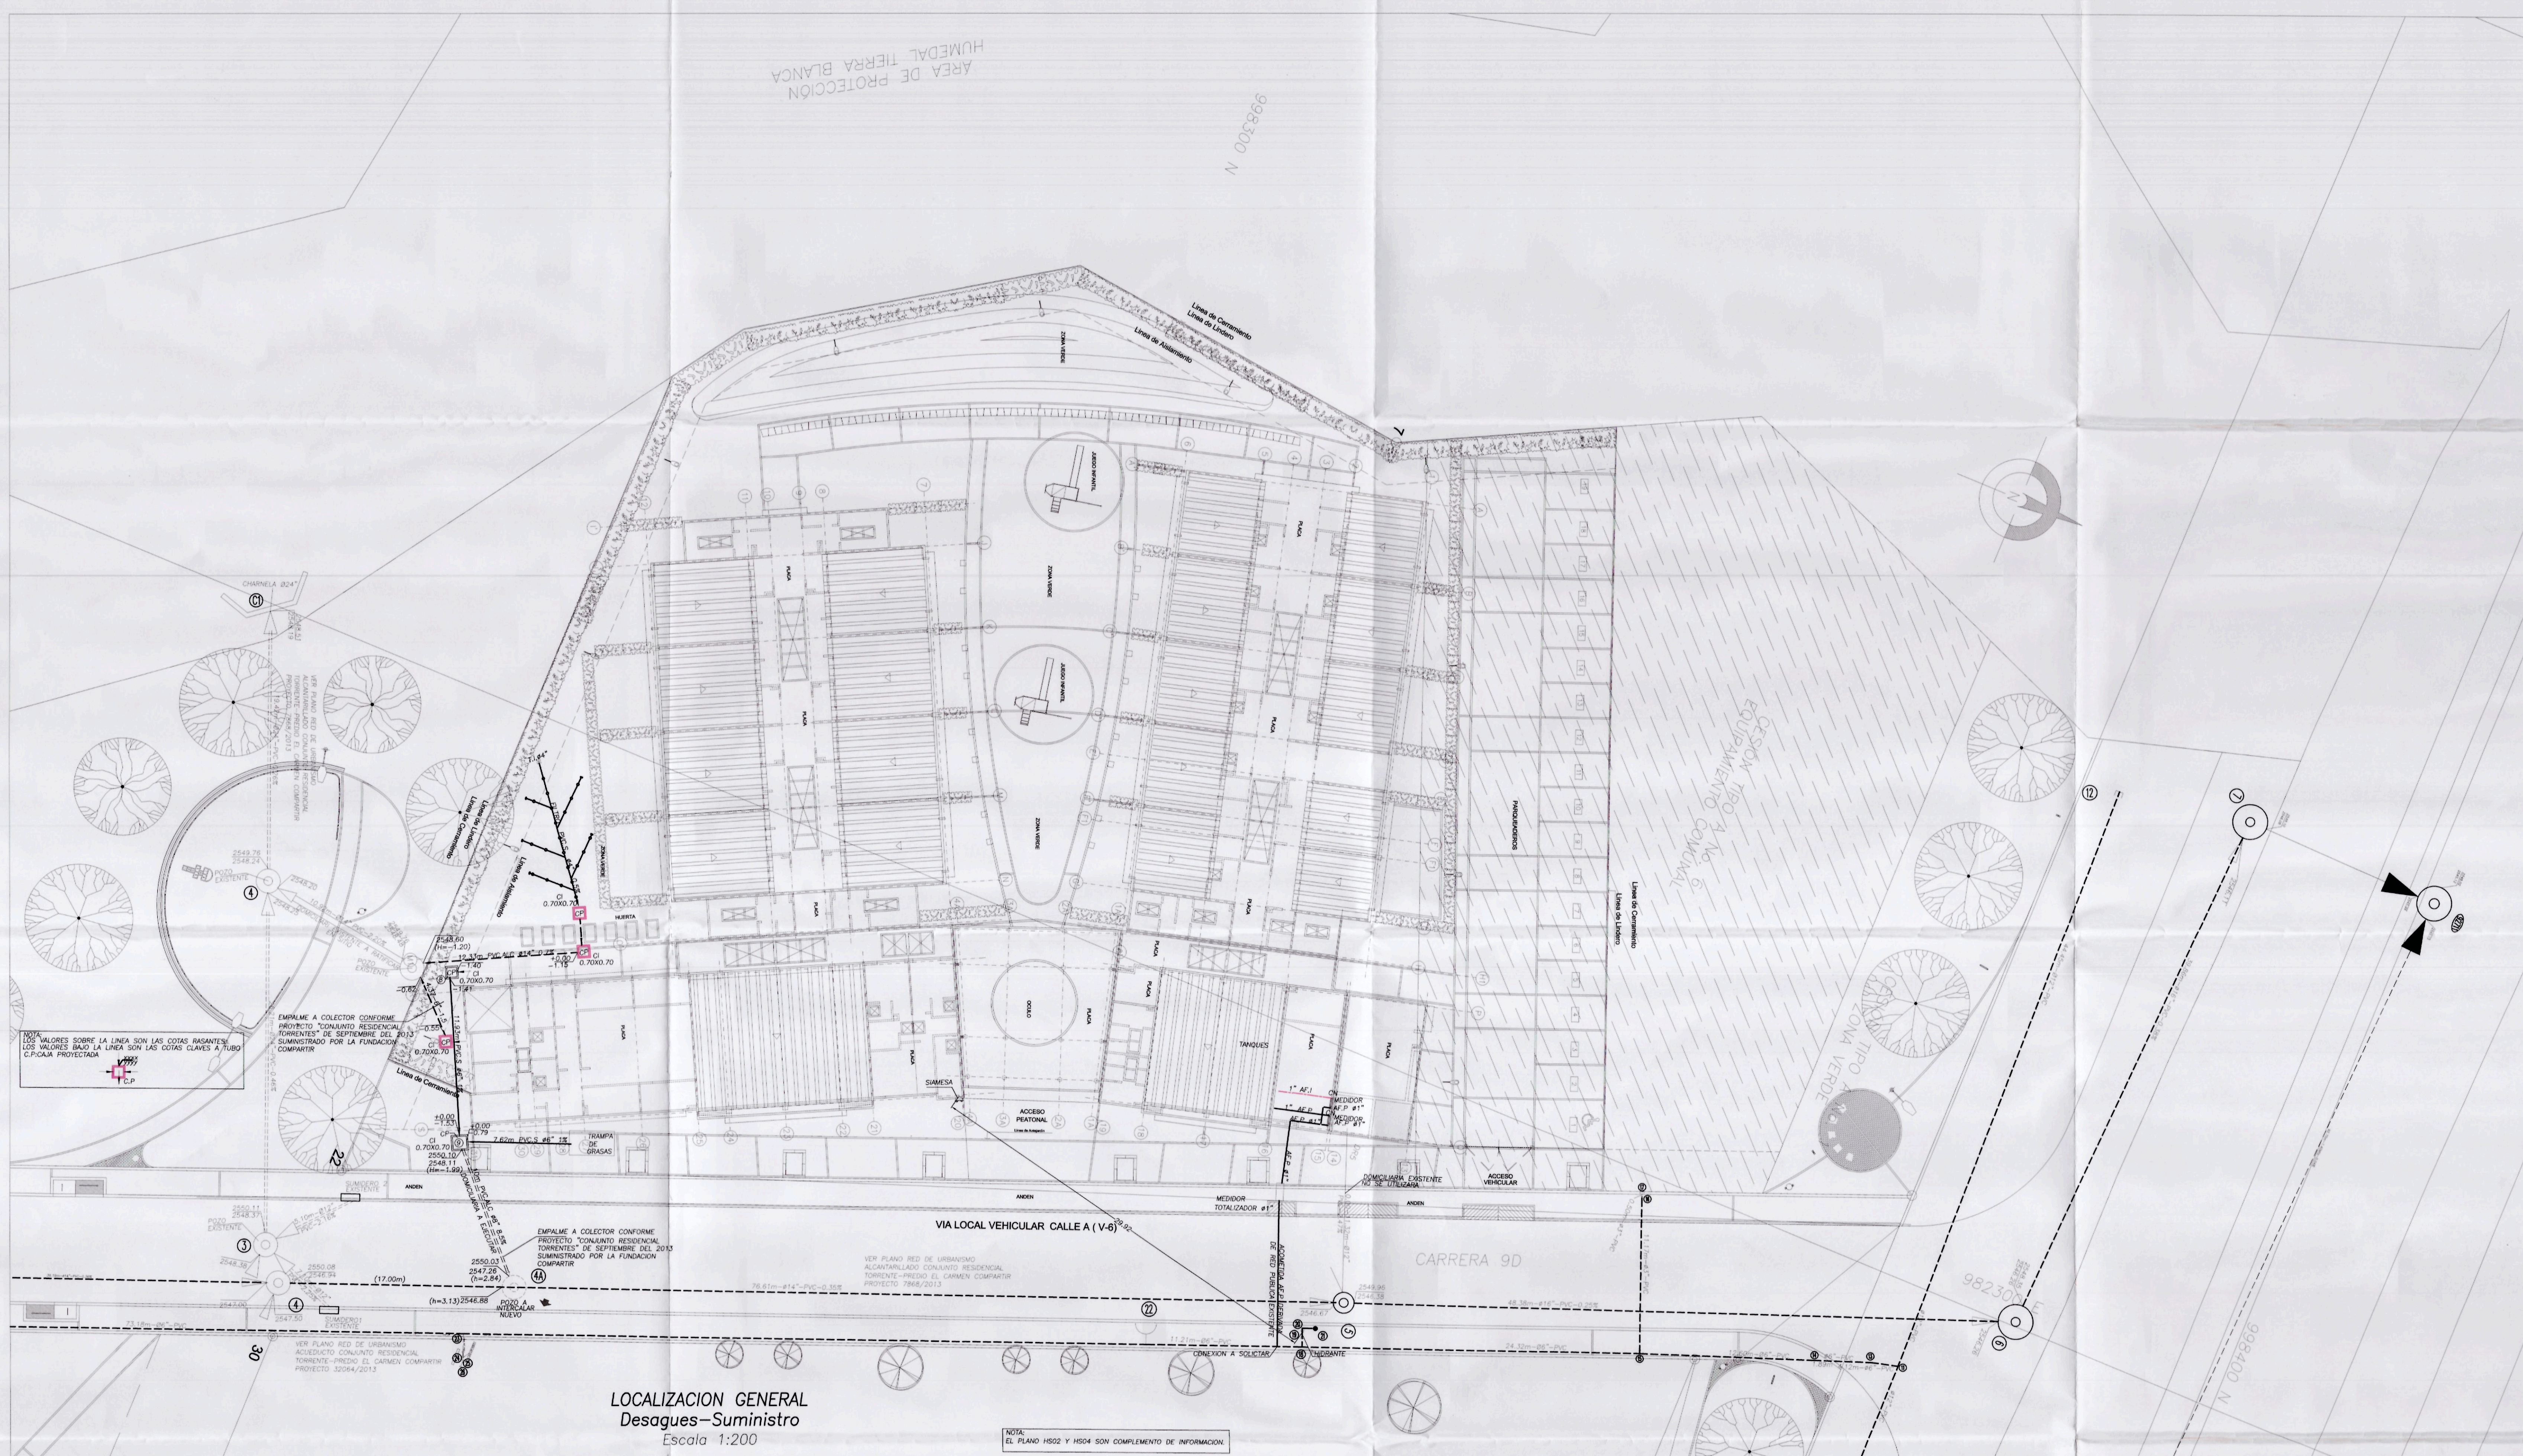

DETALLE PERFIL POZO NUEVO
Desagues
Sin Escala

NUMERACION		PLANOS HIDROSANITARIOS
PLANO	NUMERO	CONTENIDO
HS	01	LOCALIZATION GENERAL DESAGUES SUMINISTRO
HS	02	PLANTA PRIMER PISO DESAGUES
HS	03	PLANTA DE CUBIERTA DESAGUES
HS	04	PLANTA PRIMER PISO SUMINISTRO
HS	05	PLANTA CUBIERTA SUMINISTRO
HS	06	ISOMETRICO RED SUMINISTRO
HS	07	CUARTO DE BOMBAS
HS	08	DETALLES