











Para todos los colectores que ingresan a mas de 0.75 m del fondo de una cañilla debe adaptarse el cambio de nivel individualmente. Ver detalle de manejo del cambio de nivel para los colectores de entrada - en plano de detalles

ver otras notas en plano de redes generales

CONVENCIONES - REDES DRENAJE

-  Red de aguas negras
  -  Red de aguas lluvias
  -  Red de ventilación (sobre techo ras) [Red de ventilación (colgado bajo losa)]
  -  Drenaje de condensados
  -  Punto sanitario
  -  Punto ventilación
  -  Punto sanitario ventilado
  -  Cañilla de registro
- BN Bajante para aguas negras CV Columna de ventilación  
 BIL Bajante para aguas lluvias TV Terminal de ventilación  
 Pq rejilla de piso (aguas lluvias) BNC Bajante drenaje condensados

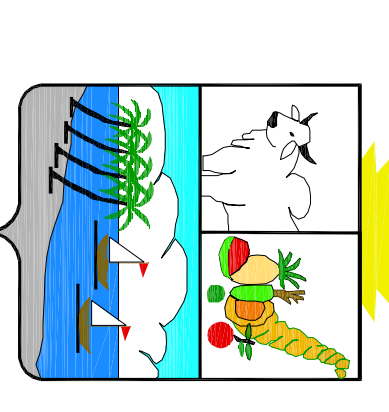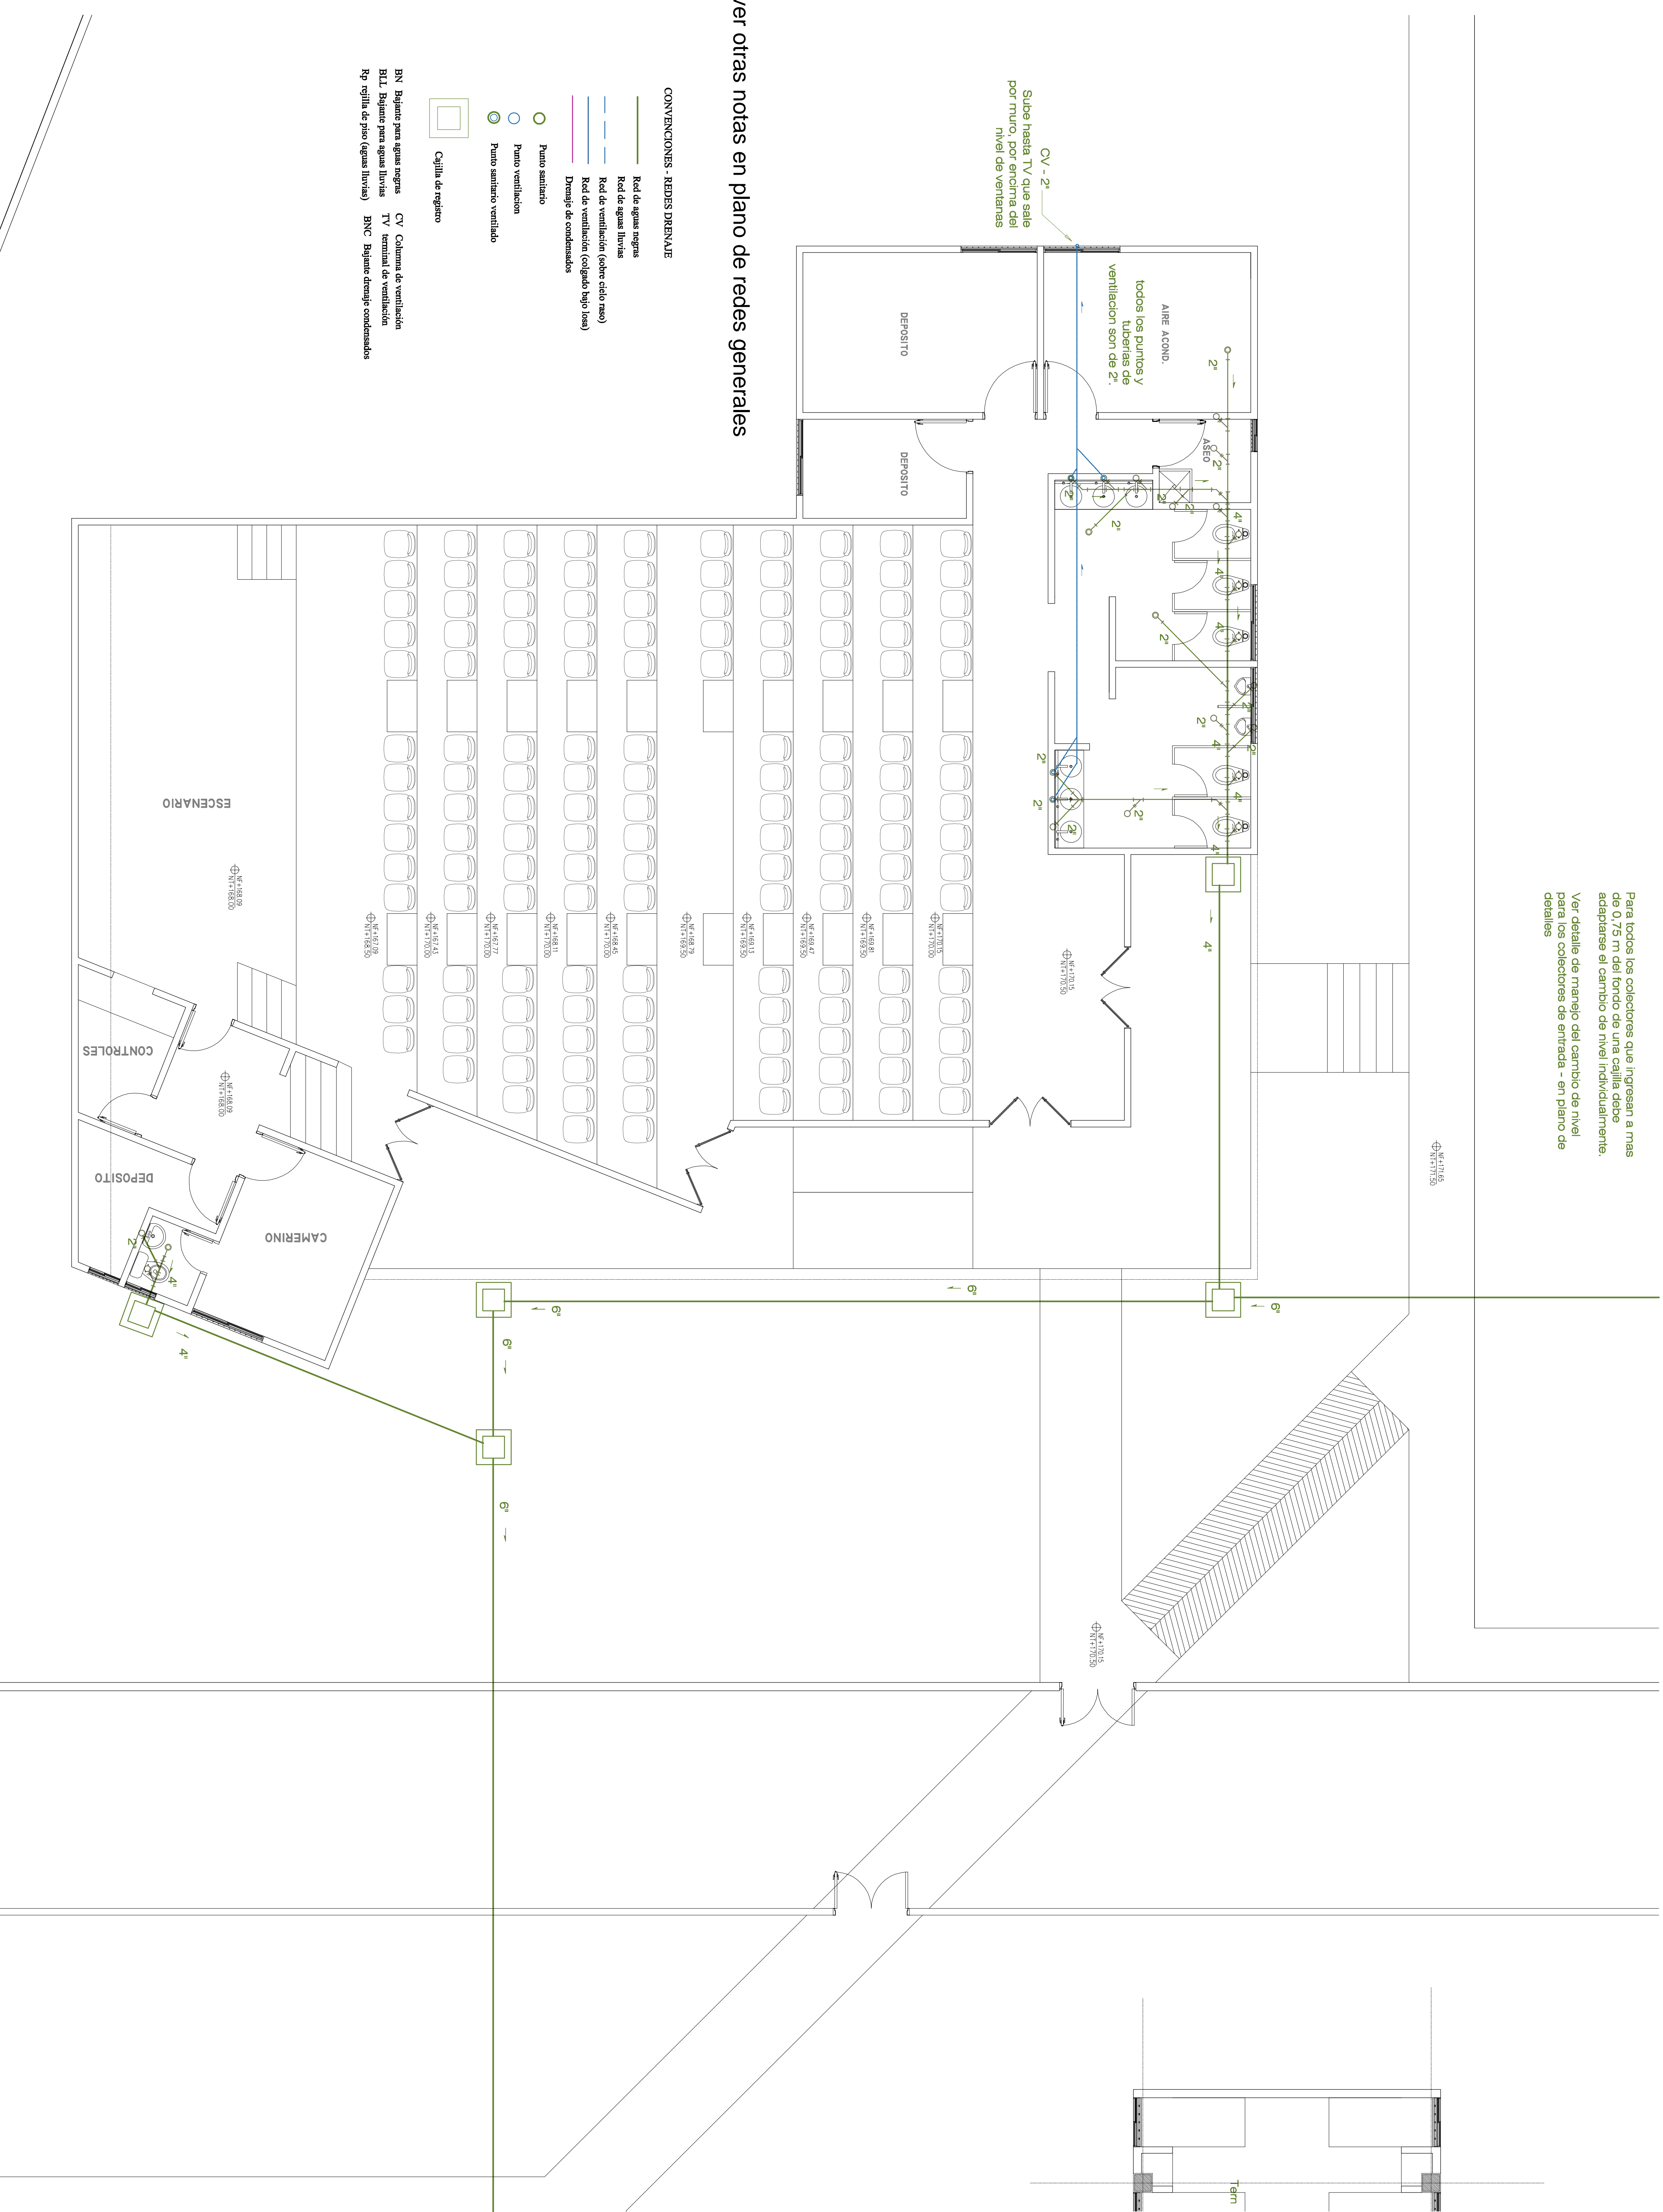

GOBERNACION DE SUCRE

PROYECTO:  
CENTRO DE FORMACION JUVENIL PARA EL SRPA ( Construcción Nueva)

Calle 15 con Cra. 17A B, El Oasis, Simipues- Sucre

ANTEPROYECTO:

INTERVENIENTOR:  
ARQ. OLAMPO DEL CASTILLO MONTALVO M.P. N.º 201500013

ARQ. FABIO ROJAS CANO

NOTAS GENERALES:

**JUAN C. GARCÉS DAJUD**  
Arquitecto

ARQ. JUAN C. GARCÉS DAJUD  
M.P. N.º 48625001-9252773  
M.F.: 1302202020


Diseño hidro-sanitario  
Ingeniería línea Técnica Esno  
Especialista en Ingeniería Sanitaria y Ambiental  
M.F.: 1302202020

PLANOS  
HIDROSANITARIOS

CONTIENE:  
REDES DRENAJE  
EDIFICIO AUDITORIO

ESCALA: 1:50  
FECHA: NOVIEMBRE 2014

LOCALIZACION: Calaguaní del Sur

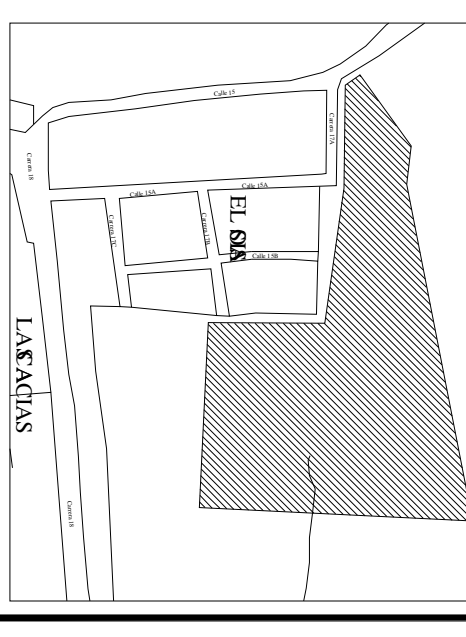

REVISION	PLANOS	NO.
10		17