
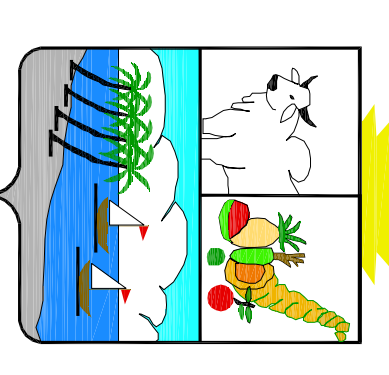


VER OTRAS NOTAS Y CONVENCIONES, EN PLANO DE REDES GENERALES
VER PLANO 14

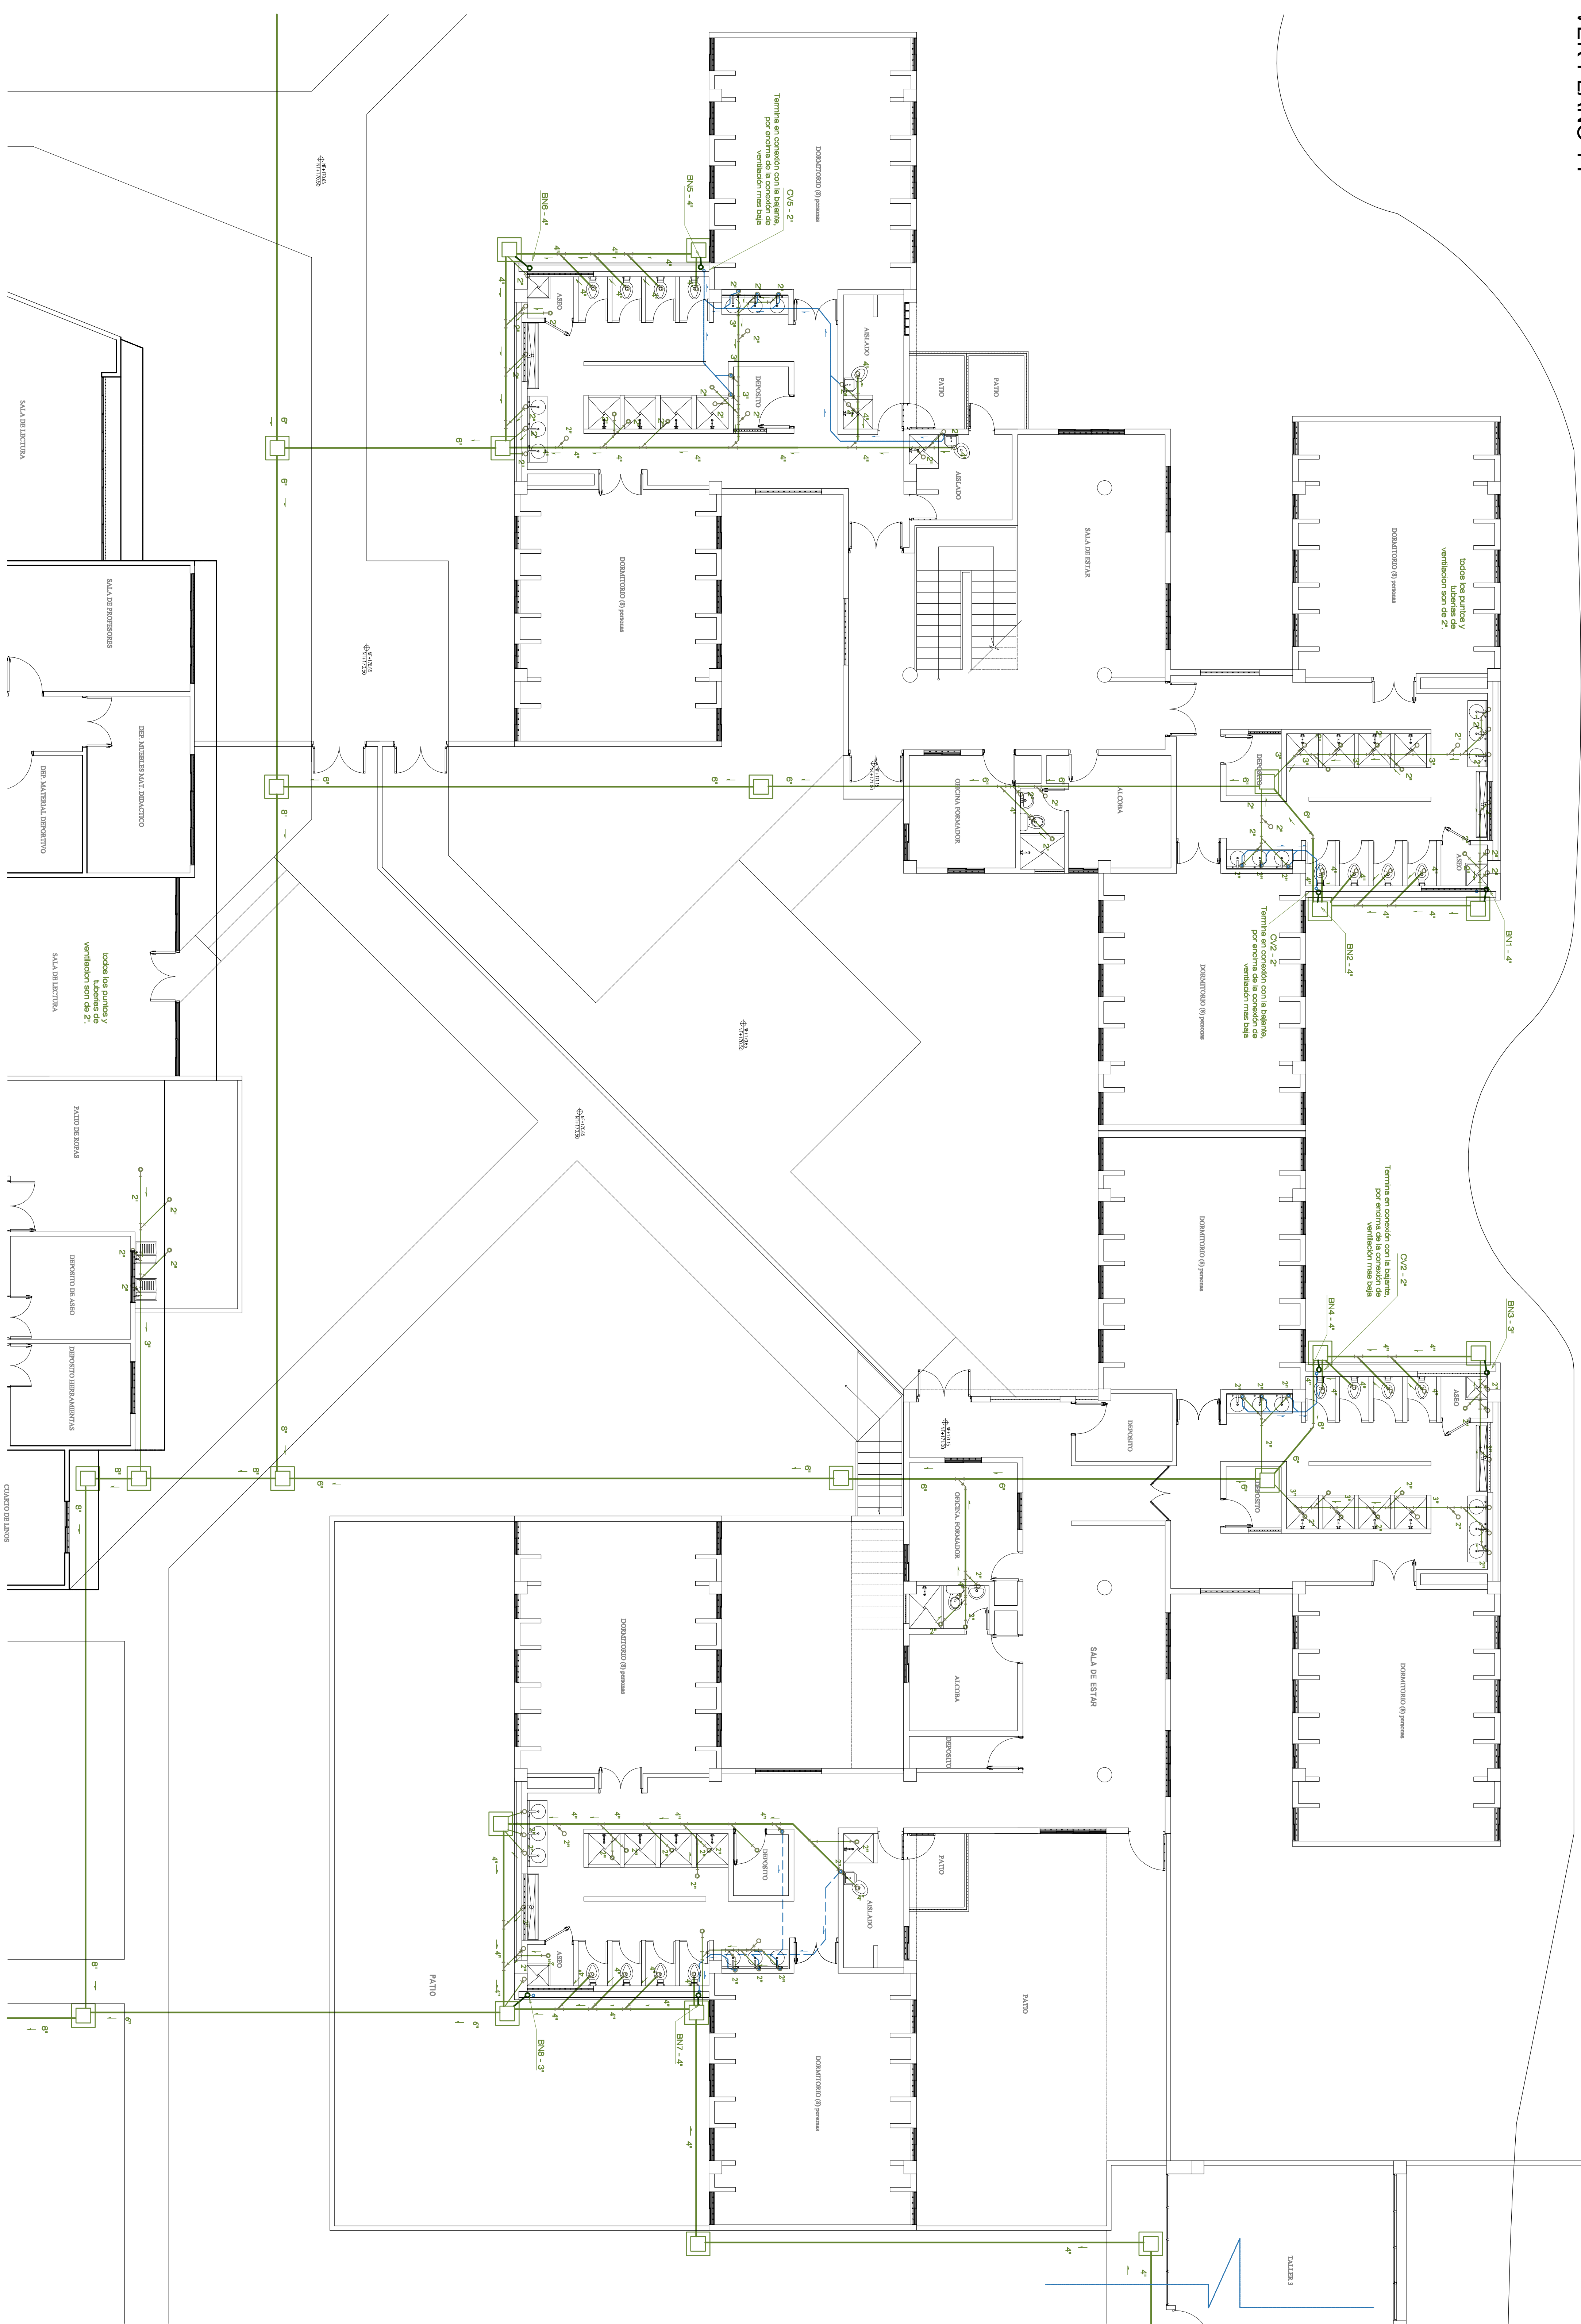

GOBERNACION DE SUCRE
 PROYECTO:
 CENTRO DE FORMACION
 JUVENIL PARA EL SRPA
 (Construcción Nueva)

Calle 15 con Cra. 17A B. El Oasis.
 Sempuer-Sucre

ANTEPROYECTO:

ARQ. OLAMPO DEL CASTILLO MONTALVO
 N.º 15.300.5011

INTERVENIENTE:

ARQ. FABIO ROJAS CANO

NOTAS GENERALES:

JUAN C. GARGES DAJUD
 Arquitecto

ARQ. TUNGU GARCÉS DAJUD
 N.º 15.300.5011

Diseño Hidrosanitario
 Ingeniería fina Tamara Erazo
 Especialista en Ingeniería Sanitaria y Ambiental
 N.º: 130202820

PLANOS
 HIDROSANITARIOS

CONTIENE:
 REDES DRENAJE
 EDIFICIO DE INTERNADO PISO 1

ESCALA: 1:75
 FECHA: NOVIEMBRE 2014

LOCALIZACION:
 Calle Manuel de



REVISION: PLANOS 12
 PLANOS 17