



VER OTRAS NOTAS Y CONVENCIONES, EN PLANO DE REDES GENERALES

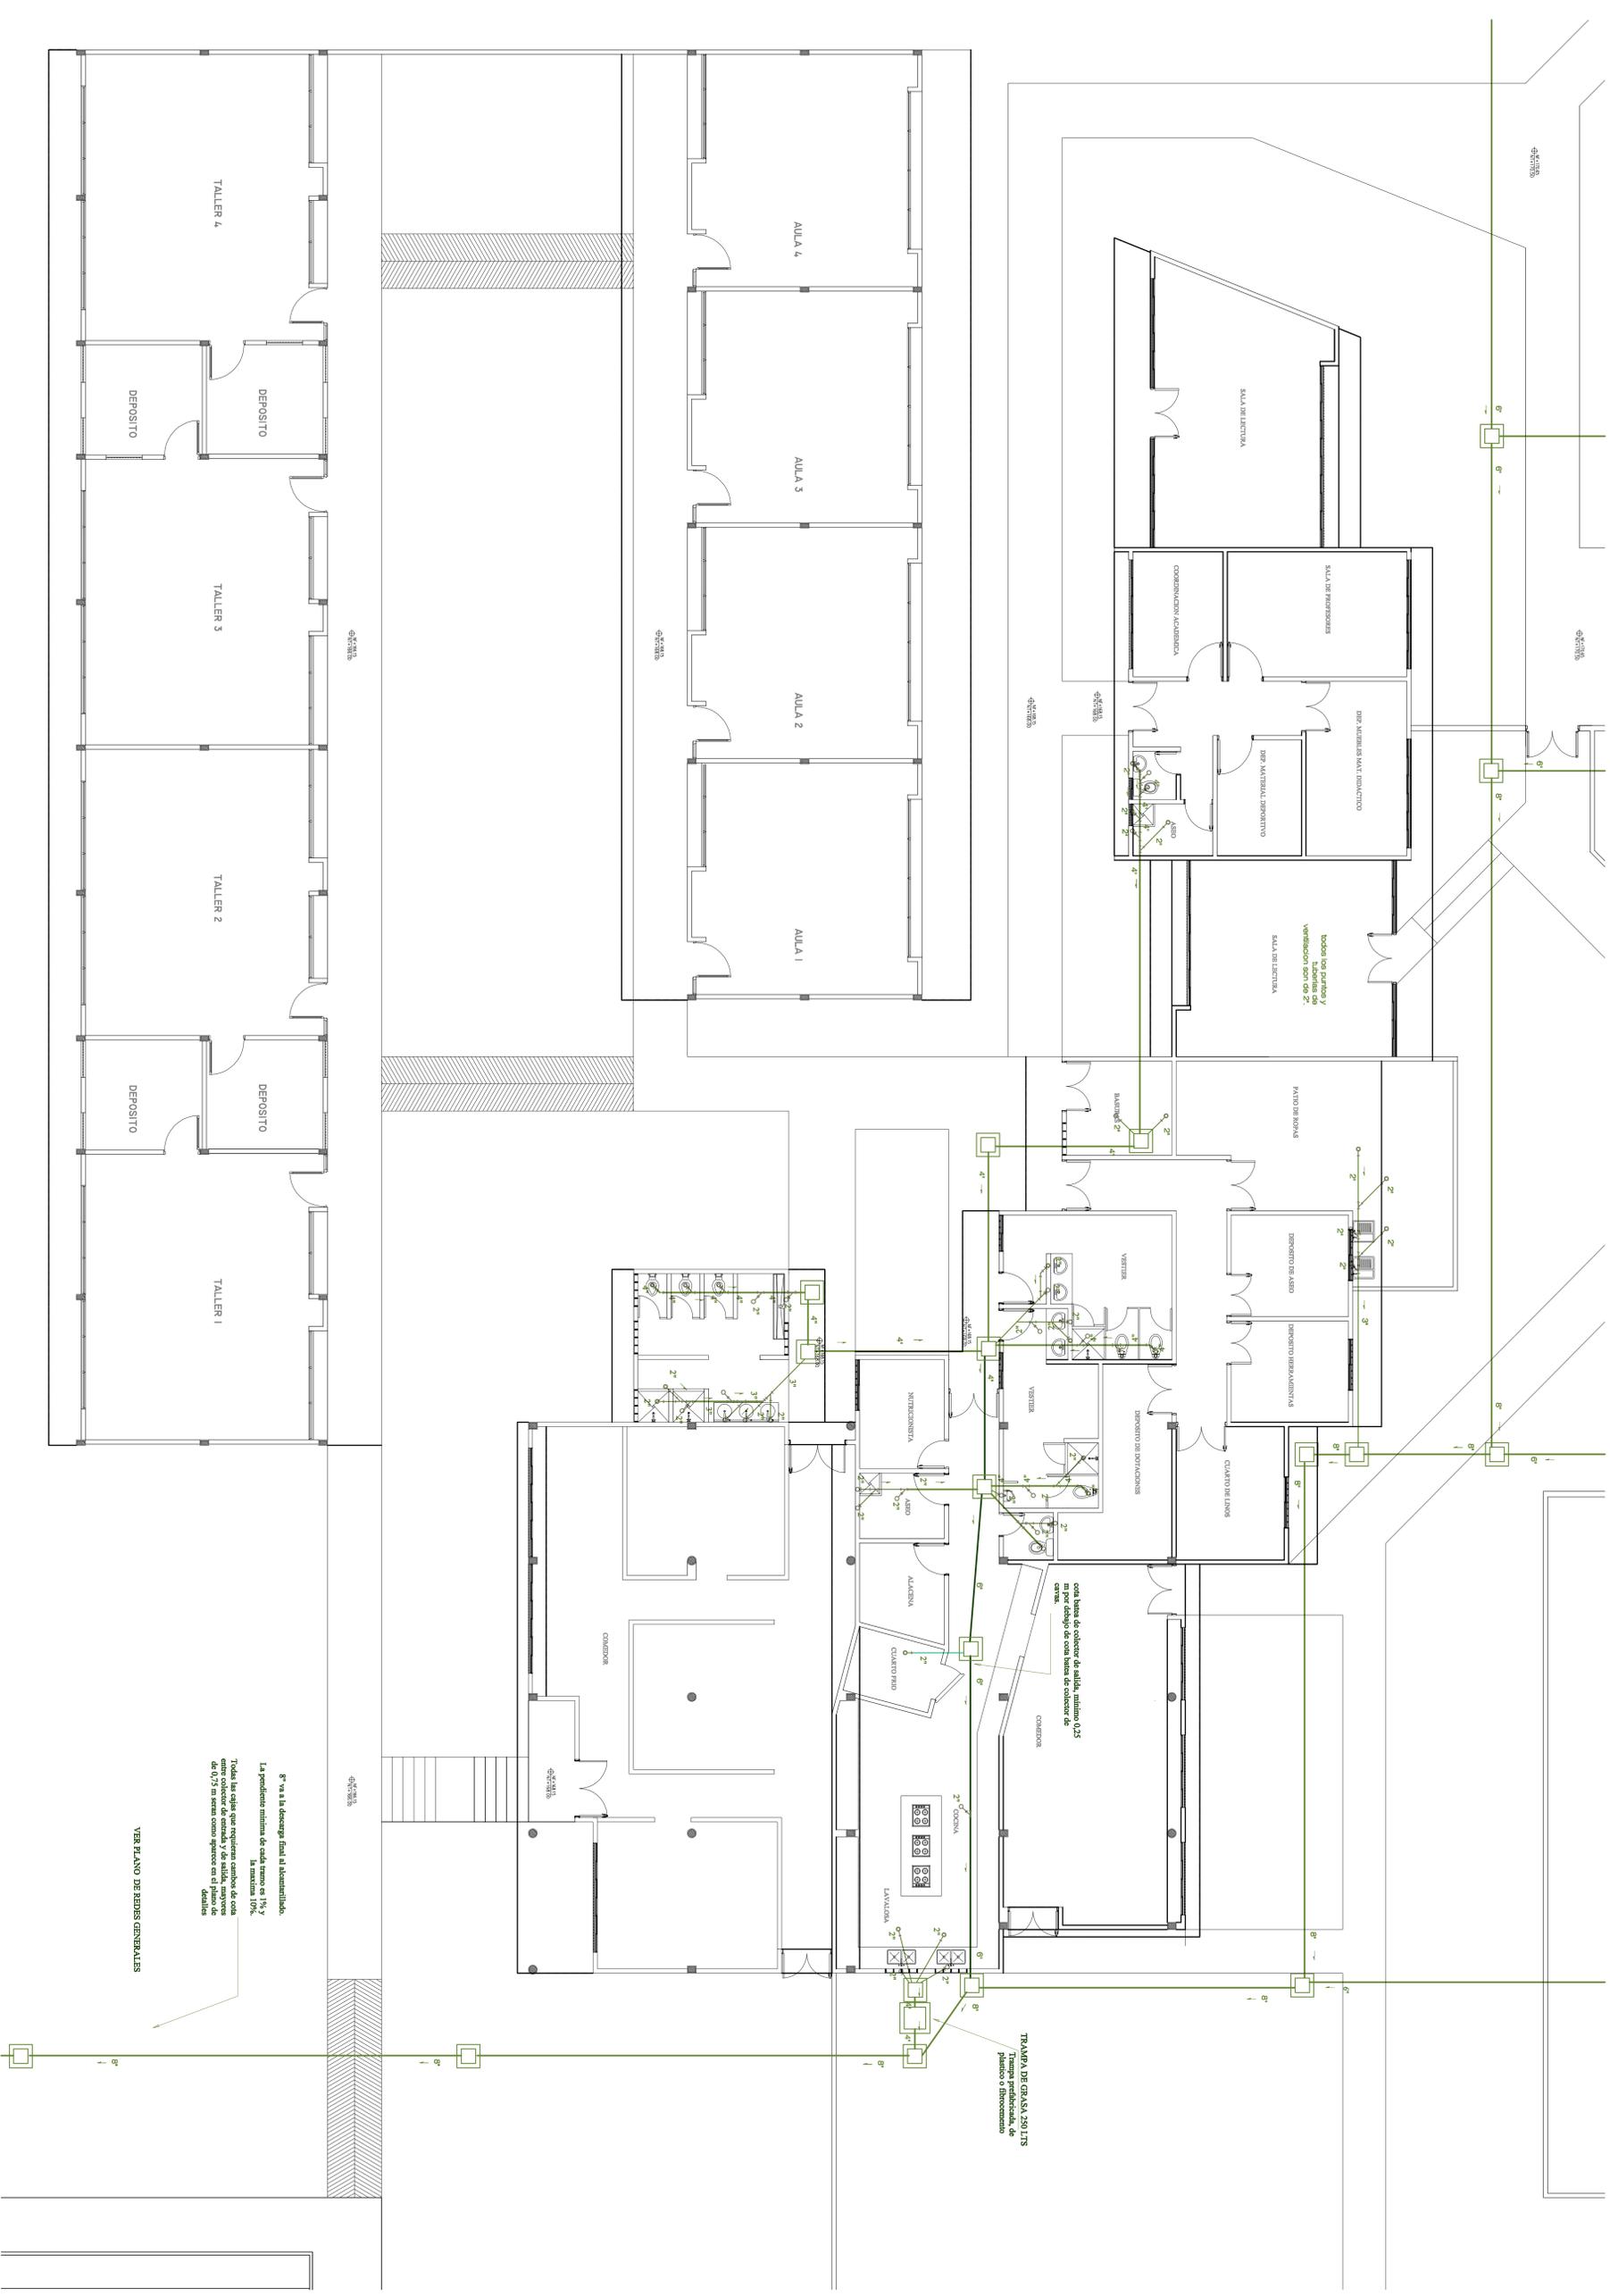

Ø en la descarga final al drenado.
La pendiente mínima de cada tramo es 1% y la máxima 10%.

Toda las cisternas que requieren cambios de nivel entre colector de aguas y de salida, siempre en 1/4" si el nivel superior es de 1/4" de altura.

VER PLANO DE REDES GENERALES

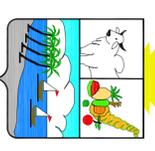

GOBERNACION DE SUCRE

PROYECTO:
CENTRO DE FORMACION JUVENIL PARA EL SRPA (Construcción Nueva)

Calle 15 con Cra. 17A B. El Oasis, Simipues- Sucre

ANTEPROYECTO:

INTERVENIENTE:
ARQ. OLIVERO DEL CASTILLO MONTALVO

ARQ. FABIO ROJAS CANO

NOTAS GENERALES:

JUAN C. GARGES DAJUD
Arquitecto

ARQ. JUAN C. GARGES DAJUD
M.P. N.º 48623/2001-9252773


Diseño Hidrosanitario
Ingeniería Titina Tamara Espino
Especialista en Ingeniería Sanitaria y Ambiental
M.P. : 13023/2000

PLANOS
HIDROSANITARIOS

CONTIENE:
REDES DRENALJE
EDIF. SERVICIOS GENERALES

ESCALA:
1:75

FECHA:
NOVIEMBRE 2014

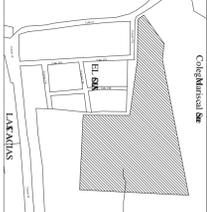

REVISION	PLANOS	PLANOS	PLANOS
15			
17			