
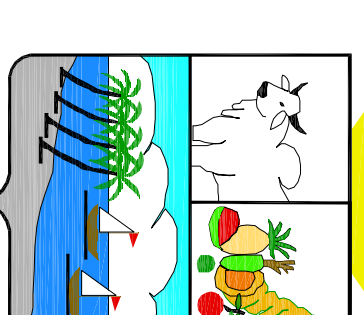


Ver plano de redes Edificio Administrativo

ADMINISTRACION

CONVENCIONES

- Medidor de caudal
- Codo 90° horizontal
- Tee horizontal
- Codo 90° vertical
- Tee vertical
- Llave para manguera, 3/2"
- Punto hidraulico agua fra
- Valvula de control
- Valvula reductora de presion
- Valvula de cheque
- Fiad de agua posible fra
- Fiad de agua no posible fra
- Nudo de control -distribucion de redes

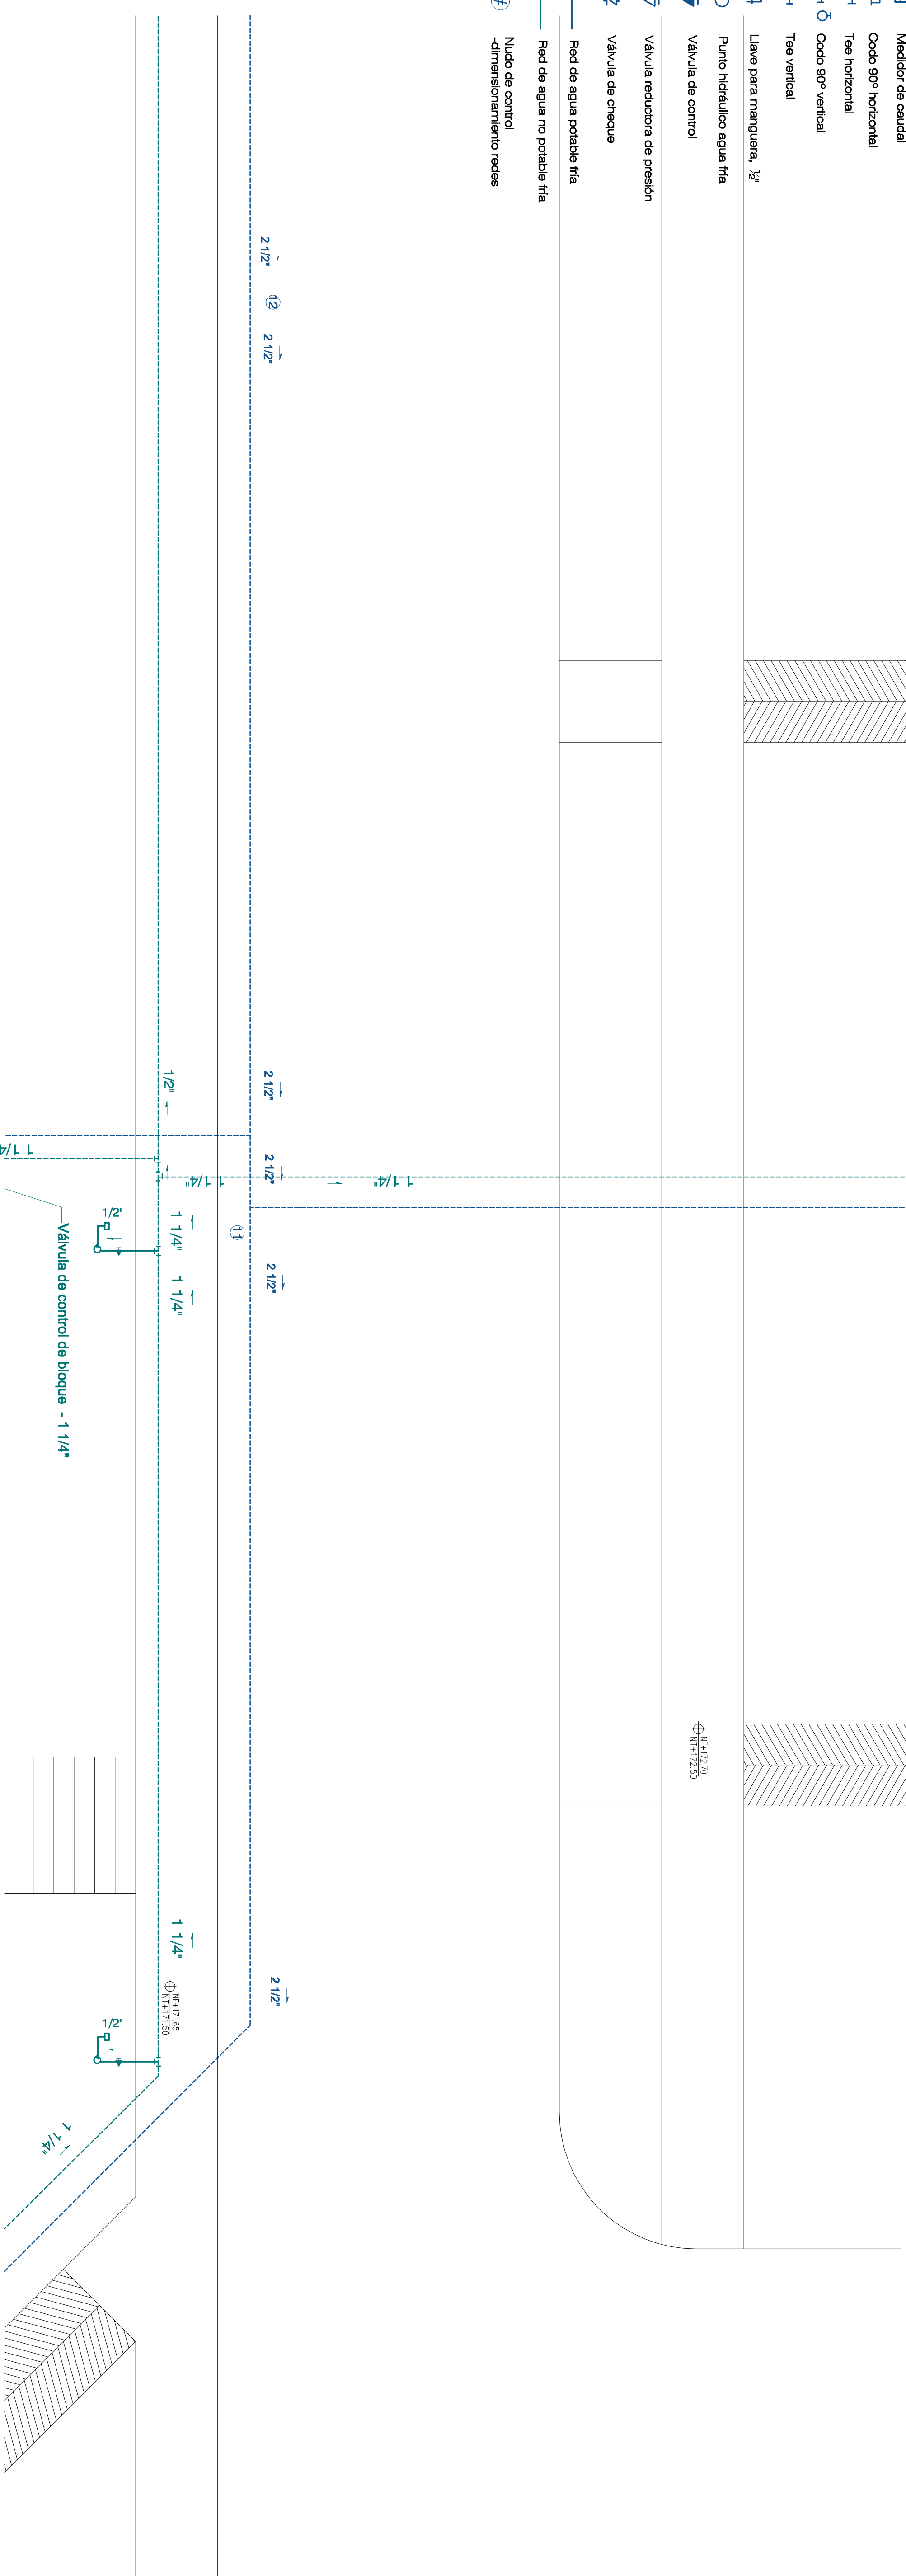

GOBERNACION DE SUCRE

PROYECTO:
CENTRO DE FORMACION JUVENIL PARA EL SRPA (Construcción Nueva)

Calle 15 con Cra. 17A B. El Oasis. Simipues- Sucre

ANTEPROYECTO:

ARQ. OLAMPO DEL CASTILLO MONTALVO
M.P. N.º 20.500.5013

INTERVENTOR:

ARQ. FABIO ROJAS CANO

NOTAS GENERALES:

JUAN C. GARCÉS DAJUD
Arquitecto

ARQ. JUAN C. GARCÉS DAJUD
M.P. N.º 48.625.001-922773

Diseño Hidrosanitario
Ingeniera Tania Tamara Erazo
Especialista en Ingeniería Sanitaria y Ambiental
M.P. N.º 132.023.0250

PLANOS
HIDROSANITARIOS

CONTIENE:
REDES DISTRIBUCIÓN
EDIFICIO ADMINISTRACION

ESCALA: 1:50 FECHA: NOVIEMBRE 2014

LOCALIZACION: Colón/Municipal de



REVISION	PLANOS	PLANOS
3		