




ESQUEMA VERTICAL TANQUE 3 DE AGUA LLUVIA

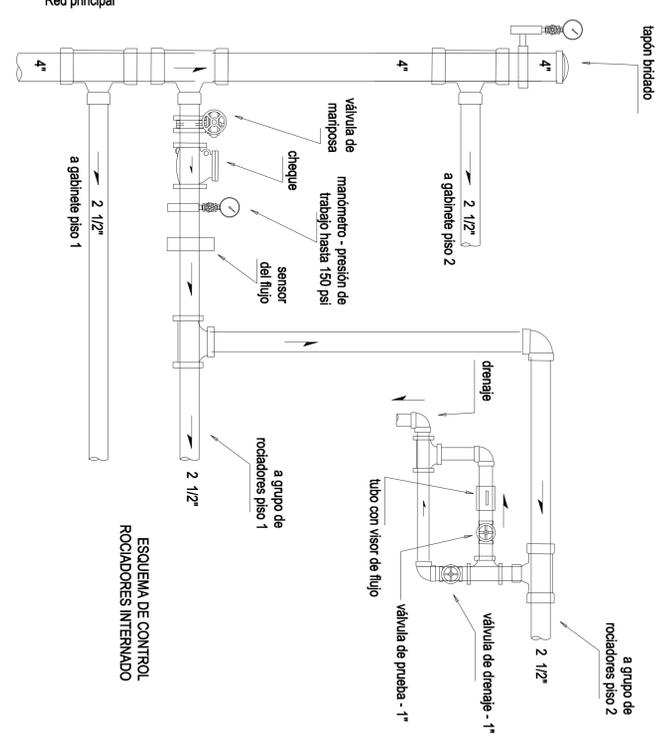

ESQUEMA DE CONTROL RODADORES INTERMEDIOS

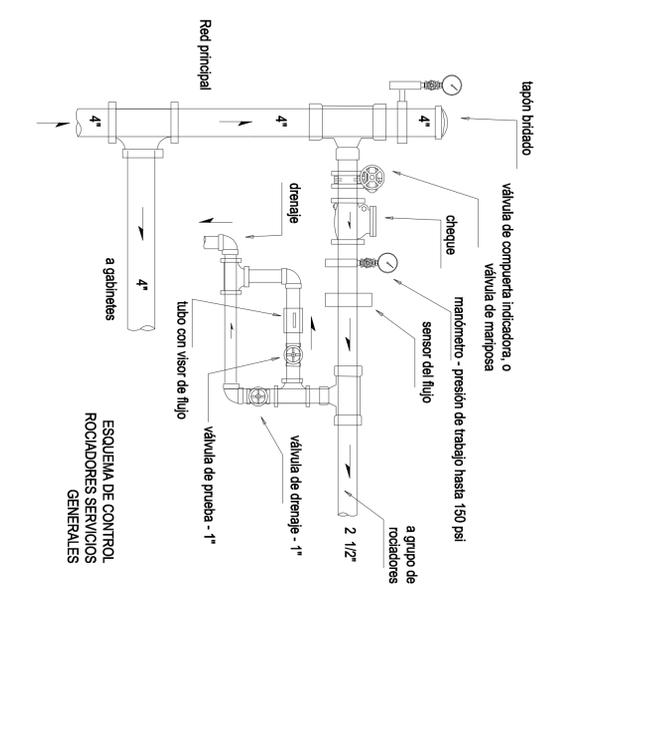

ESQUEMA DE CONTROL RODADORES SERVICIOS GENERALES

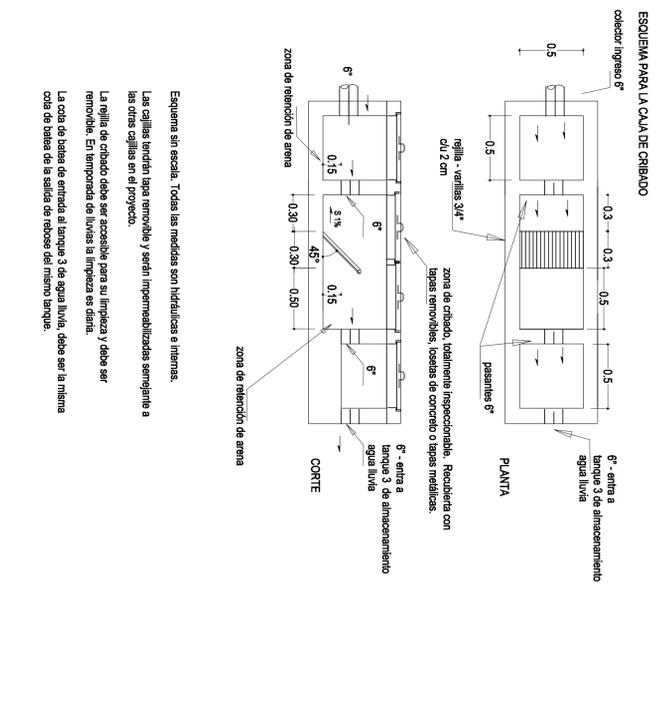

ESQUEMA PARA LA CAJA DE CRIBADO

Esquema sin escala. Todas las medidas son hidrúlicas e finas.
 Las cillizas tendrán tapa removible y serán impermeabilizadas siempre a las otras cillizas en el proyecto.
 La rejilla de cribado debe ser accesible para su limpieza y debe ser removible. En temporada de lluvias si impide su drenaje.
 La cota de fondo de arena al tanque 3 de agua lluvia debe ser la misma cota de bases de la salida de exceder del mismo tanque.

| | | | | |
|--|---|-------------------------|--|---|
| <p>GOBERNACION DE SUCRE</p> <p>PROYECTO: CENTRO DE FORMACION JUVENIL PARA EL SJP.A. (Construcción Nueva)</p> <p>Calle 15 con Cra. 17A B. El Oasis, San Juan - Sucre</p> | <p>ARQ. OLIVERO BELCASTILLO MONTALVO M.P. N° 45358/2011</p> <p>INVENTOR:</p> <p>ARQ. FABIO ROJAS CANO</p> | <p>NOTAS GENERALES:</p> | <p>JUAN C. GARCÉS DAJUD ARQUITECTO</p> <p>ARQ. TUNGU GARCÉS DAJUD M.P. N° 46823/2011 4522773</p> <p>Diseño Hidrosanitario Ingeniería Irina Tamara Errazo Especialista en Ingeniería Sanitaria y Ambiental M.P. N° 15282/2009</p> | <p>PLANOS HIDROSANITARIOS</p> <p>CONTIENE: REDES CONTRA INCENDIO GENERALES</p> <p>ESCALA: 1:250 FECHA: DICIEMBRE 2014</p> <p>LOCALIZACION: Colegio Maternal Sucre</p> <p>ARCHIVO: R002 CENTRO SJP.A.</p> <p>REVISION: PLANOS 1 47</p> |
|--|---|-------------------------|--|---|