


NOTA: Todos los pasos peatonales que sean interferidos por cunetas deben ser protegidos por una tapa formando un carcamo con el fin de no interrumpir el correcto paso de los estudiantes por los diferentes lugares de la institución. Cabe destacar que no se debe disminuir la sección de la cuneta

**RED DE AGUAS NEGRAS Y PLUVIALES
PLANTA PRIMER PISO
ESCALA 1:100**


CONVENCIONES	
TUBERIA AGUA LLUVIA	A.L.L.
TUBERIA AGUAS NEGRAS	A.N.
TUBERIA AGUAS GRASAS	A.G.
TUBERIA REVENTILACION	REV.
BAJANTE AGUAS LLUVIAS	BALL
BAJANTE AGUAS NEGRAS	BAN
DIAMETRO	Ø
TAPON DE INSPECCION	T.I.
CAJA DE INSPECCION	C.I.
CAMBIO DE NIVEL	C.N.
NR	NIVEL RASANTE
NB	NIVEL BATEA

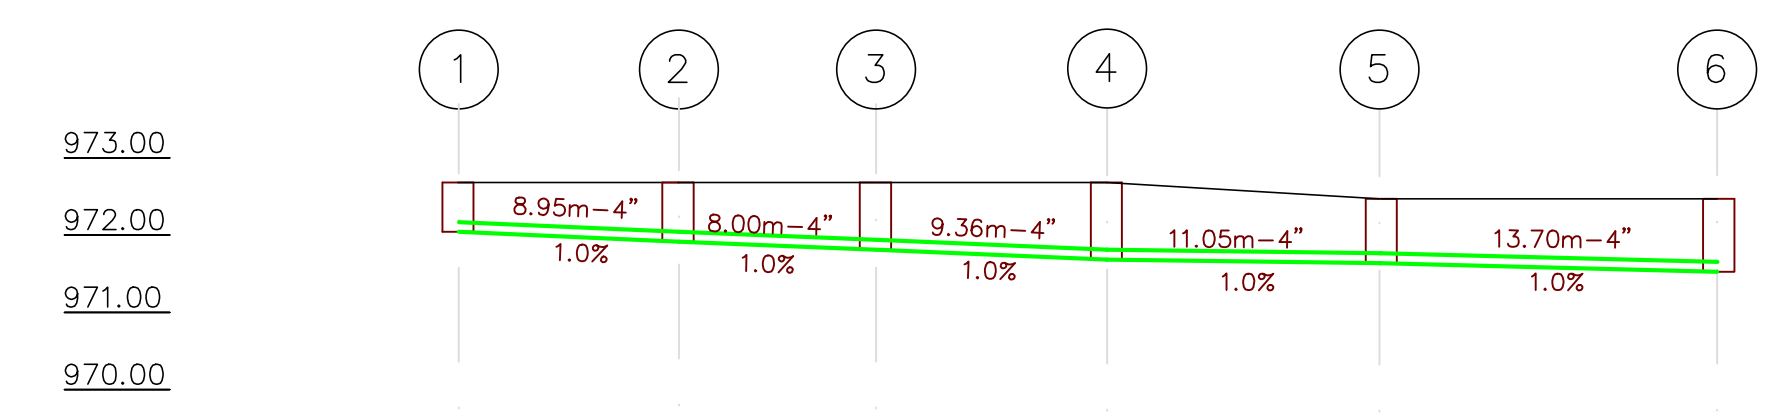


ABSCISAS	K0+000.00	K0+100.00	K0+200.00	K0+300.00	K0+400.00	K0+500.00
COTA RASANTE	972.50	972.50	972.50	972.50	972.25	972.25
COTA TERRENO						
COTA BATEA ALC. SANITARIO	972.00	971.90	971.82	971.72	971.60	971.46
CIMENTACION	F.C. 1.5F.C. 1.5		F.C. 1.5		F.C. 1.5	
CLASE DE TUBERIA	PVC SANITARIA	PVC SANITARIA	PVC SANITARIA	PVC SANITARIA	PVC SANITARIA	
ALINEAMIENTO VIA						

**CORTE RED DE AGUAS NEGRAS EXTERIOR
Sin Escala**

ABSCISAS	K0+018.40	K0+037.15
COTA RASANTE	972.50	972.25
COTA TERRENO		
COTA BATEA ALC. SANITARIO	971.80	971.60
CIMENTACION	F.C. 1.5	
CLASE DE TUBERIA	PVC SANITARIA	
ALINEAMIENTO VIA		

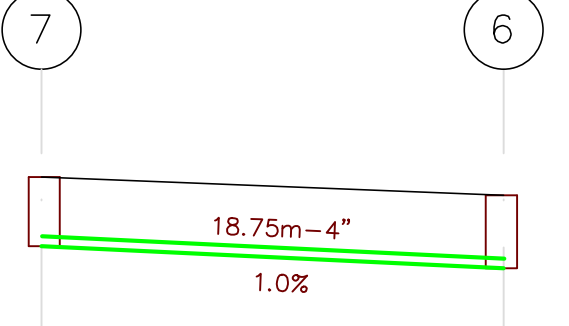


**CORTE RED DE AGUAS NEGRAS EXTERIOR
Sin Escala**

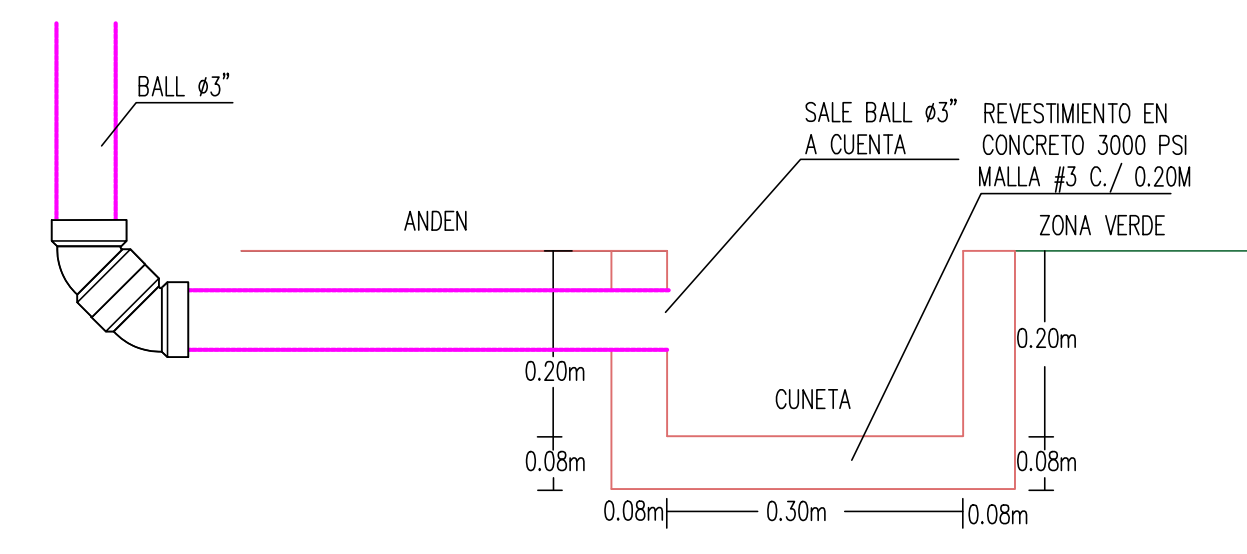


**DETALLE CUNETA
Sin Escala**

VERSIONES	
FECHA	OBSERVACIONES
30-01-2017	VERSION 0

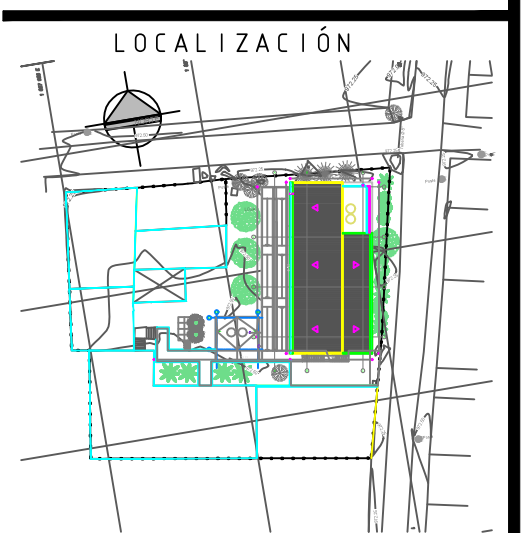

PROYECTO JORNADA ÚNICA
Jornada Única

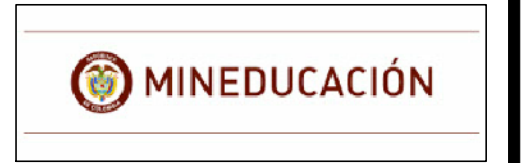

No. CONTRATO: PAF-JU02-G02DC-2015



INTERVENOR: CONSORCIO ECO - DAIMCO

ARO. PAOLA PEREZ ALVAREZ
MAT. PROF. A08172003-57307245

ING. ALBERTO FEDERICO MOUTHON B.
MAT. PROF. 1320247445

DIRECTOR DE CONSULTORIA:

ARO. FRANCISCO BECERRA L.
MAT. N° A25182003-79724154

ESPECIALIDAD: DISEÑO HIDRÁULICO

ING. DIEGO ALEXIS ROJAS HERRERA
MATRICULA PROF. 68202196044

LOCALIZACIÓN: MUNICIPIO DE JAMUNDÍ, DEPARTAMENTO DE VALLE DEL CAUCA

PROYECTO: I.E. SIXTO MARIA ROJAS CORREGIMIENTO QUINAMAYO CALLE 2 N° 2 - 15-37 PREDIO RURAL

GRUPO 02

CONTIENE: RED AGUAS NEGRAS, GRASAS Y LLUVIAS PLANTA PRIMER PISO DETALLES Y CORTES

ESCALA: INDICADA FECHA: ENERO 2017

PLANO No. 01 DE 02
S01