

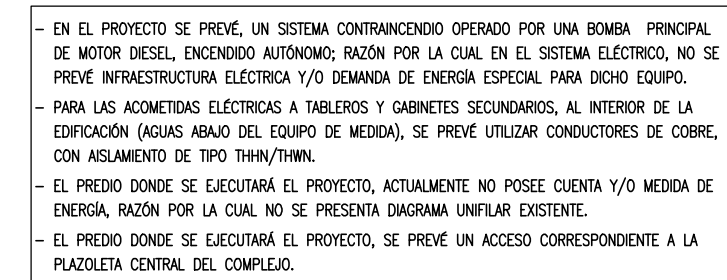


LOCALIZACIÓN GENERAL REDES MT, BT Y AP
ESCALA 1:500

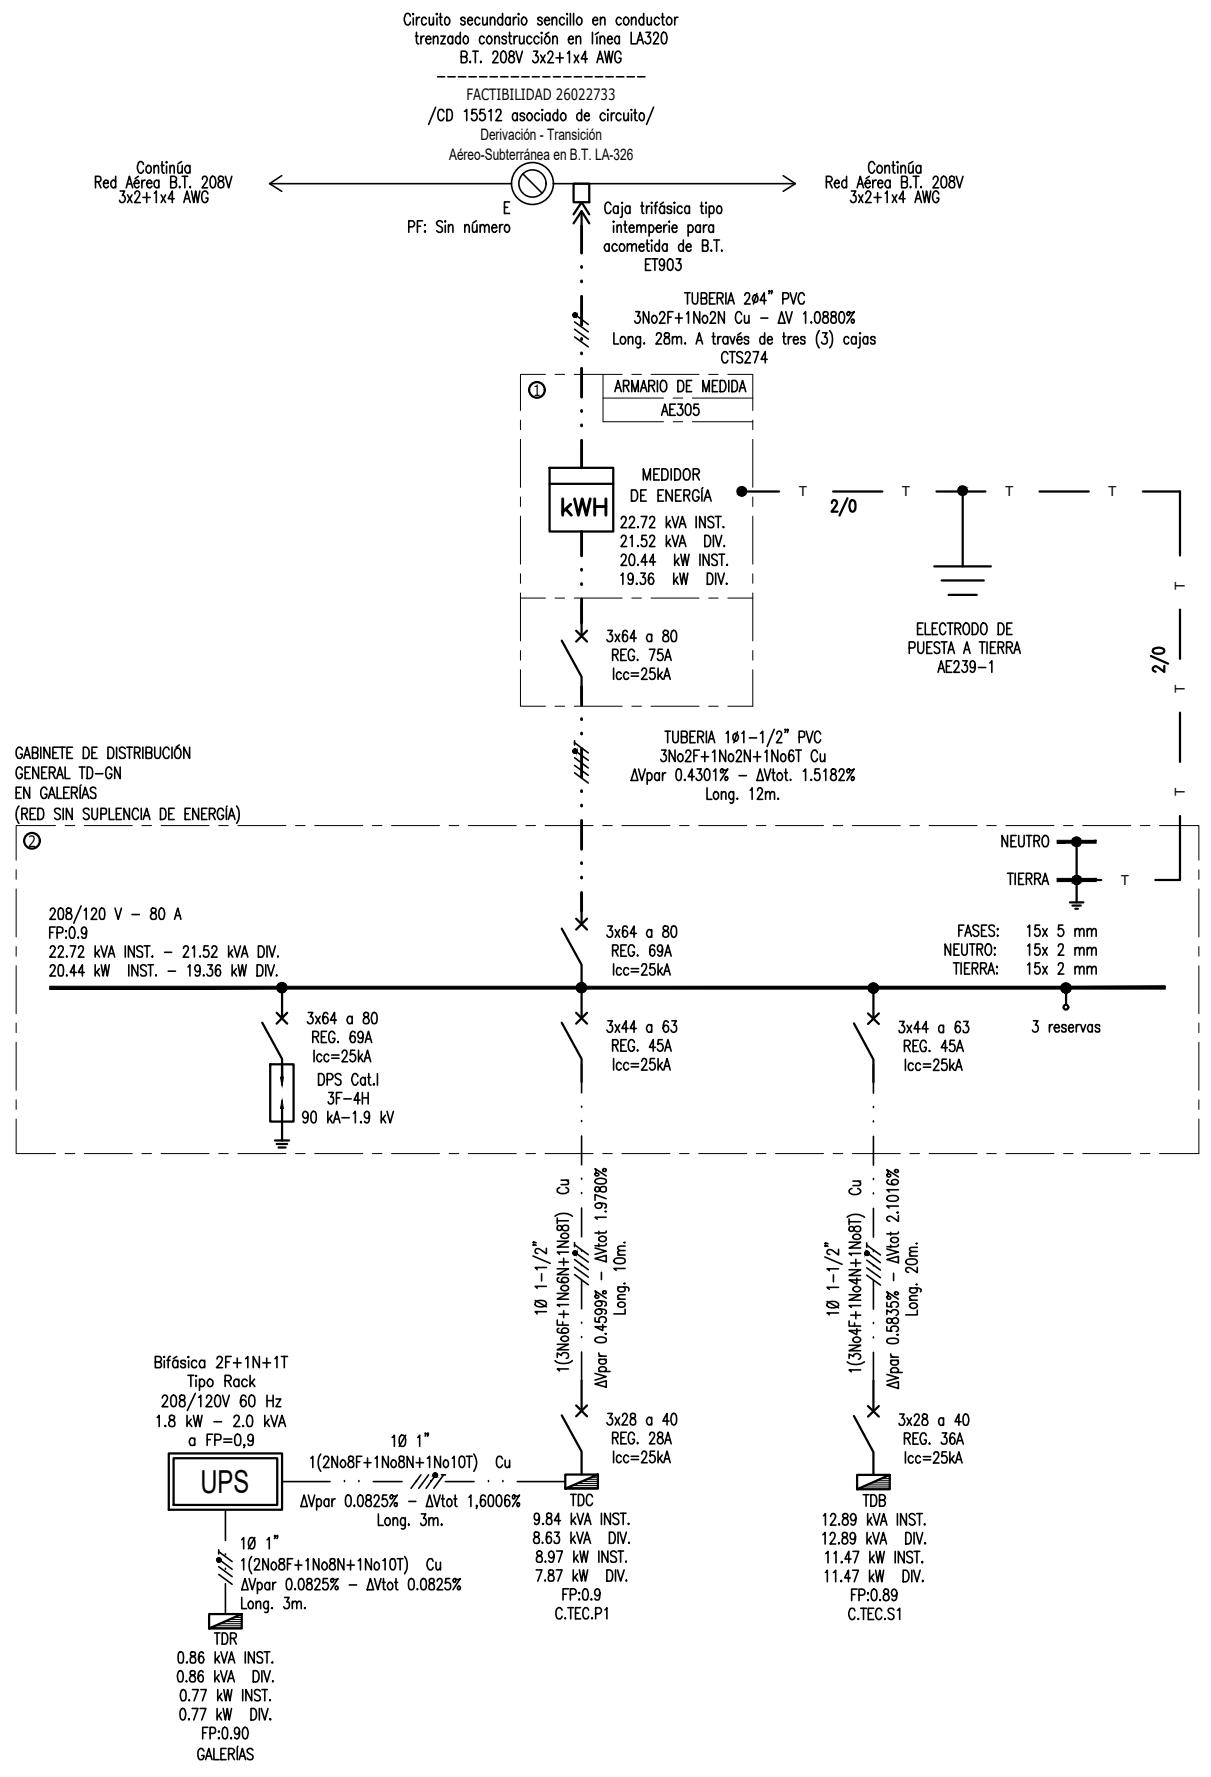

LISTADO DE EQUIPOS	
ITEM	DESCRIPCIÓN
1	ARMARIO DE MEDIDA INDIRECTA TRIFASICO. AE305.
2	GABINETE GENERAL DE DISTRIBUCIÓN SISTEMA NORMAL TD-GN, 3ø-4H, 208-120 V.

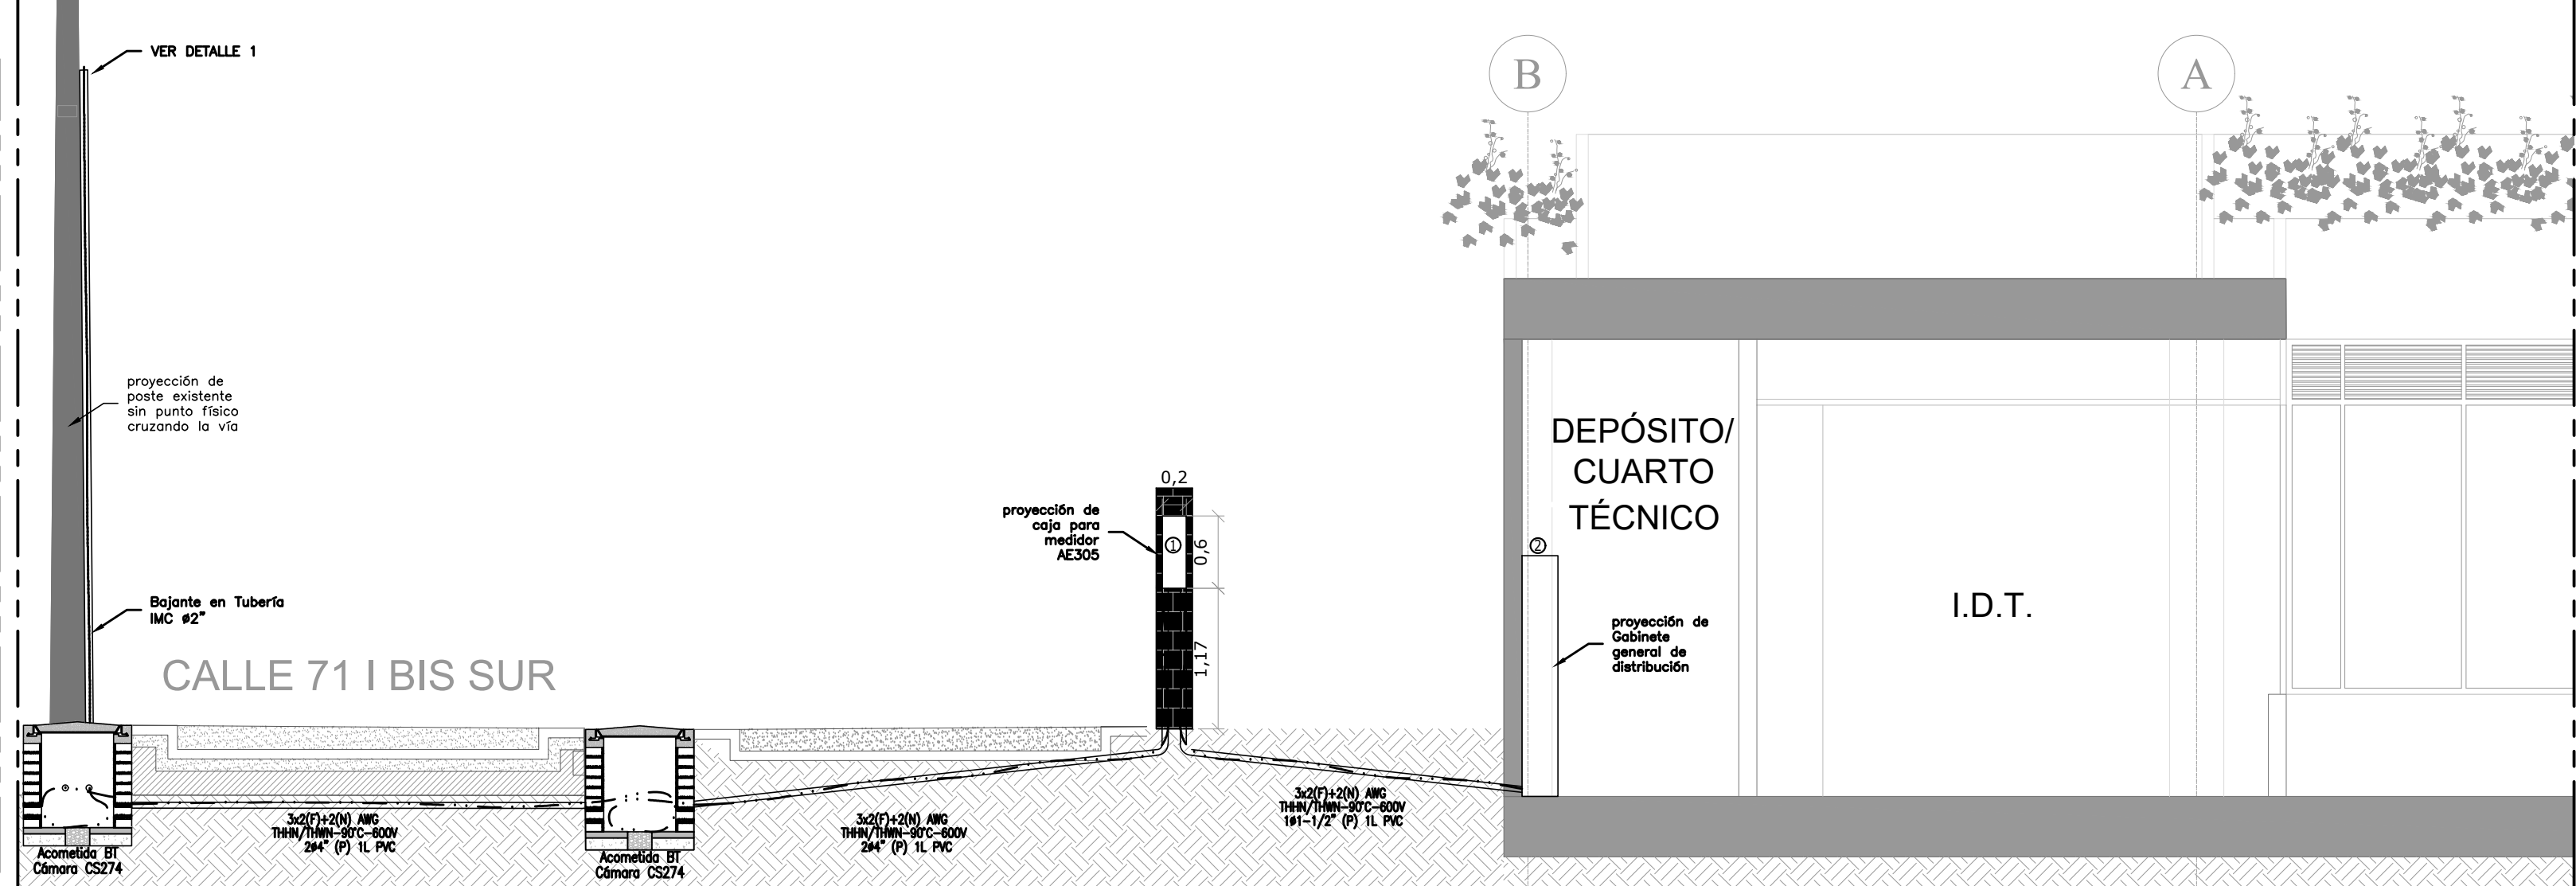

Secretaría de Cultura
Recreación y Deporte

Subdirección de
Infraestructura Cultural

BOGOTÁ
MEJOR
PARA TODOS

FONDECUN
FONDO DE DESARROLLO DE
PROYECTOS DE CIUDADANÍA Y CULTURA

NOMBRE DEL PROYECTO

ESTUDIOS Y DISEÑOS DE INGENIERÍA Y
COMPLEMENTARIOS, DE LOS
EQUIPAMIENTOS CULTURALES "PILONAS
10, 20 Y ESTACIÓN LILIAN", UBICADOS
EN LA LOCALIDAD DE CIUDAD BOLIVAR,
EN LA CIUDAD DE BOGOTÁ

PROYECTO

EQUIPAMIENTO CULTURAL
MIRADOR AUDITORIO

DIRECCION DEL PREDIO

CL. 71 BIS SUR SUZ 27 56

CONSULTOR:

CONSORCIO DISEÑOS
CIUDAD BOLIVAR

REPRESENTANTE LEGAL

Ing. CARLOS BELLO AVENA
T.P No 1-1030-77-18 B.V

INGENIERO DISEÑADOR

NOMBRE: MANUEL TRIVIÑO DELGADILLO.
P.No: 23285-11082

Bvo. FONDECUN

BO. INTERVENCIÓN

CONSORCIO
INTERDESARROLLO

NOMBRE:

P.No:

Bvo. INTERVENCIÓN

CONSORCIO
INTERDESARROLLO

NOMBRE:

P.No:

V.

FRENDA

MODIFICACIONES

(ELABORO)

E.

21/11/16

PROYECTO ELECTRICO

MT

I.

17/12/16

AJUSTE MODIFICACIONES

MT

S.

08/01/17

P.

10/01/17

VERSION:
1

FECHA:
marzo 2019

DIGITALIZADO POR:

JHON PARDO

RUTA ARCHIVO

X:\USUARIOS\INTERVENCIÓN DE PRELIMINAR\Proyectos\PROYECTO
CULTURAL MIRADOR AUDIOPREDIO 71-56\Digitalizado por jhon.pardo

ESCALA:

SEGÚN PRESENTACIÓN

Código Del Proyecto

50200 - 04

Contenido

JOAGRAMA UNIFILAR
PLANTA GENERAL
LOCALIZACIÓN DE REDES
CORTE A-A'

EL 6

PLANO:

ELECTRICO

DE:

6